



Выкопировка из плана 1-го этажа. Пом. 1.11.1 М (1:75)

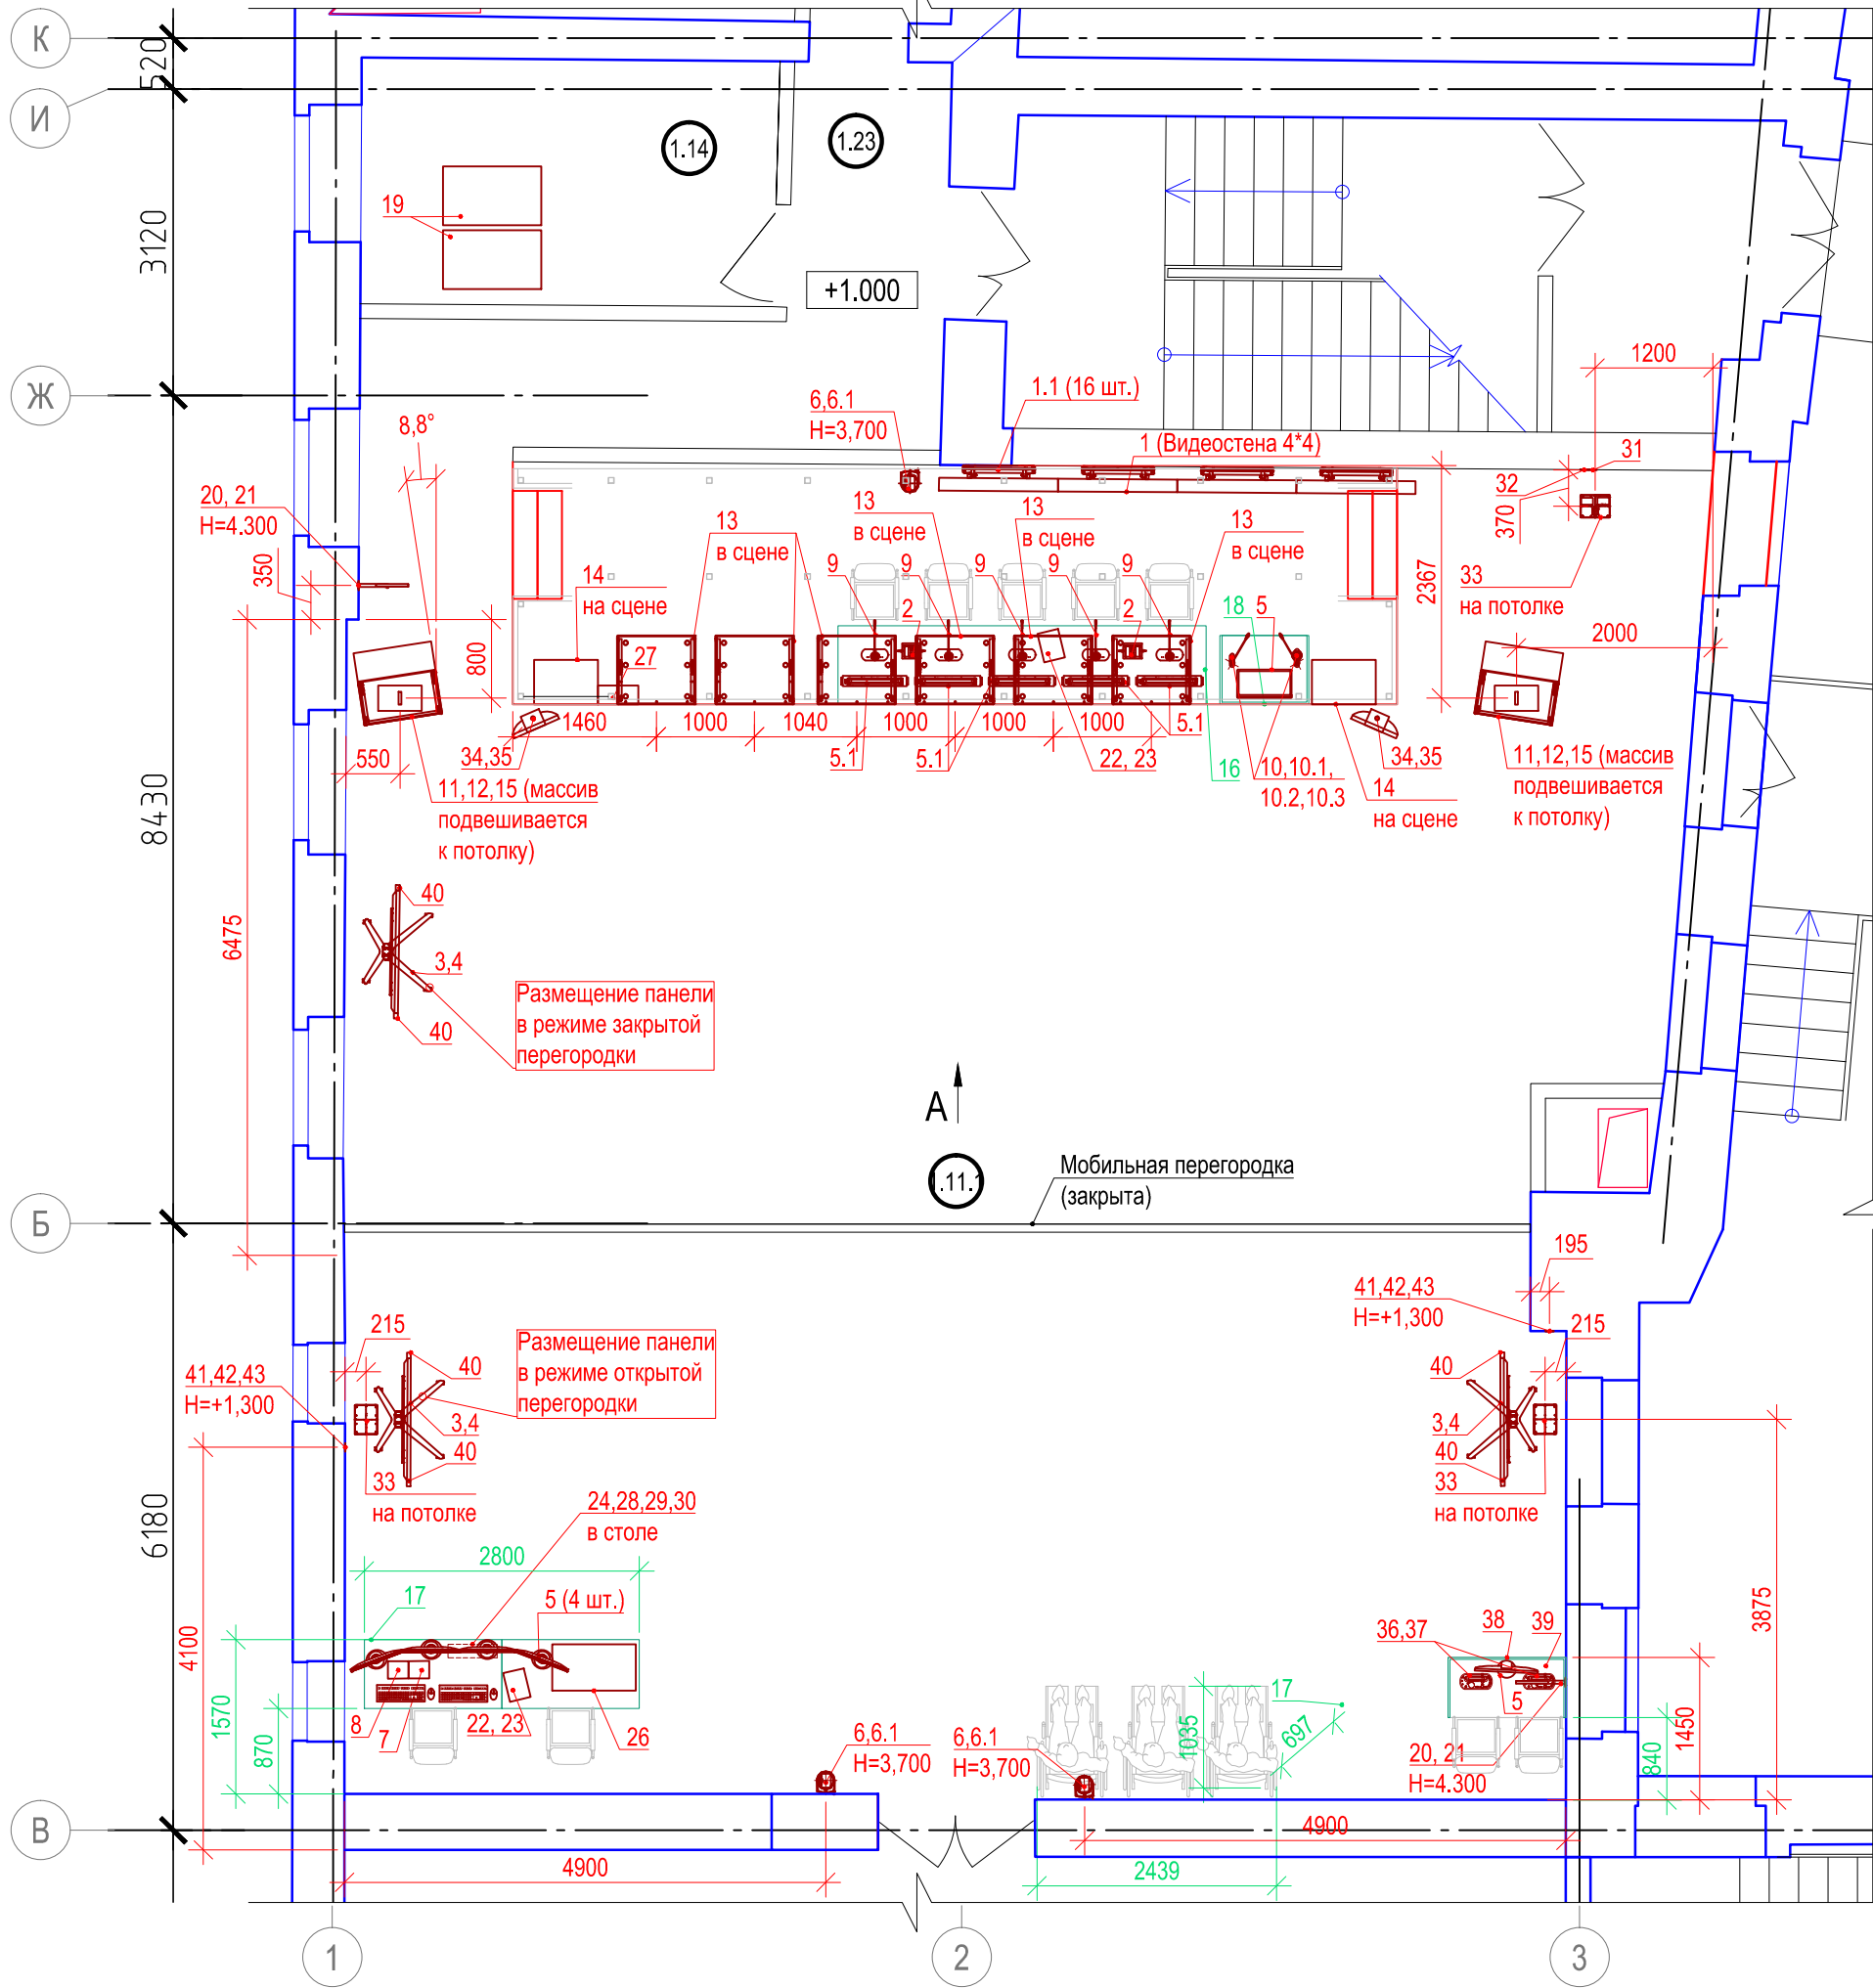


А М (1:75)

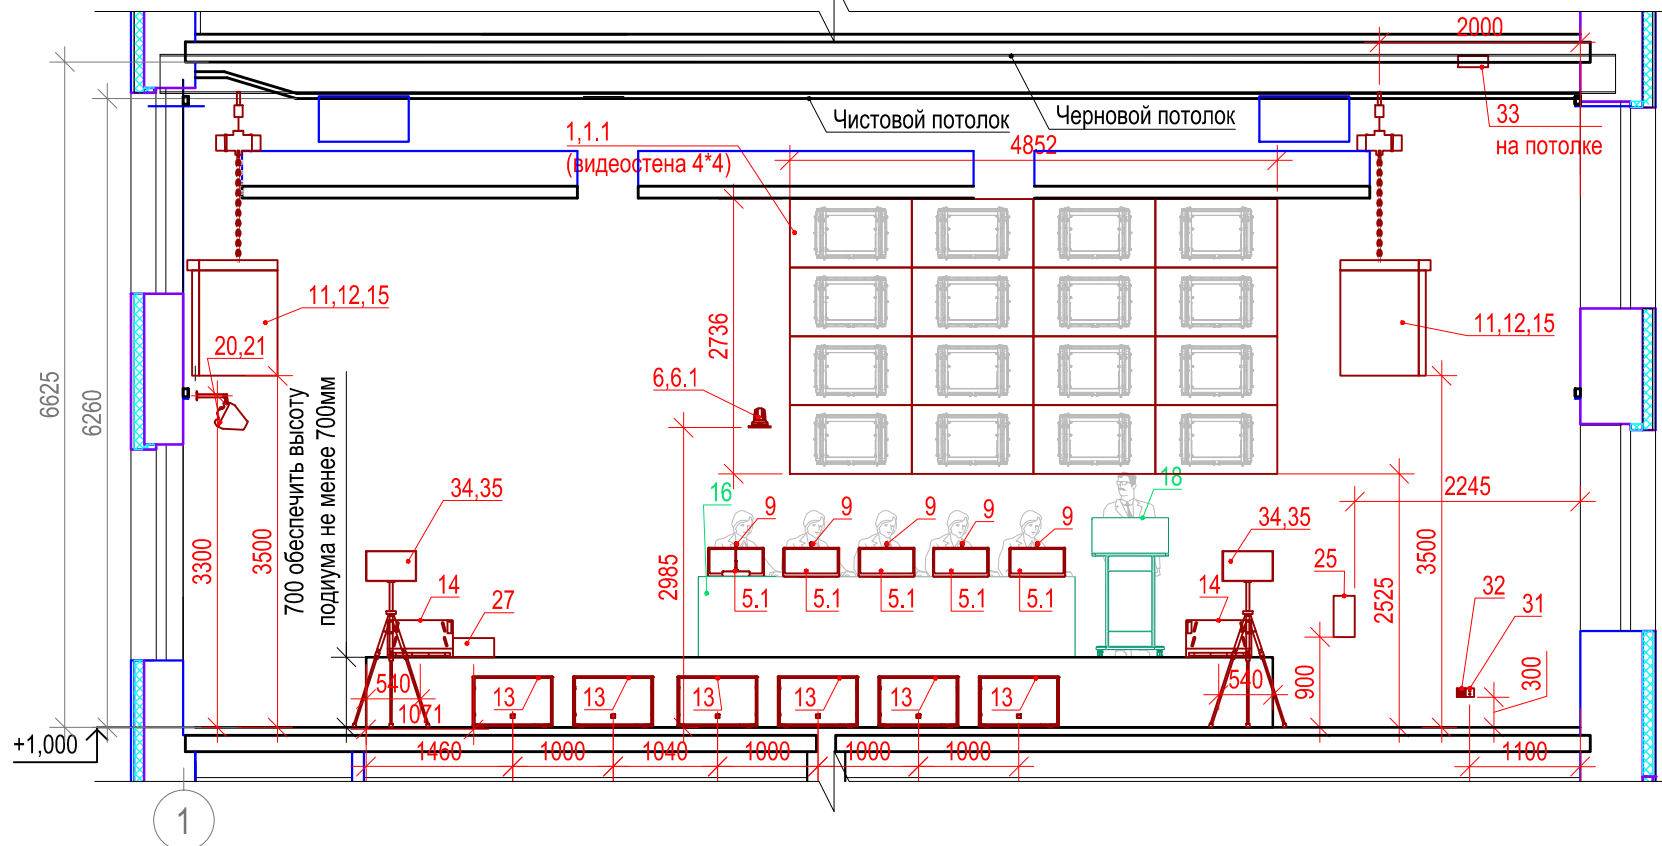


Экспликация помещений (1этаж)

№№	Наименование	Площадь м2	Категория по взрыво-пожар-опасности
1.11.1	Актный зал на 141 чел.	176,96	
1.14	Подсобное помещение зала	10,38	В4/ П-IIa
1.23	Коридор	11,23	

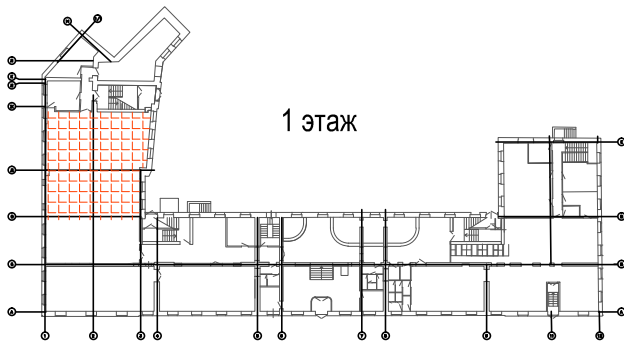


1 этаж

Схема крепления лебедки поз.15 к перекрытию 3-го этажа М(1:20)

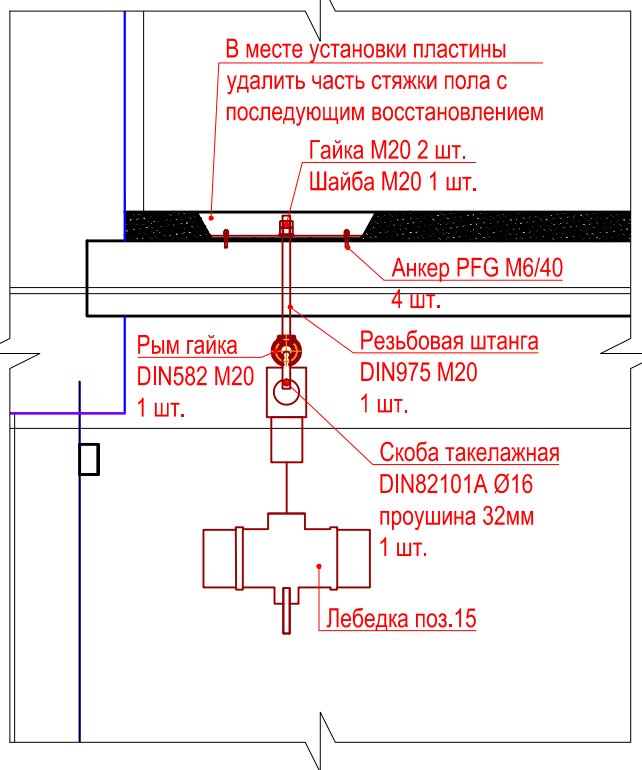

Пластина для крепления к перекрытию 3-го этажа М(1:10)

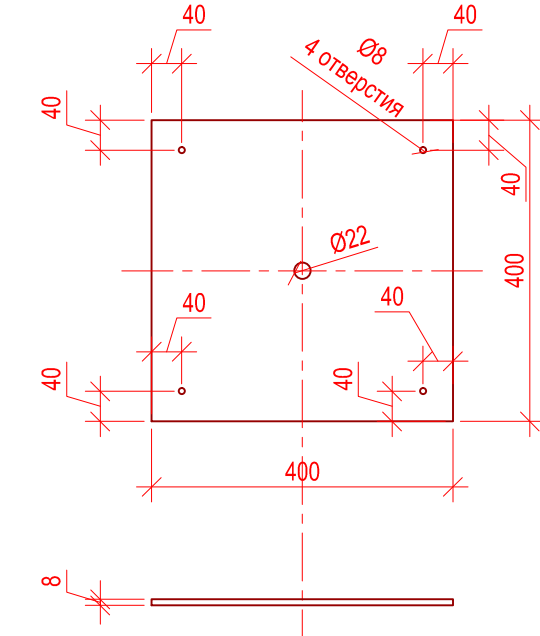

Исполнительная ведомость установленного оборудования в пом. 1.11.1

Поз.	Марка	Наименование	Кол.	Масса ед., кг	Примеч.
1	ЖК-панель для видеостены	AMS VW-55-700-3.5-IPS	16	24,30	
1.1	Настенное крепление для видеостен стандарта	Vogels PFW 6870	16		
1.14	Подсобное помещение зала				
1.23	Коридор				
2	Архитектурный лючок для подключений аудио- и видеосигналов	Extron Cable Cubby 700	2		президиум
3	Профессиональная ЖК-панель	LG 65SM5B	2		
4	Кронштейн для ЖК панели	Vogels PFT 8530+PUC 2720(2 шт.)+PFB 3405+PFS 3304+PFA 9112+PFA 9114	2 компл.		
5	Монитор оператора/переводчиков	Dell S2240T	6		
5.1	Профессиональный выдвижной моторизованный 22"	Arthur Holm AH22DX216GA	5		президиум
6	Камера ВКС управляемая	Panasonic AW-HE130KEJ	3		
6.1	Кронштейн для камеры	Vaddio 535-2000-223	3		
7	Пульт управления камерой	Panasonic AW-RP50E	1		оператор
8	Видеомикшер	Panasonic AW-HS50E	1		оператор
9	Дискуссионный пульт + микрофон	Bosch DCN-DISCS-D + DCN-MICL	5		президиум
10	Панель для подключения микрофона	Bosch DCN-FMIC	2		трибуна
10.1	Панель управления микрофоном	Bosch DCN-FMICB	1		трибуна
10.2	Панель громкоговорителя	Bosch DCN-FLSP	1		трибуна
10.3	Микрофон на гибком держателе, длинный	Bosch DCN-MICL	2		трибуна
11	3-х полосный пассивный элемент	ProTone P701	6	46,00	
12	рама для подвеса акустической системы Project 700	ProTone frame P-700	2		
13	Сабвуфер 18"	ProTone P718	6	42,0	сцена
14	Низкопрофильный коаксиальный сценический монитор	ProTone M15V2	2	19,0	сцена
15	Электрическая цепная лебедка, 500кг, скорость 4м/мин, цепь 10м	ChainMaster BGV-D8 PLUS 500kg	2		
16	Стол президиума	Изделие индивидуального изготовления Ascreep 0115	1		
17	Стол оператора	Изделие индивидуального изготовления Ascreep 0215	5		
18	Трибуна	Изделие индивидуального изготовления Ascreep 0315	1		
19	Шкаф 19"	Hyperline TTC-4261-SR-RAL9004	2		
20	Направленная антенна, диапазон UHF	Beyerdynamic AT 71	2		
21	Настенный кронштейн	Beyerdynamic MS-50	2		
22	Планшет	Apple Ipad mini 2 ME277RU/A	2		
23	Настольное крепление для сенсорной панели	Vogels PTS1205 + PTA3003	2		
24	Кронштейн рэковый	ЦМО KHO-B-3U-9005	2		
25	Щит автоматики		1		
26	Цифровой микшер	Allen&Heath QU-32	1		оператор
27	Мобильный модуль входов/выходов	Allen&Heath AB168	1		сцена
28	Двухканальный UHF приемник	Beyerdynamic NE 912	1		
29	Четырехканальный UHF приемник	Beyerdynamic NE 914	1		
30	Активный антенный сплиттер для радиосистем Orus 910	Beyerdynamic ZAS 900	1		
31	Стенная панель XLR аудио	Kramer WXL-2F/EUK(G)	1		
32	Стенная панель с проходными разъемами	Kramer WAV-6H/EU(86)(G)	1		
33	Бокс с оборудованием	Gainta 2038	2		
Оборудование синхронного перевода					
34	ИК-излучатель	Bosch LBB 4512/00	2		мобильное
35	Универсальная напольная стойка	Bosch LBC 1259 / 01	2		мобильное
36	Микрофон на гибком держателе, короткий	Bosch DCN-MICS	2		мобильное
37	32-канальный пульт переводчика, светлый	Bosch DCN-IDESK-L	2		мобильное
38	Кабина для синхроперевода	Multi-Caisses TB-0070	1		мобильное
39	Стол переводчиков		1		
40	Колонки	LG SP-5000	2		
41	Модуль-переходник HDMI розетка-розетка	Kramer W-H(G)	2		
42	Модуль-переходник DB-9 розетка-розетка	Kramer WD-2F(G)	2		
43	Рамка, типоразмер EUK 1G (для двух вставок Insert)	Kramer FRAME-1G/EUK(G)	2		

Примечания:
1. За отметку +1,000 принята отметка чистого пола помещения.


2016-BA-CC3.C7.1.1.11.1

Реконструкция здания, расположенного по адресу: г.Санкт-Петербург, пер.Чернорецкий, д.4-6, литера А, инв.№11000007


Система мультимедийного обеспечения
ИД
Лист
1

Исполнительная схема расположения оборудования в пом. 1.11.1
ООО "Аскрин" Санкт-Петербург


Выкопировка из плана 1-го этажа.
Пом. 1.12. М (1:75)

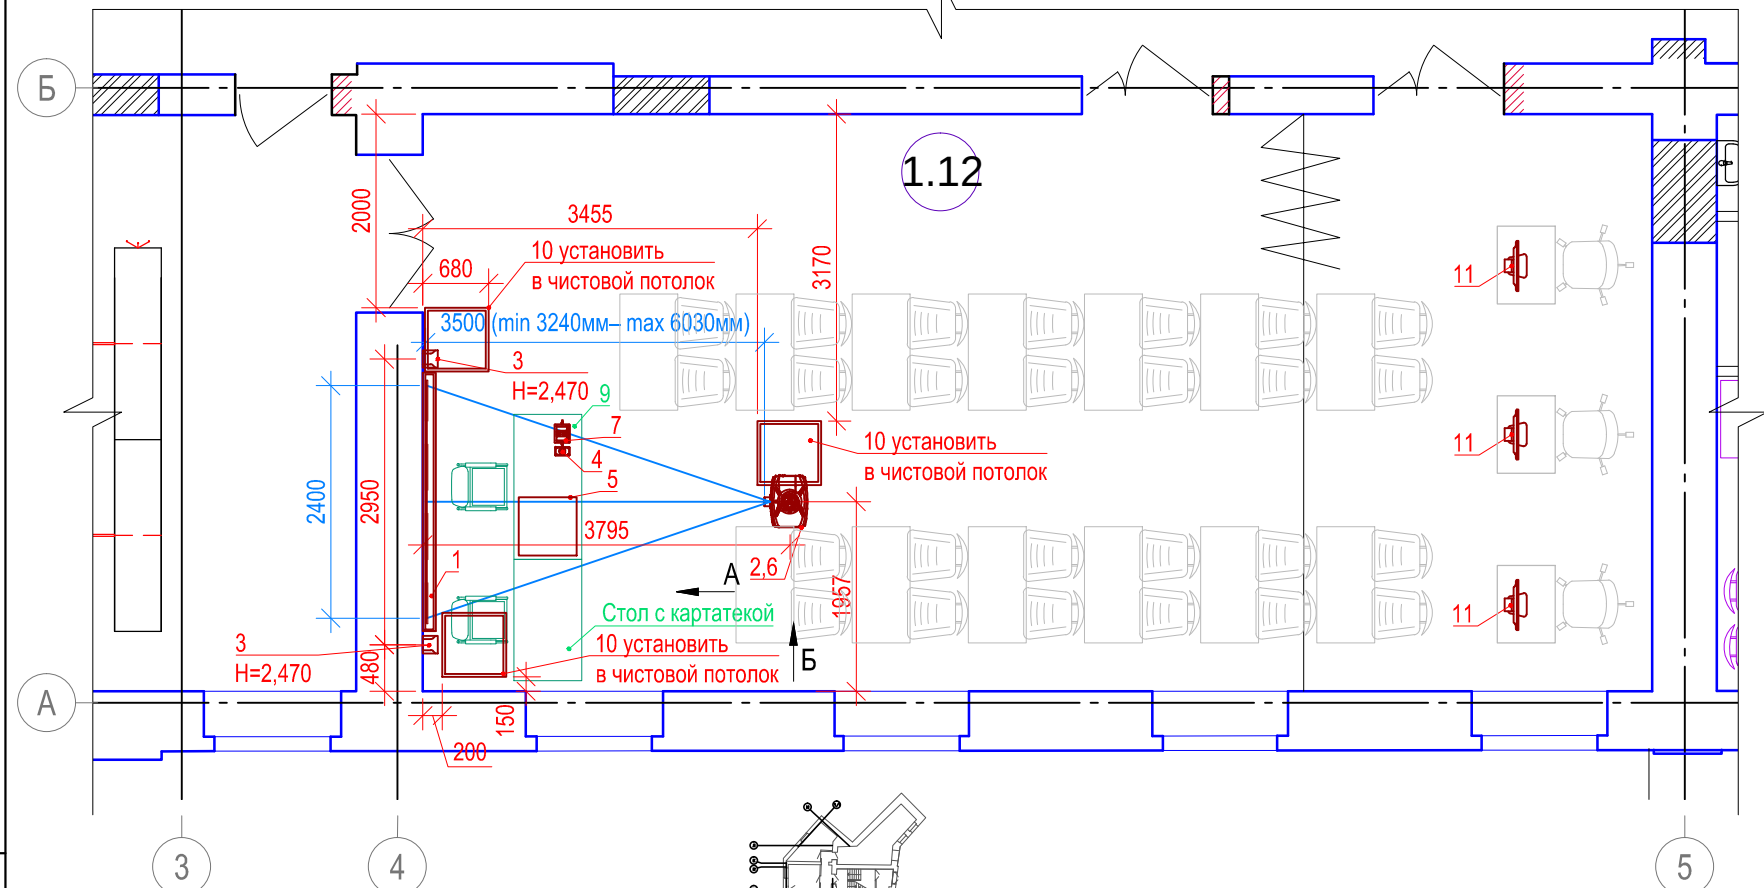

Вид А
М (1:50)

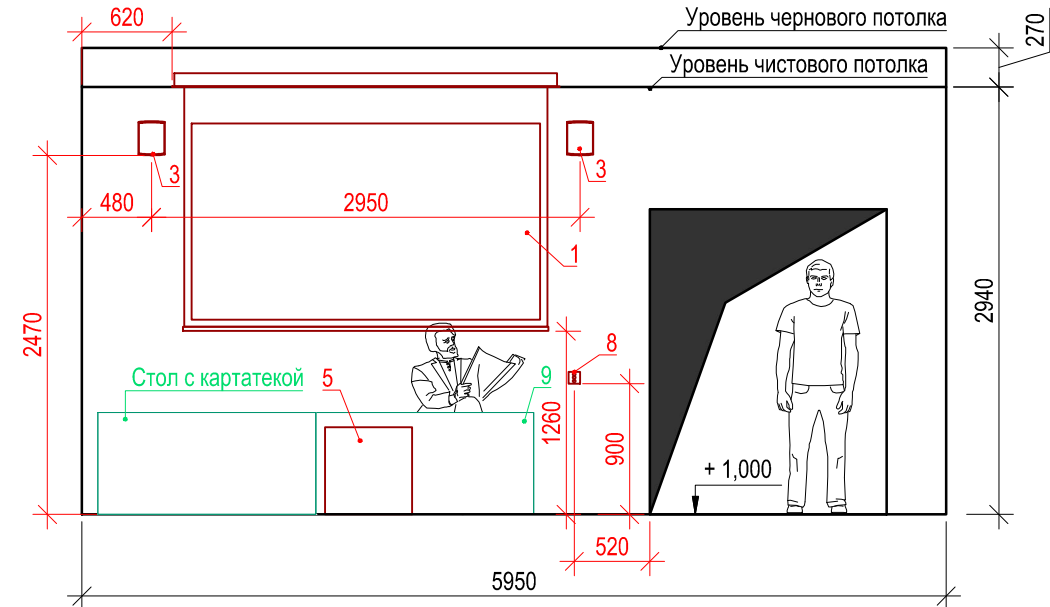


Вид Б
М (1:75)

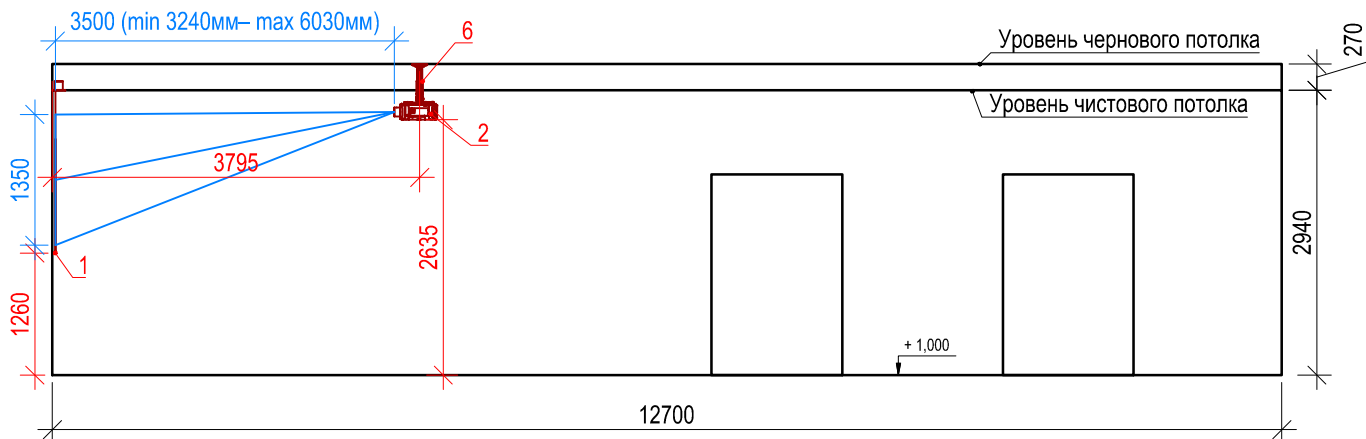

Экспликация помещений (1этаж)

№№	Наименование	Площадь м2	Категория по взрыво-пожар-опасности
1.12	Читальный зал на 30 чел.	75,69	

1 этаж

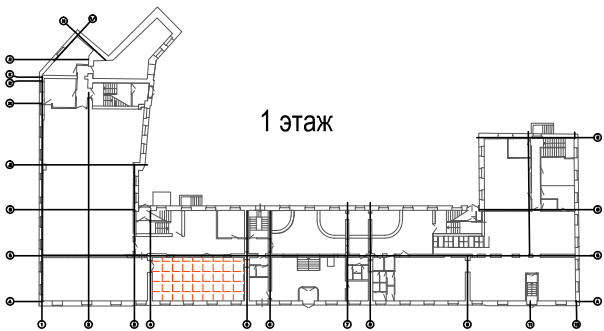

Исполнительная ведомость установленного оборудования в пом. 1.12

Поз.	Наименование	Марка	Кол.	Масса ед., кг	Примеч.
1	Экран, 16:9	AVStumpfl BIM-SC250/R5	1		
2	Проектор мультимедийный с объективом, 5400лм, WUXGA	Panasonic PT-EZ590E	1		
3	Комплект двухполосных активных громкоговорителей, 2x30 Вт. Цвет: белый	Apart SDQ5PIR-W	1		
4	Панель управления	Kramer RC-78R	1		
5	Шкаф 19"	Hyperline TWFS-FC-1266-GP-RAL9004	1		
6	Кронштейн для проектора	Vogels PPC 2540	1		
7	Адаптер архитектурный	Extron Cable Cubby 700	1		
8	Настенный переключатель	Somfy Inis Uno	1		
9	Стол библиотекаря	Изделие индивидуального изготовления Ascreen 0615	1		
10	Люк ревизионный 600x600 мм, стальной	104668	3		Петрович
11	Моноблок 21,5" без ОС	Forsite W22i3450M	3		

Примечания:

- За отметку +1,000 принята отметка чистового пола помещения.
- На виде Б мебель условно не показана.
- Установить в чистовом потолке из ГКЛ, ревизионные люки поз.10 для обеспечения доступа к оборудованию.

2016-BA-CC3.C7.1.1.12

Реконструкция здания, расположенного по адресу: г.Санкт-Петербург, пер.Чернорецкий, д.4-6, литера А, инв.№11000007

Изм.	Кол.уч.	Лист	№док.	Подп.	Дата
Разраб.		Ксенофонтов			01.18
Проверил		Бабоед			01.18
Н. контр.		Бабоед			01.18


Система мультимедийного обеспечения

Стадия	Лист	Листов
ИД		1

Исполнительная схема расположения оборудования в пом. 1.12


ООО "Аскрин" Санкт-Петербург

Выкопировка из плана 1-го этажа. Пом. 1.19. М (1:75)

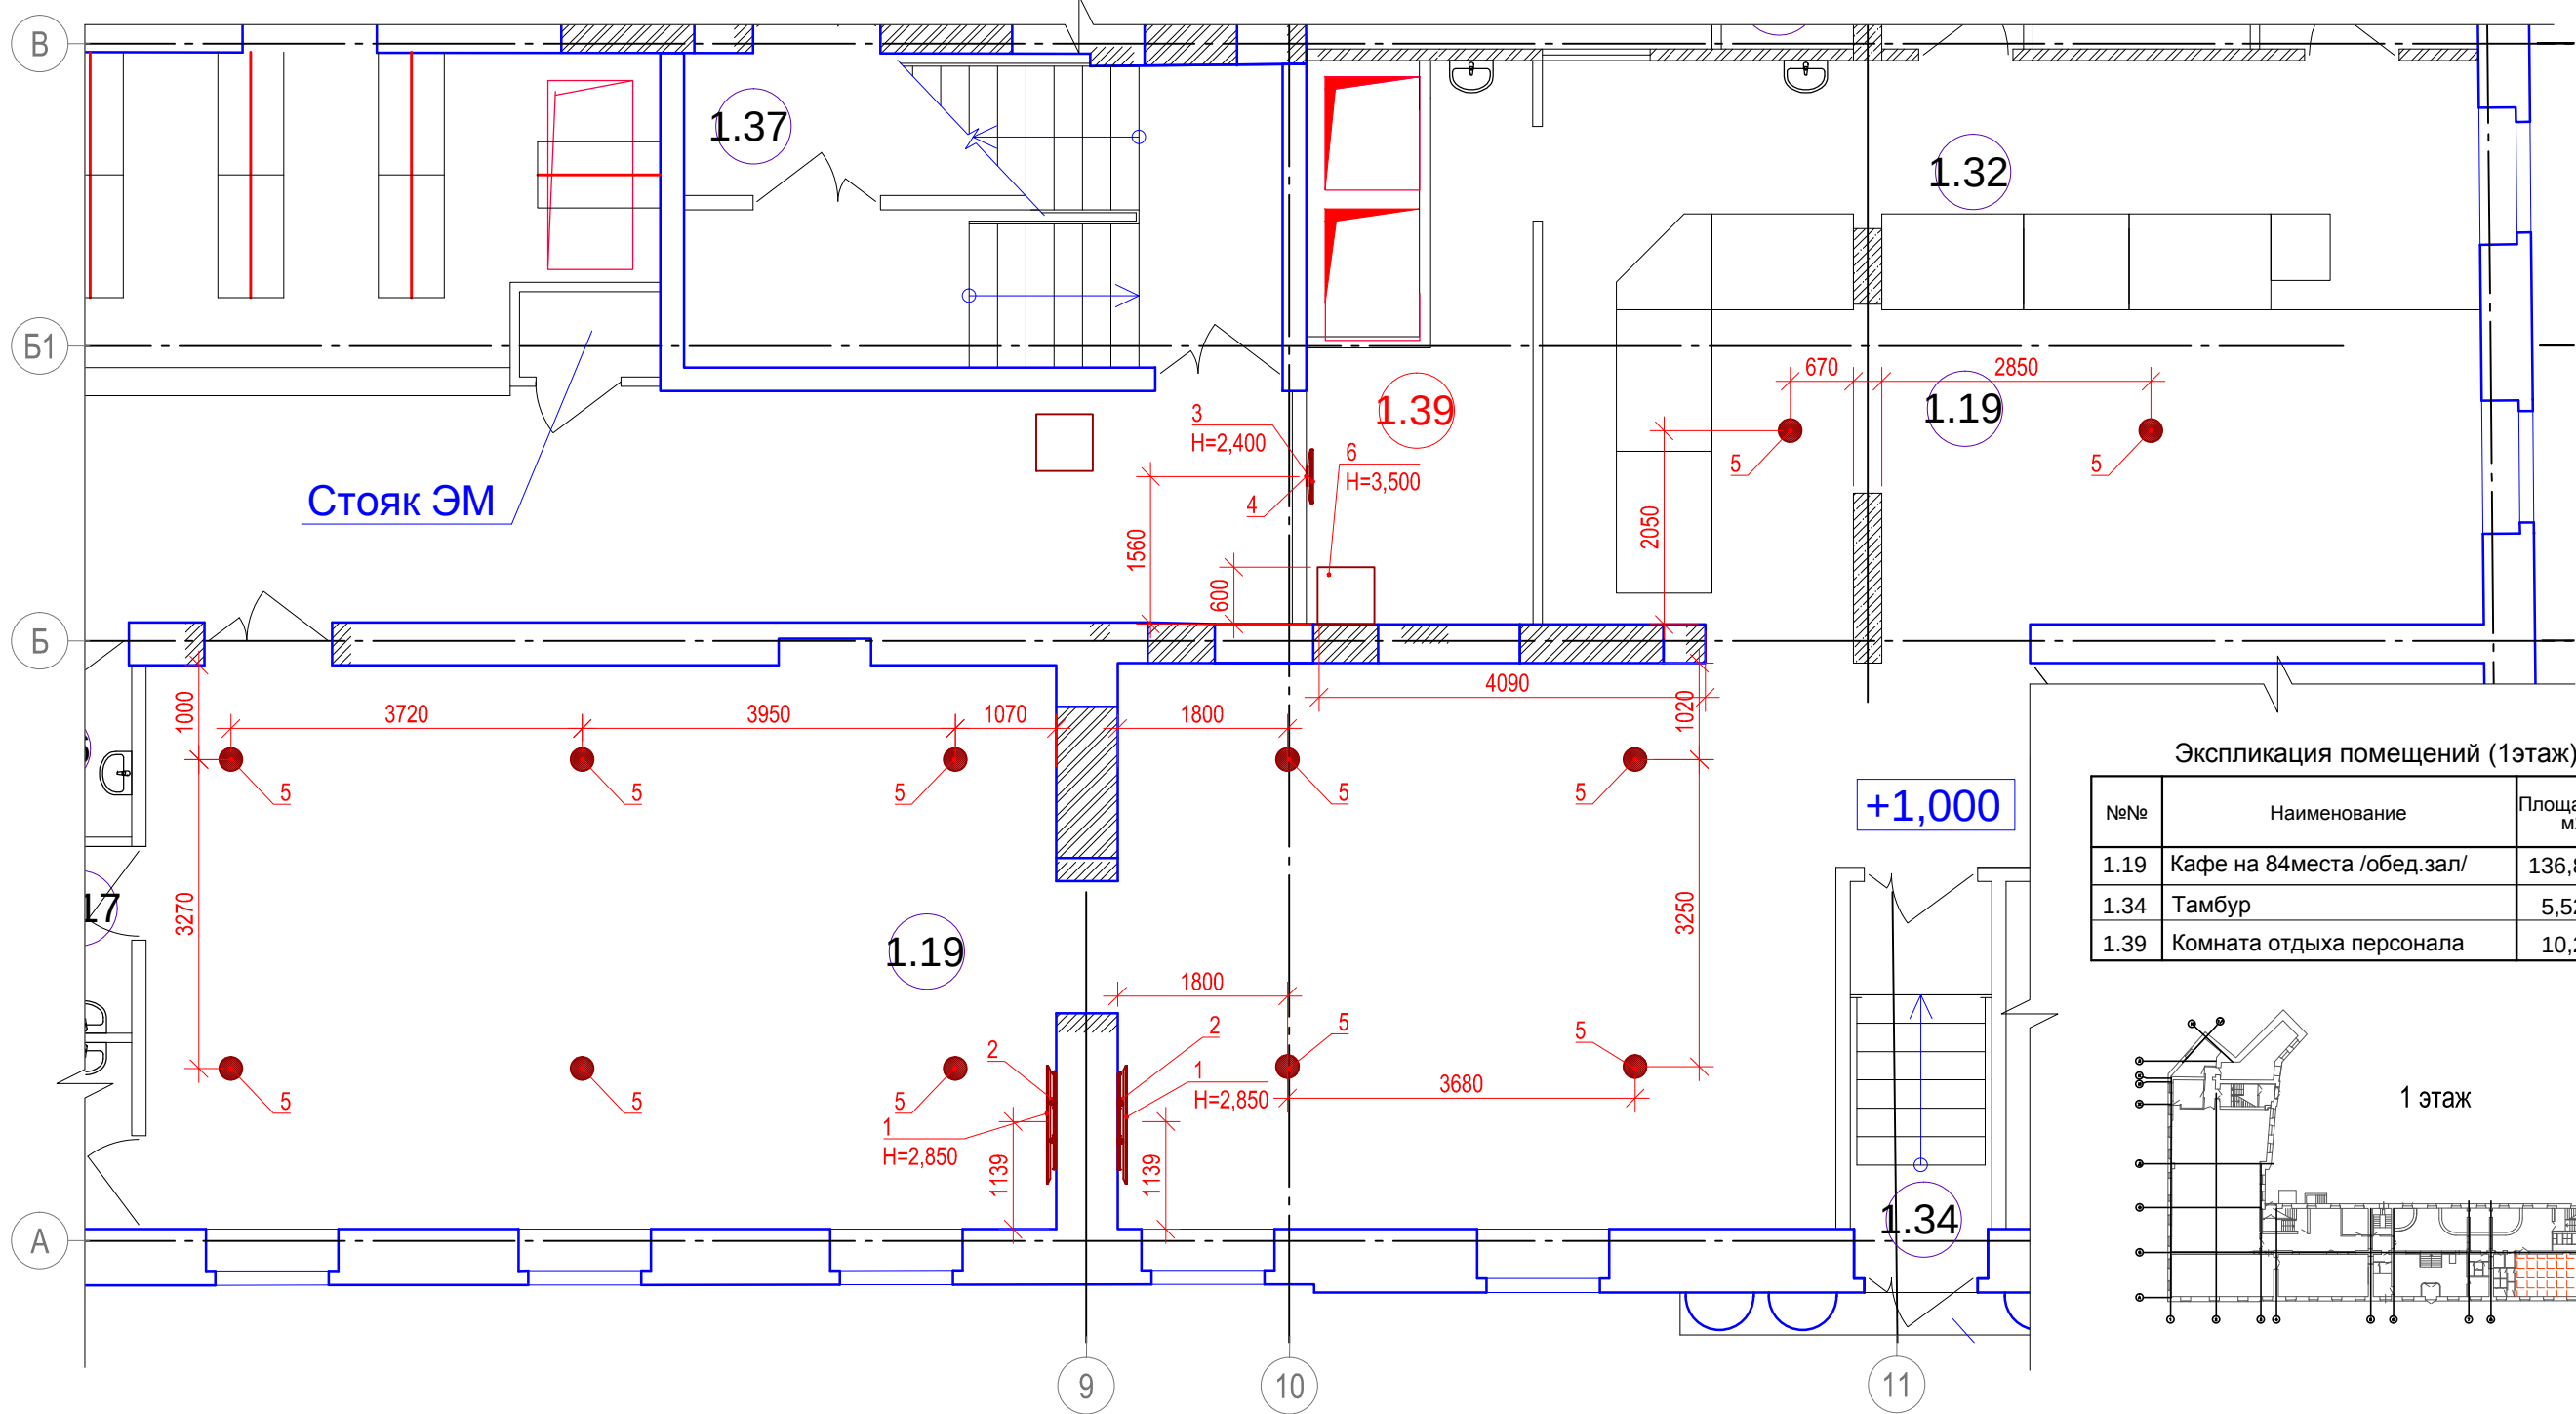

Экспликация помещений (1этаж)

№№	Наименование	Площадь м2	Категория по взрыво-пожар-опасности
1.19	Кафе на 84места /обед.зал/	136,81	
1.34	Тамбур	5,52	
1.39	Комната отдыха персонала	10,29	

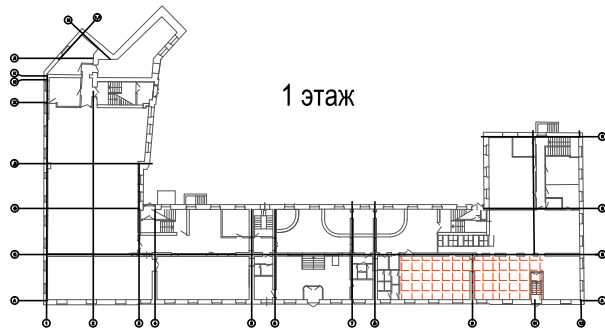

Примечания:
1. За отметку +1,000 принята отметка чистого пола помещения.

Исполнительная ведомость установленного оборудования в пом.1.19

Поз.	Наименование	Марка	Кол., шт	Масса, кг	Примеч.
1	ЖК панель 55"	Samsung HG55EE690	2		
2	Кронштейн для ЖК панели	Vogels PFW5510	2		
3	Моноблок управления	Acer Aspire Z1-602	1		
4	Кронштейн для ПК оператора	Vogels PFW 3220	1		
5	Потолочная акустика	APart CMX20T	6 пар		
6	Шкаф рековый 19"	Hyperline TWFS-0666-GP-RAL9004	1		

2016-BA-CC3.C7.1.1.19					
Реконструкция здания, расположенного по адресу: г.Санкт-Петербург, пер.Чернорецкий, д.4-6, литера А, инв.№11000007					
Изм.	Кол.уч.	Лист	№док.	Подп.	Дата
Разраб.		Ксенофонтов			01.18
Проверил		Бабоед			01.18
Н. контр.		Бабоед			01.18
Система мультимедийного обеспечения				Стадия	Лист
Исполнительная схема расположения оборудования в пом. 1.19				ИД	Листов
					1
				ООО "Аскрин" Санкт-Петербург	


Согласовано

Взам. инв.№

Подпись и дата

Инв. № подл.

Выкопировка из плана 1-го этажа.
Пом. 1.38. М (1:50)

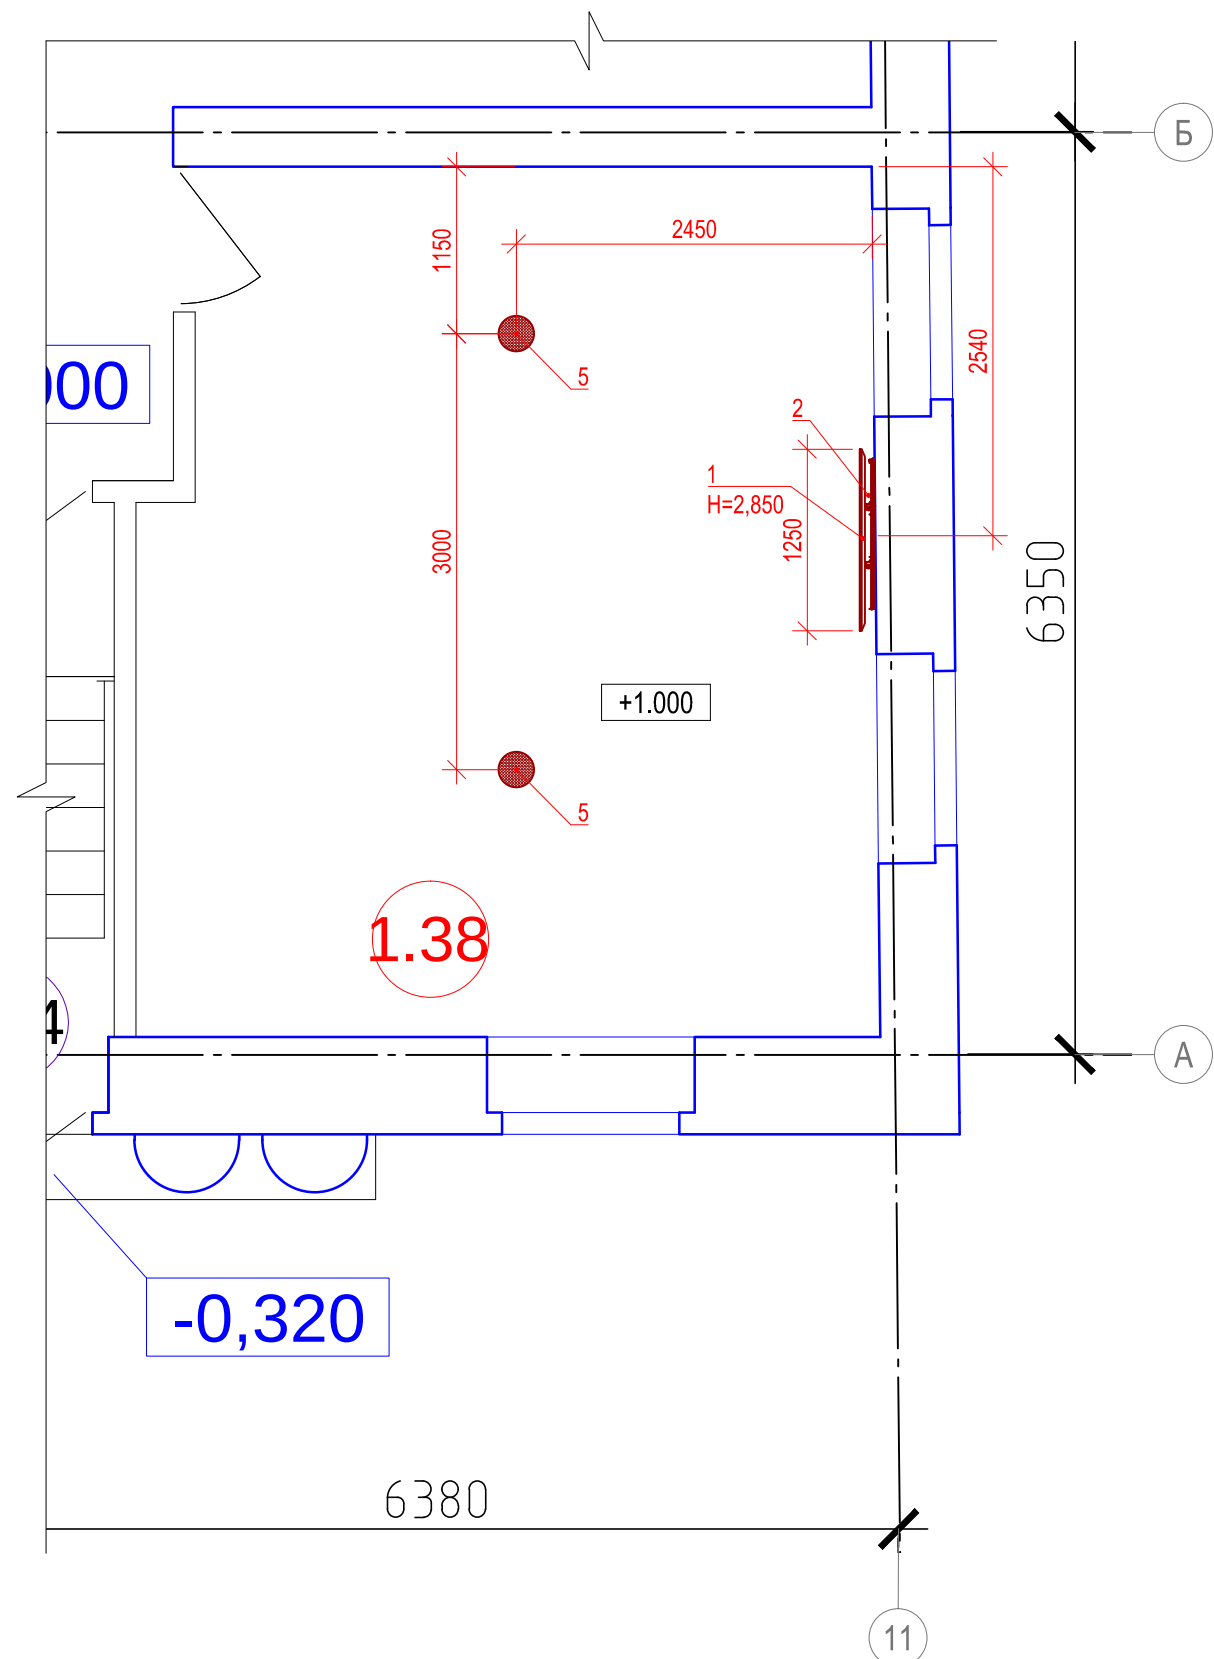


Исполнительная ведомость установленного оборудования в пом. 1.38

Поз.	Наименование	Марка	Кол., шт	Масса ед., кг	Примеч.
1	ЖК панель 55"	Samsung HG55EE690	1		
2	Кронштейн для ЖК панели	Vogels PFW5510	1		
3	Потолочная акустика	APart CMX20T	1 пара		

Экспликация помещений (1этаж)


№№	Наименование	Площадь м2	Категория по взрыво-пожар-опасности
1.38	Кафе для преподавателей (19чел.)	29,57	

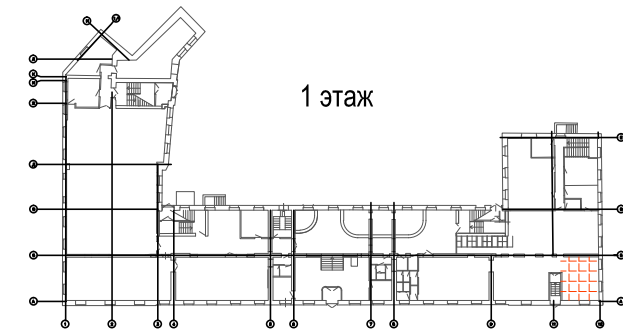

Примечания:
1. За отметку +1,000 принята отметка чистового пола помещения.

						2016-BA-CC3.C7.1.1.38		
						Реконструкция здания, расположенного по адресу: г.Санкт-Петербург, пер.Чернорецкий, д.4-6, литера А, инв.№11000007		
Изм.	Кол.уч.	Лист	№док.	Подп.	Дата	Система мультимедийного обеспечения	Стадия	Лист
Разраб.		Ксенофонтов			01.18		ИД	Листов
Проверил		Бабоед			01.18			1
Н. контр.		Бабоед			01.18	Исполнительная схема расположения оборудования в пом. 1.38		ООО "Аскрин" Санкт-Петербург

Выкопировка из плана 2-го этажа. Пом. 2.3 и 2.4 М (1:50)

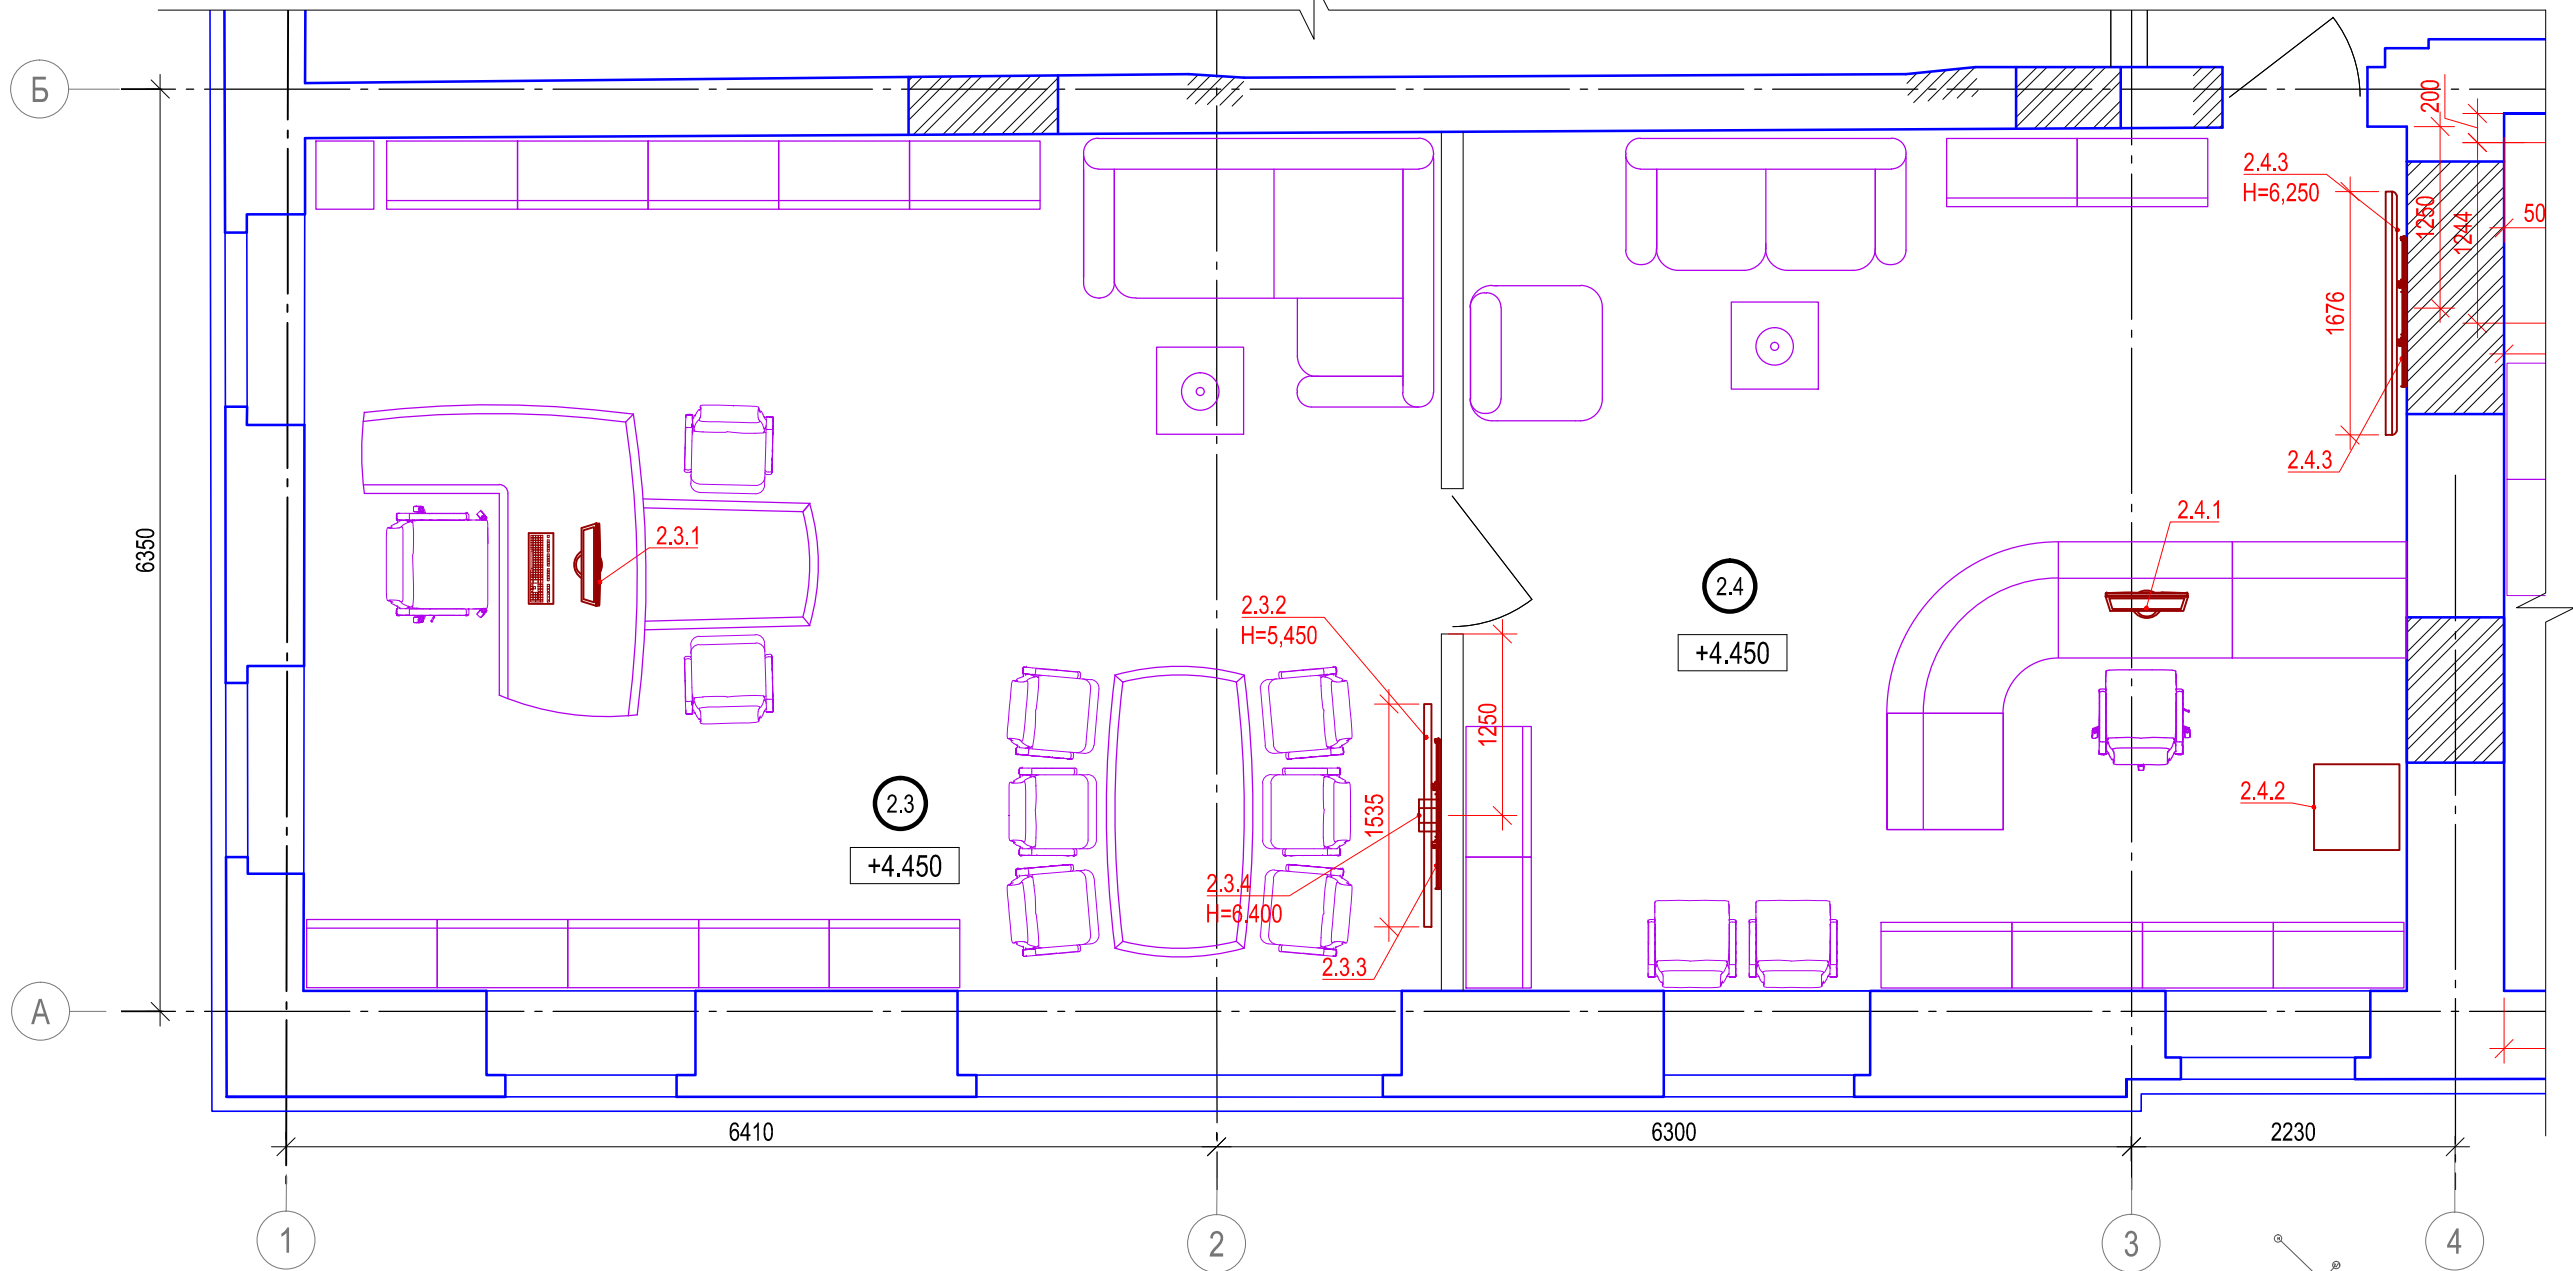

Исполнительная ведомость установленного оборудования в пом. 2.3

Поз.	Наименование	Марка	Кол.	Масса ед., кг	Примеч.
2.3.1	Моноблок 24" без ОС	Forsite W24i5810DM	1		
2.3.2	ЖК панель 65"	Samsung HG65EE890U	1		
2.3.3	Кронштейн для ЖК панели	Vogels PFW5510	1		
2.3.4	Терминал ВКС	Cisco SX20	1 шт.		


Исполнительная ведомость установленного оборудования в пом. 2.4

Поз.	Наименование	Марка	Кол.	Масса ед., кг	Примеч.
2.4.1	Моноблок 24" без ОС	Forsite W24i5810DM	1		
2.4.2	МФУ	Kyocera FS-C8525MFP	1		
2.4.3	ЖК панель 75"	Samsung DM75E	1	34,10	
2.4.4	Кронштейн для ЖК панели	Vogels PFW5510	1		

Примечания:
1. За отметку +4,450 принята отметка чистового пола помещения.
2. Высота установки оборудования указана до нижнего края.

Экспликация помещений (2этаж)

№№	Наименование	Площадь м2	Категория по взрыво-пожар- опасности
2.3	Кабинет ректора	46,10	
2.4	Ректорат (приемная)	38,55	

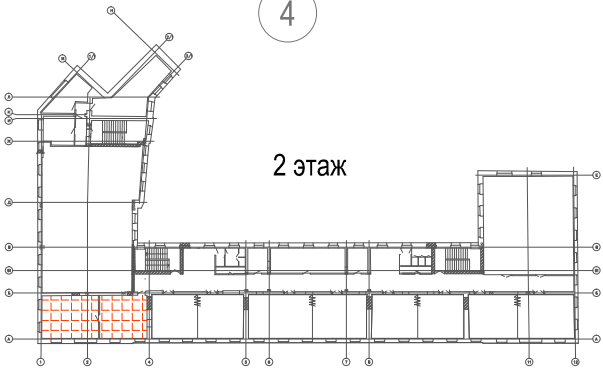

2016-BA-CC3.C7.1.2.3

Реконструкция здания, расположенного по адресу: г.Санкт-Петербург, пер.Чернорецкий, д.4-6, литера А, инв.№11000007

Изм.	Кол.уч.	Лист	№док.	Подп.	Дата
Разраб.		Ксенофонтов			01.18
Проверил		Бабоед			01.18
Н. контр.		Бабоед			01.18


Система мультимедийного обеспечения

Стадия	Лист	Листов
ИД		1

Исполнительная схема расположения оборудования в пом. 2.3 и 2.4

ООО "Аскрин" Санкт-Петербург

Выкопировка из плана 2-го этажа. Пом. 2.5. М (1:50)

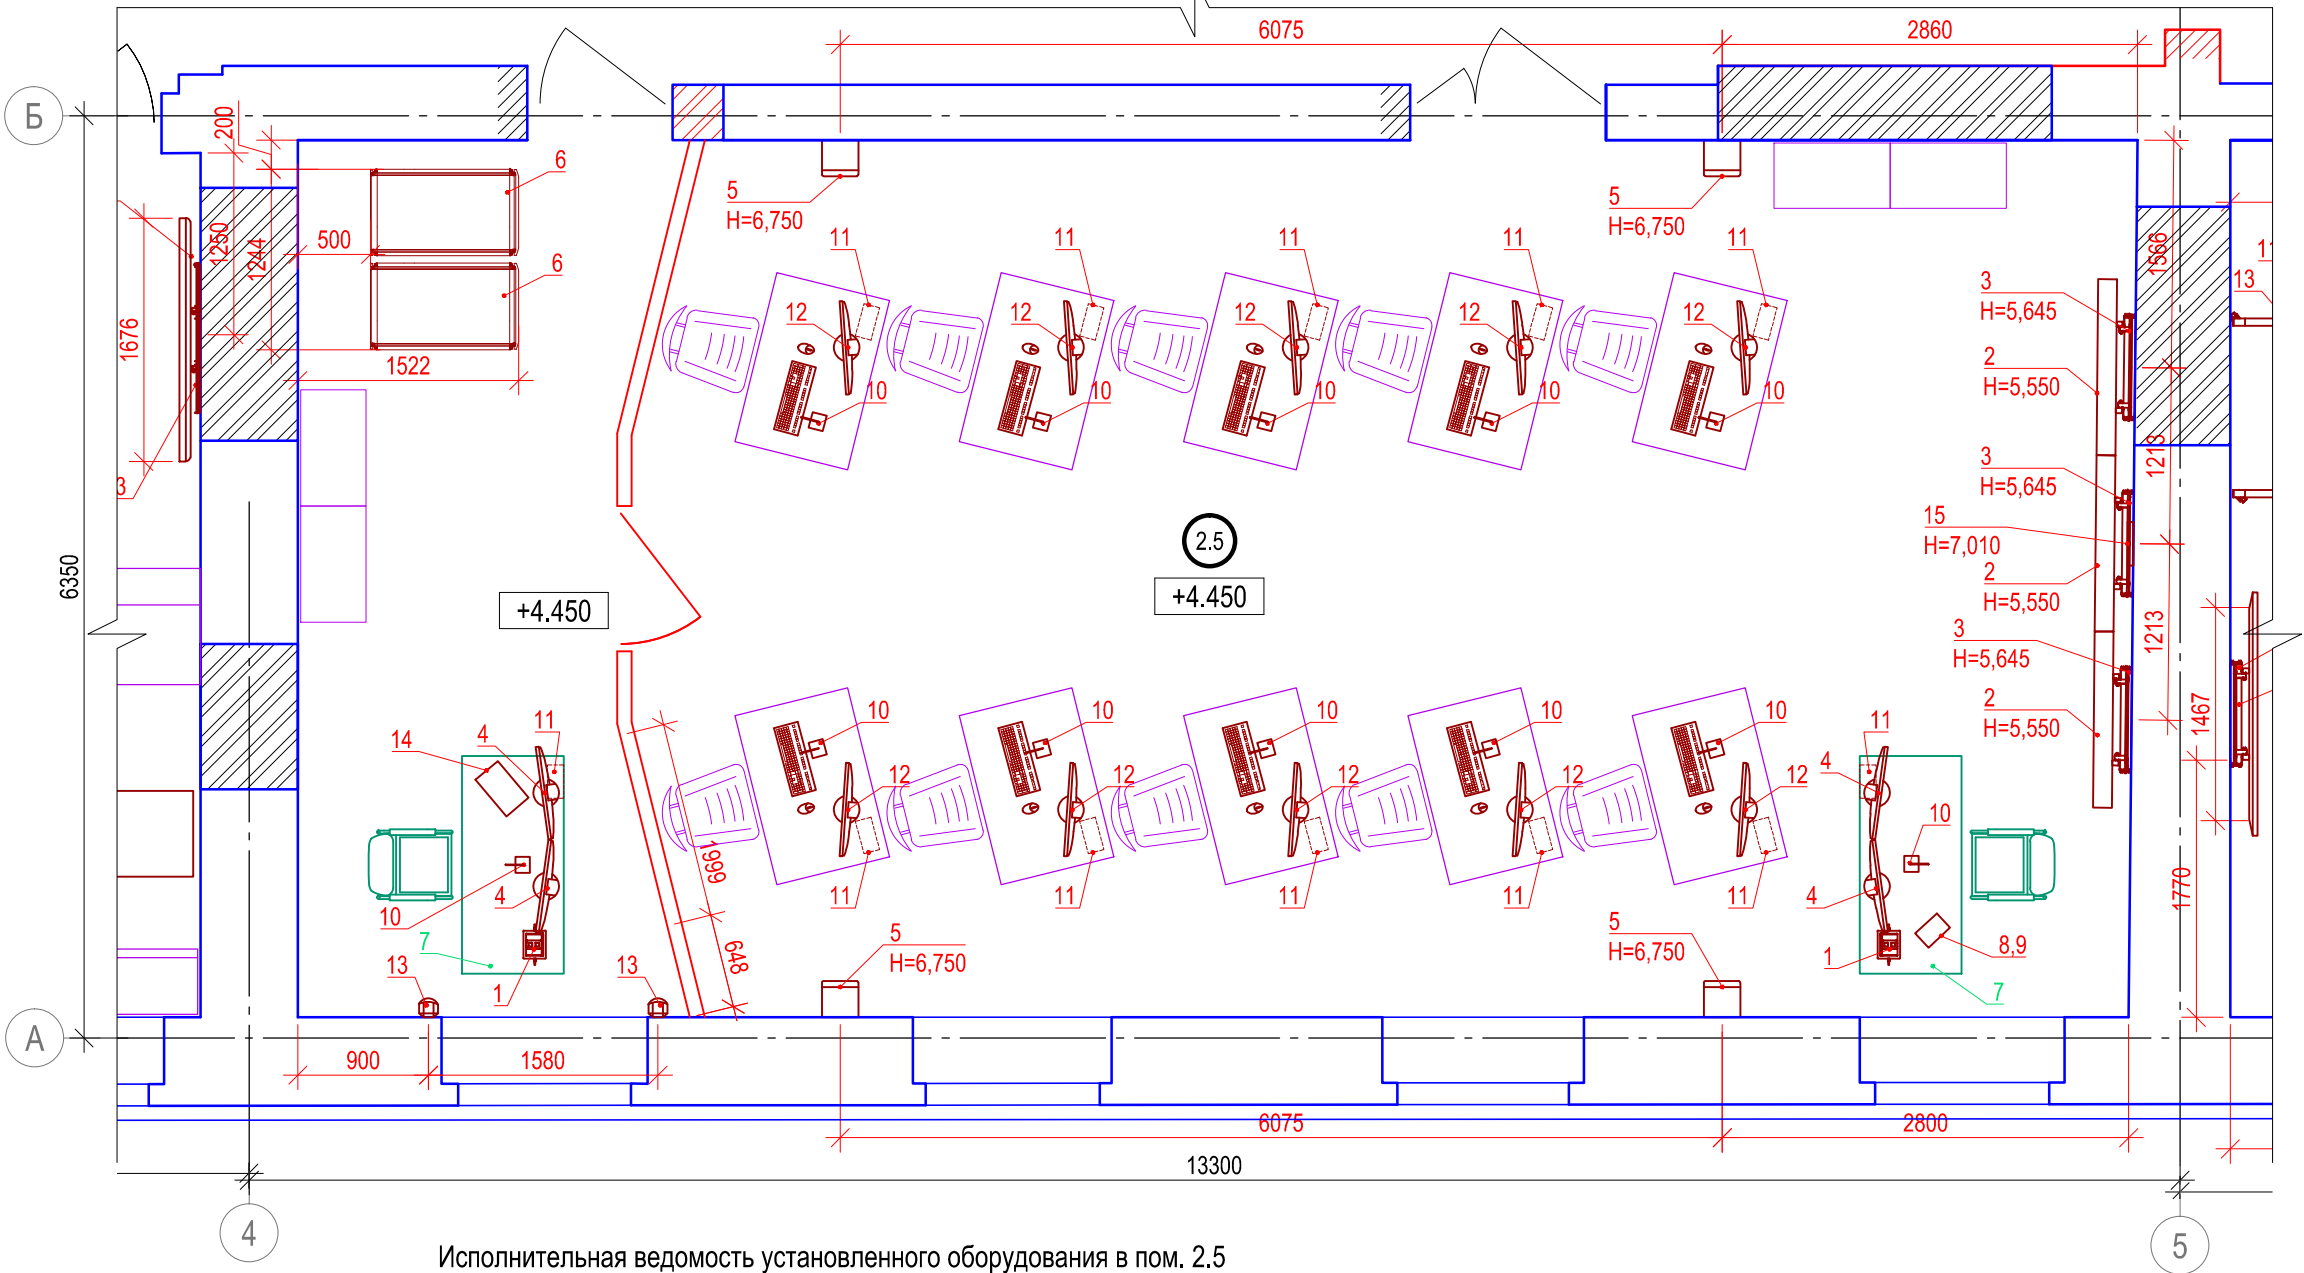


Исполнительная ведомость установленного оборудования в пом. 2.5

Поз.	Наименование	Марка	Кол.	Масса ед., кг	Примеч.
1	Архитектурный лючок	Extron Cable Cubby 700	1		
2	ЖК панель AMS	AMS VW-55-700-3.5-IPS	6	24,3	
3	Кронштейн для ЖК панели	Vogels PFW6870	6		
4	Монитор	Dell P2240T	4		
5	Двухполосный, настенный громкоговоритель в деревянном корпусе.	Apart MASK8F-W	4		
6	Шкаф телекоммуникационный в сборе	Hyperline TTC-4261-SR-RAL9004	2		
7	Стол преподавателя	Изделие индивидуального изготовлени Ascreen 0415	2		
8	Настольное крепление	Vogels PTS1215 + PTA3003	1		
9	Планшет	Apple Ipad mini 2 ME277RU/A	1		
10	Дискуссионный пульт + микрофон	A4 MI-10	12		
11	Бокс с оборудованием	Gainta G2038	12		
12	Монитор	Dell P2216H	10		
13	Двухполосный, настенный громкоговоритель	Apart MASK4-W	2		
14	Моноблок управления	DELL Inspiron 3263	1		
15	Часы с таймером	Ascreen	1		

Примечания:
1. За отметку +4,450 принята отметка чистового пола помещения.
2. Высота установки оборудования указана до нижнего края.

Экспликация помещений (2этаж)

№№	Наименование	Площадь м2	Категория по взрыво-пожар- опасности
2.5	Компьютерный класс	76,34	

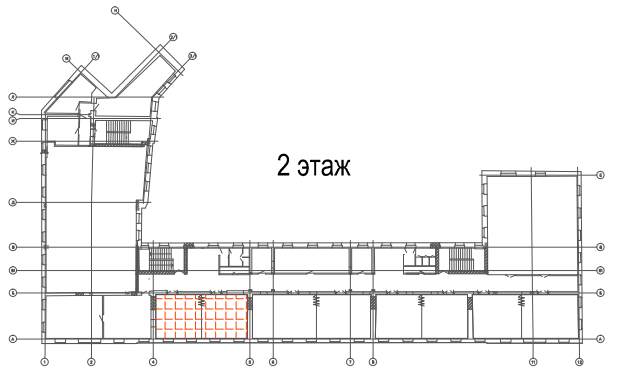

2 этаж

2016-BA-CC3.C7.1.2.5

Реконструкция здания, расположенного по адресу: г.Санкт-Петербург,
пер.Чернорецкий, д.4-6, литера А, инв.№11000007

Изм.	Кол.уч.	Лист	№док.	Подп.	Дата
Разраб.		Ксенофонтов			01.18
Проверил		Бабоед			01.18
Н. контр.		Бабоед			01.18

Система мультимедийного обеспечения

Исполнительная схема расположения
оборудования в пом. 2.5

Стадия	Лист	Листов
ИД		1

ООО "Аскрин" Санкт-Петербург


Согласовано

Взам. инв.№

Подпись и дата

Инв. № подл.

Выкопировка из плана 2-го этажа. Пом. 2.6. М (1:50)

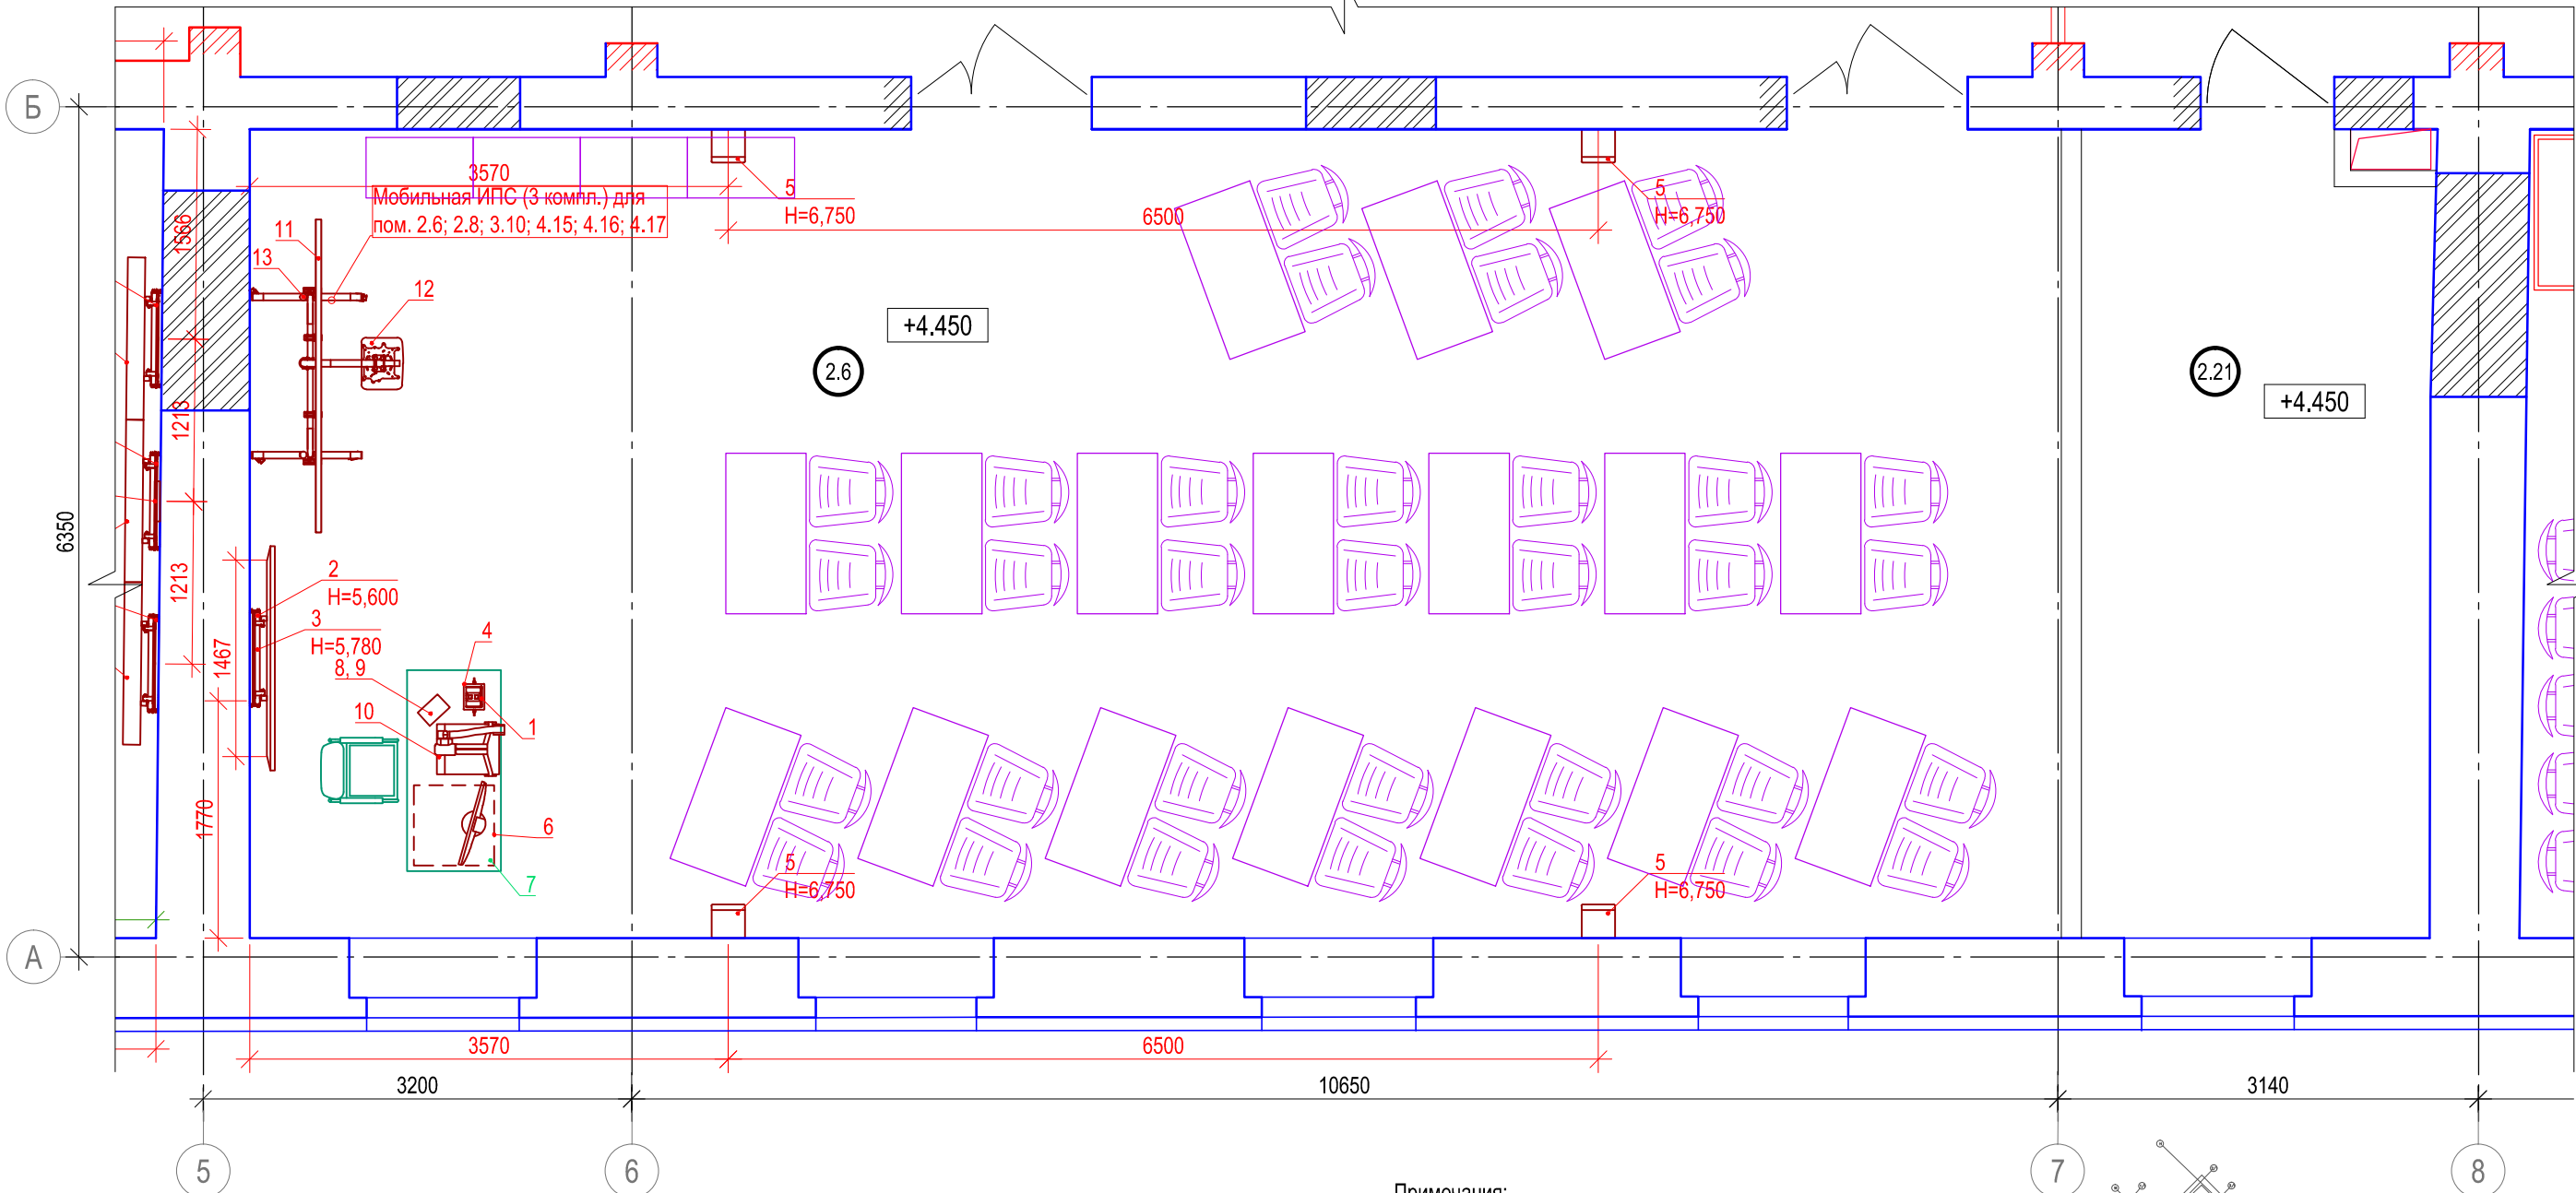


Исполнительная ведомость установленного оборудования в пом. 2.6

Поз.	Наименование	Марка	Кол.	Масса ед., кг	Примеч.
1	Архитектурный лючок для подключений аудио- и видеосигналов	Extron Cable Cubby 700	1		
2	ЖК-панель 75"	Samsung DM75E	1	34,10	
3	Кронштейн для ЖК панели	Vogels PFW6870	1		
4	Монитор преподавателя	Dell P2314T	1		
5	Двухполосный, настенный громкоговоритель в деревянном корпусе.	Apart MASK8F-W	4		
6	Шкаф телекоммуникационный в сборе	Hyperline TWFS-FC-1266-GP-RAL9004	1		
7	Стол преподавателя	Изделие индивидуального изготовлени Ascreen 0415	1		
8	Настольное крепление для сенсорной панели	Vogels PTS1215 + PTA3003	1		
9	Планшет	Apple Ipad mini 2 ME277RU/A	1		
10	Документ-камера	Qomo QD3900	1		
11	Интерактивная доска 16:10	Qomo QWB898 - 98"	1		
12	Ультракороткофокусный проектор	Optoma EH320UST	1		
13	Стойка УШМ-02	Ascreen	1		

Примечания:
1. За отметку +4,450 принята отметка чистого пола помещения.
2. Высота установки оборудования указана до нижнего края.

Экспликация помещений (2этаж)

№№	Наименование	Площадь м2	Категория по взрыво-пожар- опасности
2.6	Учебная аудитория	81,72	
2.21	Серверная	15,46	В4/ П-IIa

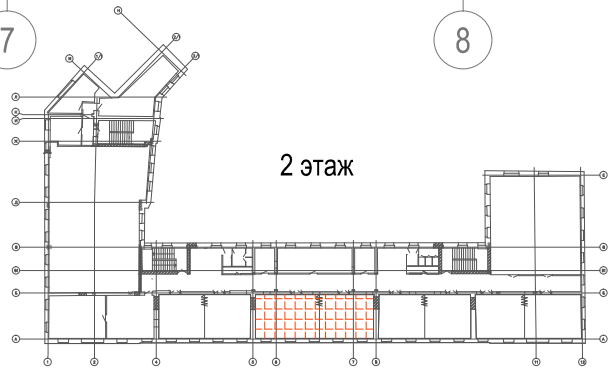

2016-BA-CC3.C7.1.2.6

Реконструкция здания, расположенного по адресу: г.Санкт-Петербург, пер.Чернорецкий, д.4-6, литера А, инв.№11000007

Изм.	Кол.уч.	Лист	№ док.	Подп.	Дата
Разраб.		Ксенофонтов			01.18
Проверил		Бабоев			01.18
Н. контр.		Бабоев			01.18


Система мультимедийного обеспечения

Стадия	Лист	Листов
ИД		1

Исполнительная схема расположения оборудования в пом. 2.6

ООО "Аскрин" Санкт-Петербург

Выкопировка из плана 2-го этажа. Пом. 2.7 М (1:50)



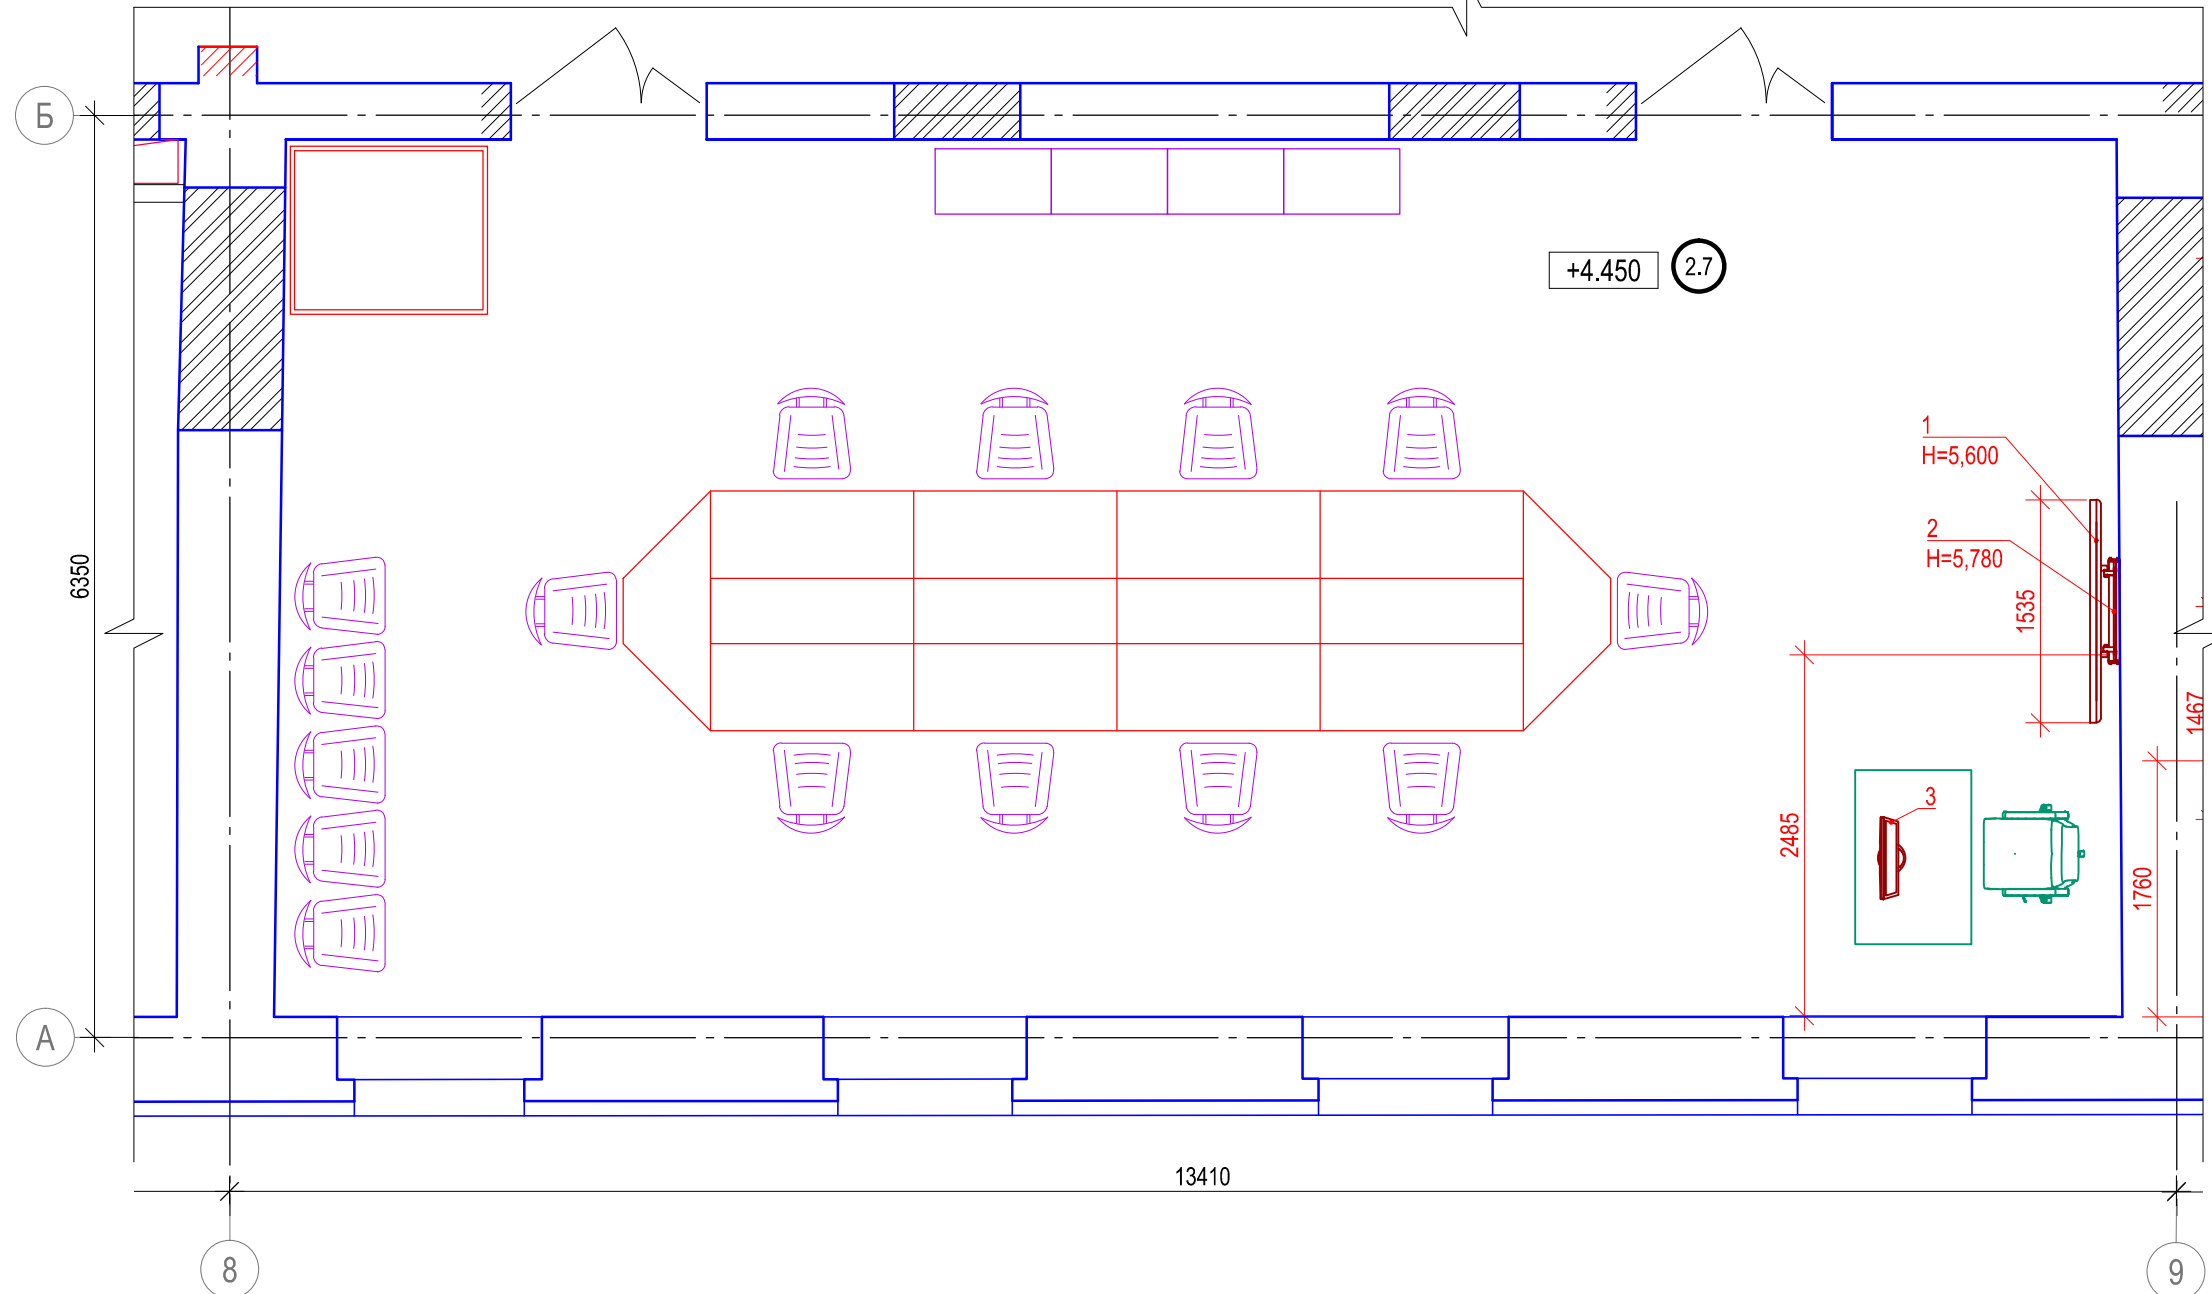


Примечания:

1. За отметку +4,450 принята отметка чистового пола помещения.
2. Высота установки оборудования указана до нижнего края.

Экспликация помещений (2этаж)

№№	Наименование	Площадь м2	Категория по взрыво-пожар- опасности
2.7	Компьютерный класс	76,52	

   						2016-BA-CC3.C7.1.2.7				
						Реконструкция здания, расположенного по адресу: г.Санкт-Петербург, пер.Чернорецкий, д.4-6, литера А, инв.№11000007				
Изм.	Кол.уч.	Лист	№док.	Подп.	Дата					
Разраб.		Ксенофонтов			01.18	Система мультимедийного обеспечения		Стадия	Лист	Листов
Проверил		Бабоед			01.18			ИД		1
Н. контр.		Бабоед			01.18					
						Исполнительная схема расположения оборудования в пом. 2.7		ООО "Аскрин" Санкт-Петербург		

Исполнительная ведомость установленного оборудования в пом. 2.7

Поз.	Наименование	Марка	Кол.	Масса ед., кг	Примеч.
1	Профессиональная ЖК-панель	Samsung DM65E	1	46.1	
2	Кронштейн для ЖК панели	Vogels PFW6870	1		
3	Моноблок 24" без ОС	Forsite W24i5810DM	1		


Согласовано

Взам. инв. №

Подпись и дата

ИНВ. № подл.

Выкопировка из плана 2-го этажа. Пом. 2.8. М (1:50)

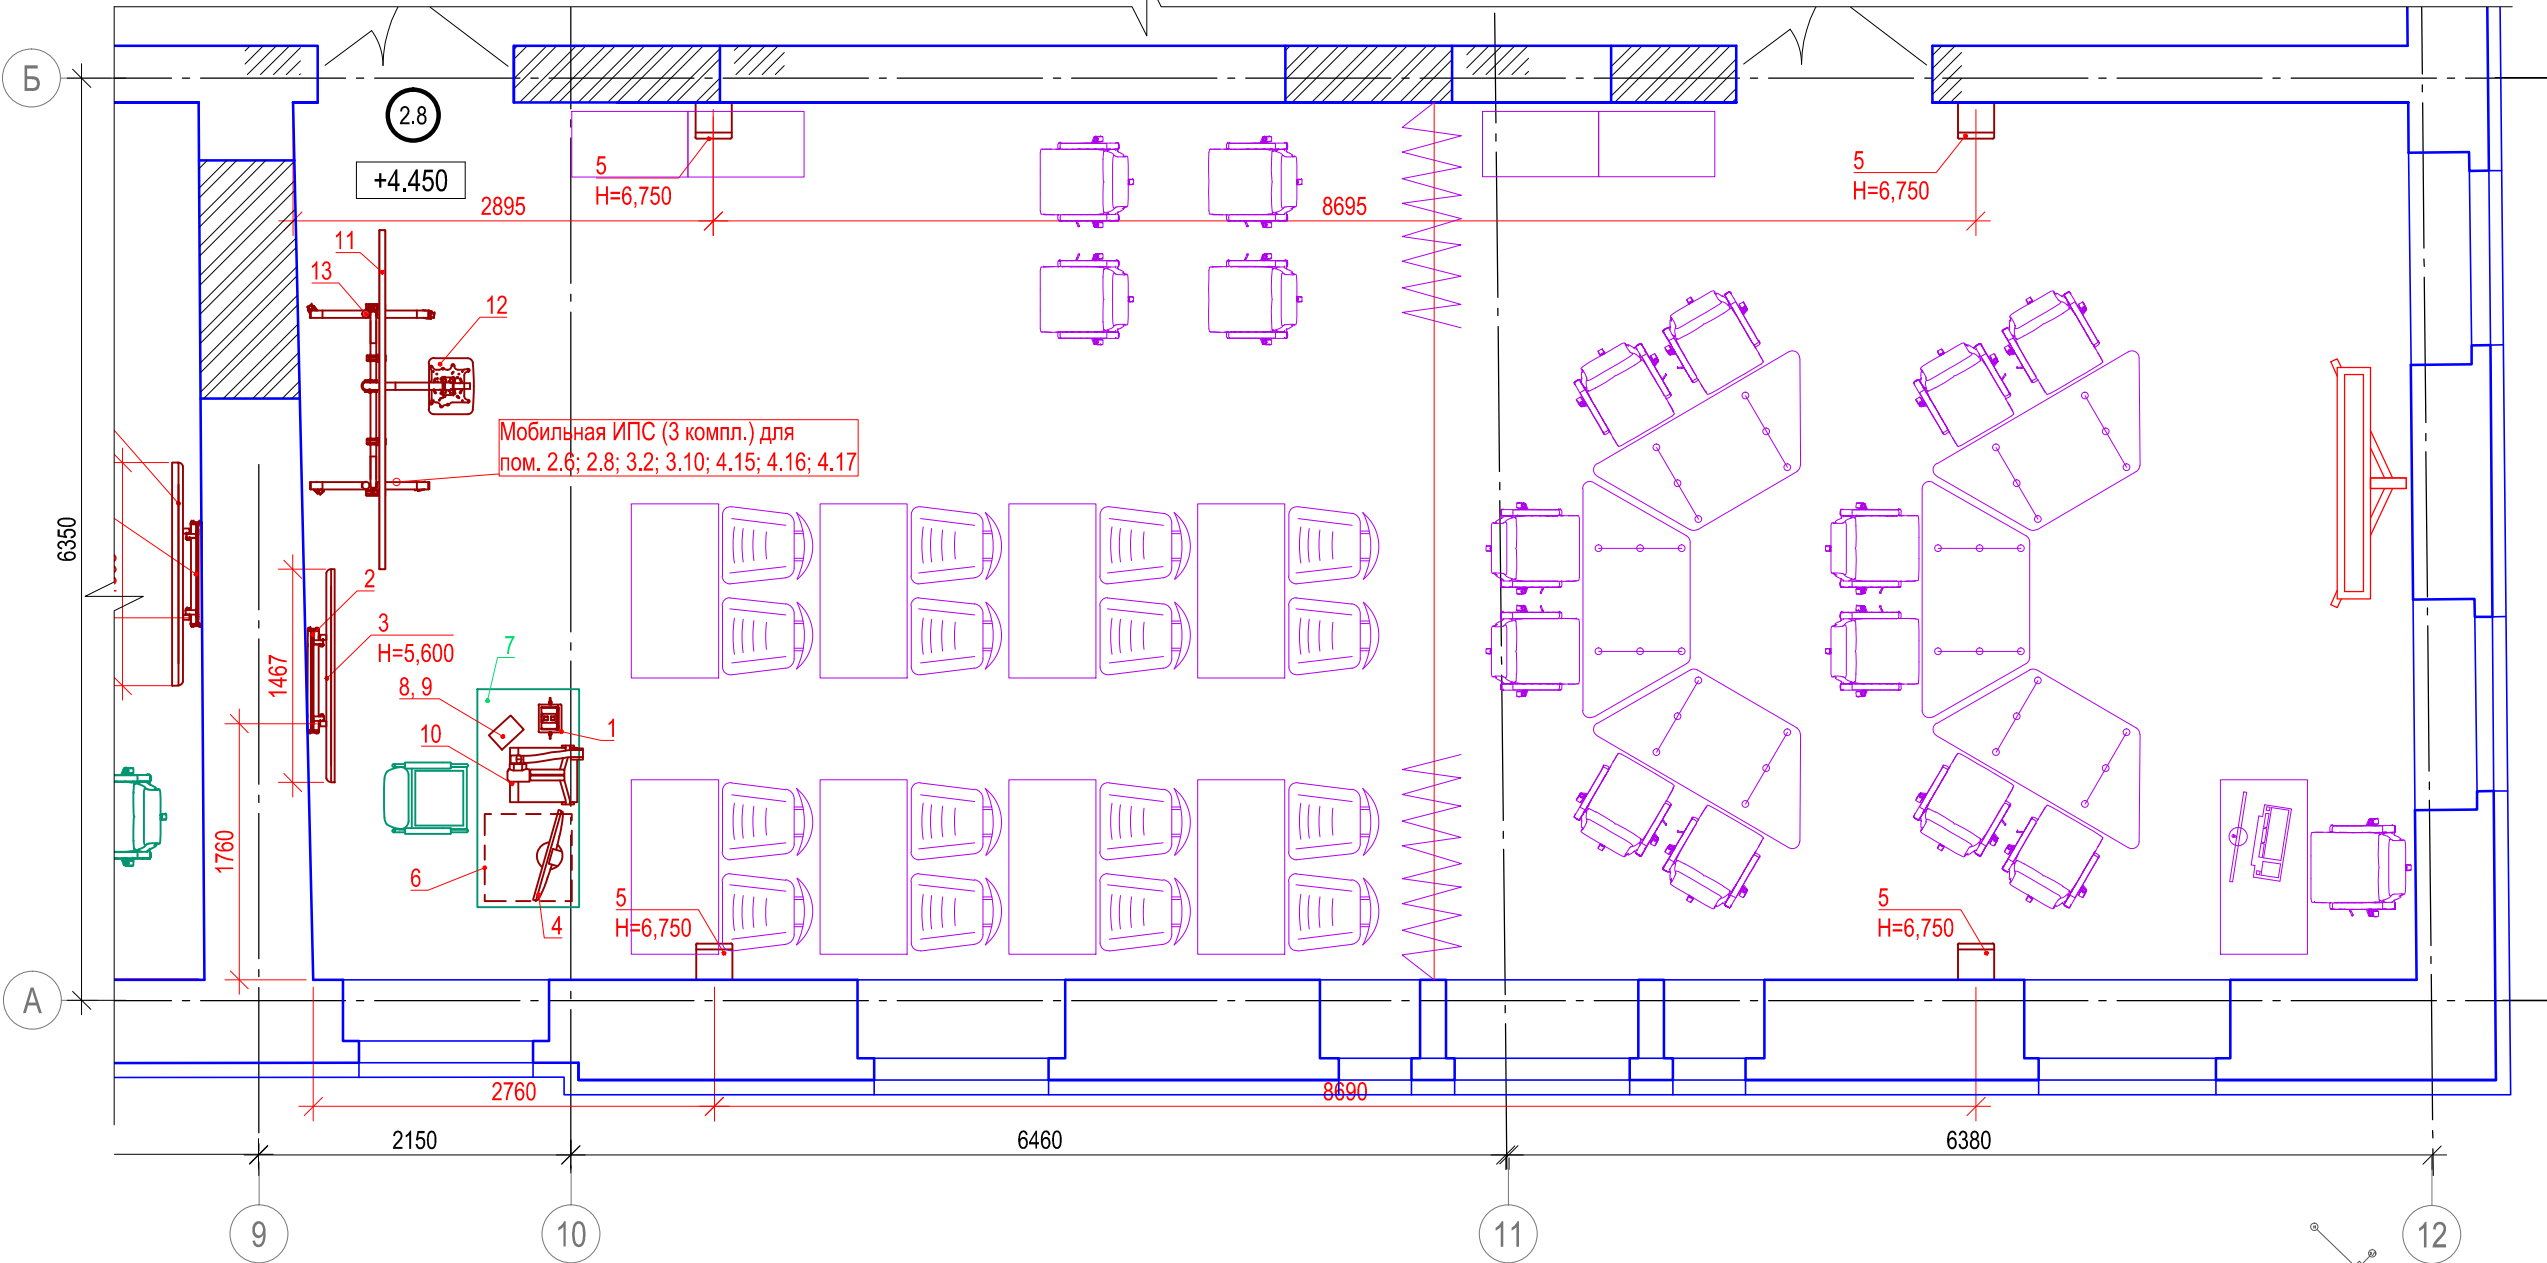


Исполнительная ведомость установленного оборудования в пом. 2.8

Поз.	Наименование	Марка	Кол.	Масса ед., кг	Примеч.
1	Архитектурный лючок для подключений аудио- и видеосигналов	Extron Cable Cubby 700	1		
2	ЖК-панель 55"	Samsung DM55E	1		
3	Кронштейн для ЖК панели	Vogels PFW6870	1		
4	Монитор преподавателя	Dell P2314T	1		
5	Двухполосный, настенный громкоговоритель в деревянном корпусе.	Apart MASK8F-W	4		
6	Шкаф телекоммуникационный в сборе	Hyperline TWFS-FC-1266-GP-RAL9004	1		
7	Стол преподавателя	Изделие индивидуального изготовлени Ascreen 0415	1		
8	Настольное крепление для сенсорной панели	Vogels PTS1215 + PTA3003	1		
9	Планшет	Apple Ipad mini 2 ME277RU/A	1		
10	Документ-камера	Qomo QD3900	1		
11	Интерактивная доска 16:10	Qomo QWB898 - 98"	1		
12	Ультракороткофокусный проектор	Optoma EH320UST	1		
13	Стойка УШМ-02	Ascreen	1		

Примечания:
1. За отметку +4,450 принята отметка чистового пола помещения.
2. Высота установки оборудования указана до нижнего края.

Экспликация помещений (2этаж)

№№	Наименование	Площадь м2	Категория по взрыво-пожар- опасности
2.8	Учебная аудитория	87,74	

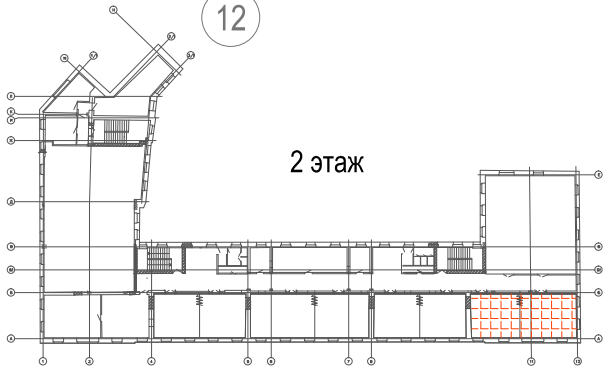

2 этаж

2016-BA-CC3.C7.1.2.8

Реконструкция здания, расположенного по адресу: г.Санкт-Петербург, пер.Чернорецкий, д.4-6, литера А, инв.№11000007

Изм.	Кол.уч.	Лист	№док.	Подп.	Дата
Разраб.		Ксенофонтов			01.18
Проверил		Бабоед			01.18
Н. контр.		Бабоед			01.18


Система мультимедийного обеспечения

Стадия	Лист	Листов
ИД		1

Исполнительная схема расположения оборудования в пом. 2.8

ООО "Аскрин" Санкт-Петербург

Выкопировка из плана 2-го этажа. Пом. 2.12, 2.13, 2.14 М (1:50)

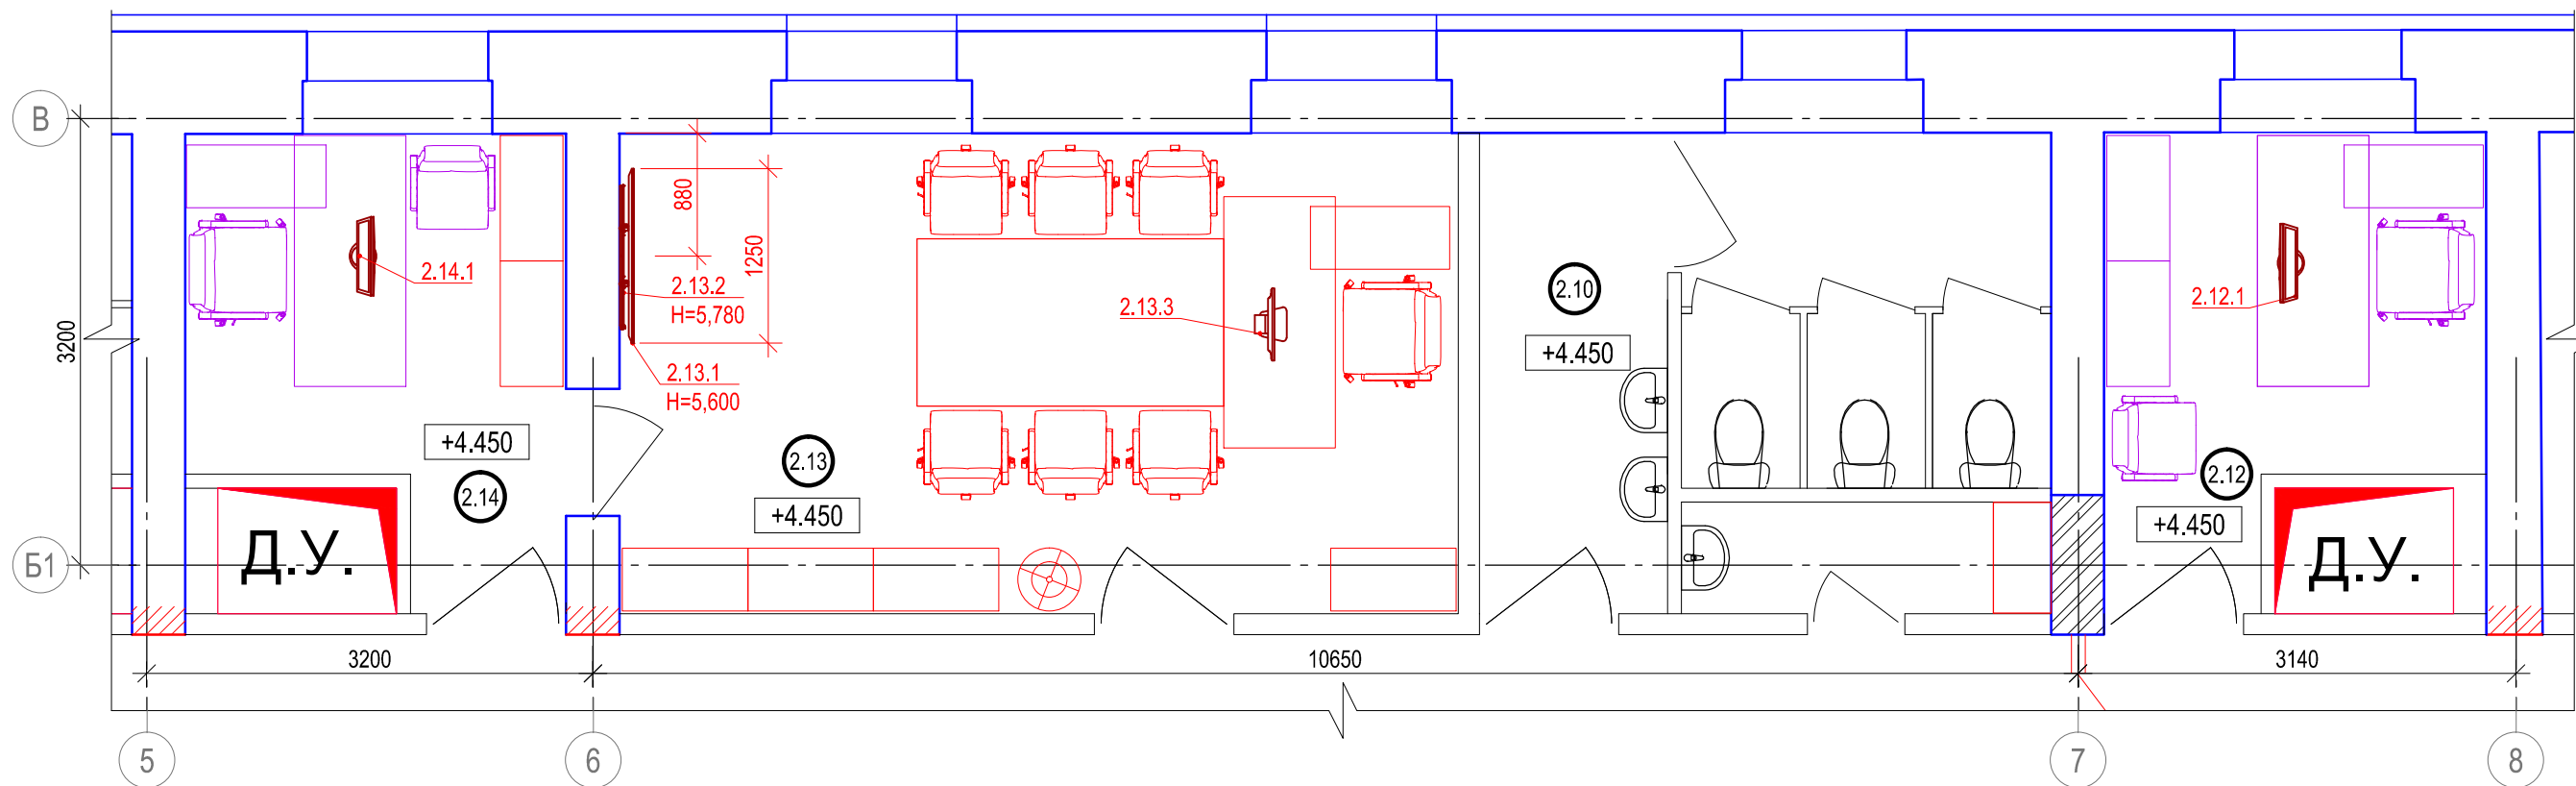

Примечания:
1. За отметку +4,450 принята отметка чистового пола помещения.
2. Высота установки оборудования указана до нижнего края.

Исполнительная ведомость установленного оборудования в пом. 2.12

Поз.	Наименование	Марка	Кол.	Масса ед., кг	Примеч.
2.12.1	Моноблок 24" без ОС	Forsite W24i5810DM	1		

Исполнительная ведомость установленного оборудования в пом. 2.13


Поз.	Наименование	Марка	Кол.	Масса ед., кг	Примеч.
2.13.1	ЖК-панель 55"	Samsung HG55EE690	1		
2.13.2	Кронштейн для ЖК панели	Vogels PFW5510	1		
2.13.3	Моноблок 21,5" без ОС	Forsite W22i3450M	1		

Исполнительная ведомость установленного оборудования в пом. 2.14

Поз.	Наименование	Марка	Кол.	Масса ед., кг	Примеч.
2.14.1	Моноблок 24" без ОС	Forsite W24i5810DM	1		

Экспликация помещений (2этаж)

№№	Наименование	Площадь м2	Категория по взрыво-пожар- опасности
2.12	Кабинет начальника кафедры	9,45	
2.13	Деканат	20,70	
2.14	Кабинет начальника кафедры	9,38	

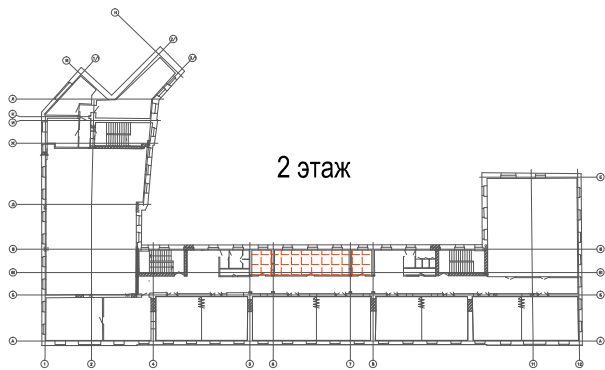

2016-BA-CC3.C7.1.2.12

Реконструкция здания, расположенного по адресу: г.Санкт-Петербург,
пер.Чернорецкий, д.4-6, литера А, инв.№11000007

Изм.	Кол.уч.	Лист	№ док.	Подп.	Дата
Разраб.		Ксенофонтов			01.18
Проверил		Бабоед			01.18
Н. контр.		Бабоед			01.18


Система мультимедийного обеспечения

Стадия	Лист	Листов
ИД		1

Исполнительная схема расположения
оборудования в пом. 2.12, 2.13 и 2.14

ООО "Аскрин" Санкт-Петербург

Выкопировка из плана 2-го этажа. Пом. 2.18, 2.19 М (1:50)

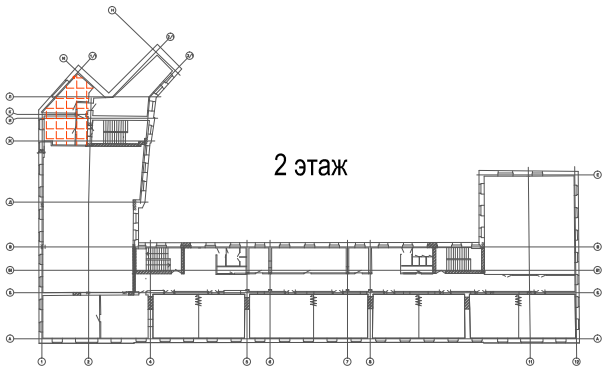



Экспликация помещений (2этаж)

№№	Наименование	Площадь м2	Категория по взрыво-пожар-опасности
2.18	Кабинет для на научной работы	17,57	
2.19	Кабинет для на научной работы	15,96	


Примечания:
1. За отметку +4,450 принята отметка чистового пола помещения.
2. Высота установки оборудования указана до нижнего края.

Исполнительная ведомость установленного оборудования в пом. 2.18, 2.19

Поз.	Наименование	Марка	Кол.	Масса ед., кг	Примеч.
1	Моноблок 24" без ОС	Forsite W24i5810DM	2		
2	Многофункциональное устройство	XEROX WORKCENTRE 7830 (WC7830CPS_3T)	1		
3	Струйный плоттер	XEROX 7142	1		
4	Рулонный ламинатор	Grafalex FM 360	1		
5	Пакетный ламинатор	Bulros FGK-320	1		
6	Биговщик	Grafalex A3	1		
7	Резак для бумаги	KW-triO 3912	1		
8	Резак для бумаги	Grafalex 430A	1		
9	Термоклеевая машина	Grafalex T30	1		

  						2016-BA-CC3.C7.1.2.18					
						Реконструкция здания, расположенного по адресу: г.Санкт-Петербург, пер.Чернорецкий, д.4-6, литера А, инв.№11000007					
Изм.	Кол.уч.	Лист	№док.	Подп.	Дата	Система мультимедийного обеспечения			Стадия	Лист	Листов
Разраб.		Ксенофонтов			01.18				ИД		1
Проверил		Бабоед			01.18						
Н. контр.		Бабоед			01.18	Исполнительная схема расположения оборудования в пом. 2.18 и 2.19			ООО "Аскрин" Санкт-Петербург		

Согласовано					
Взам. инв.№					
Подпись и дата					
Инв. № подл.					

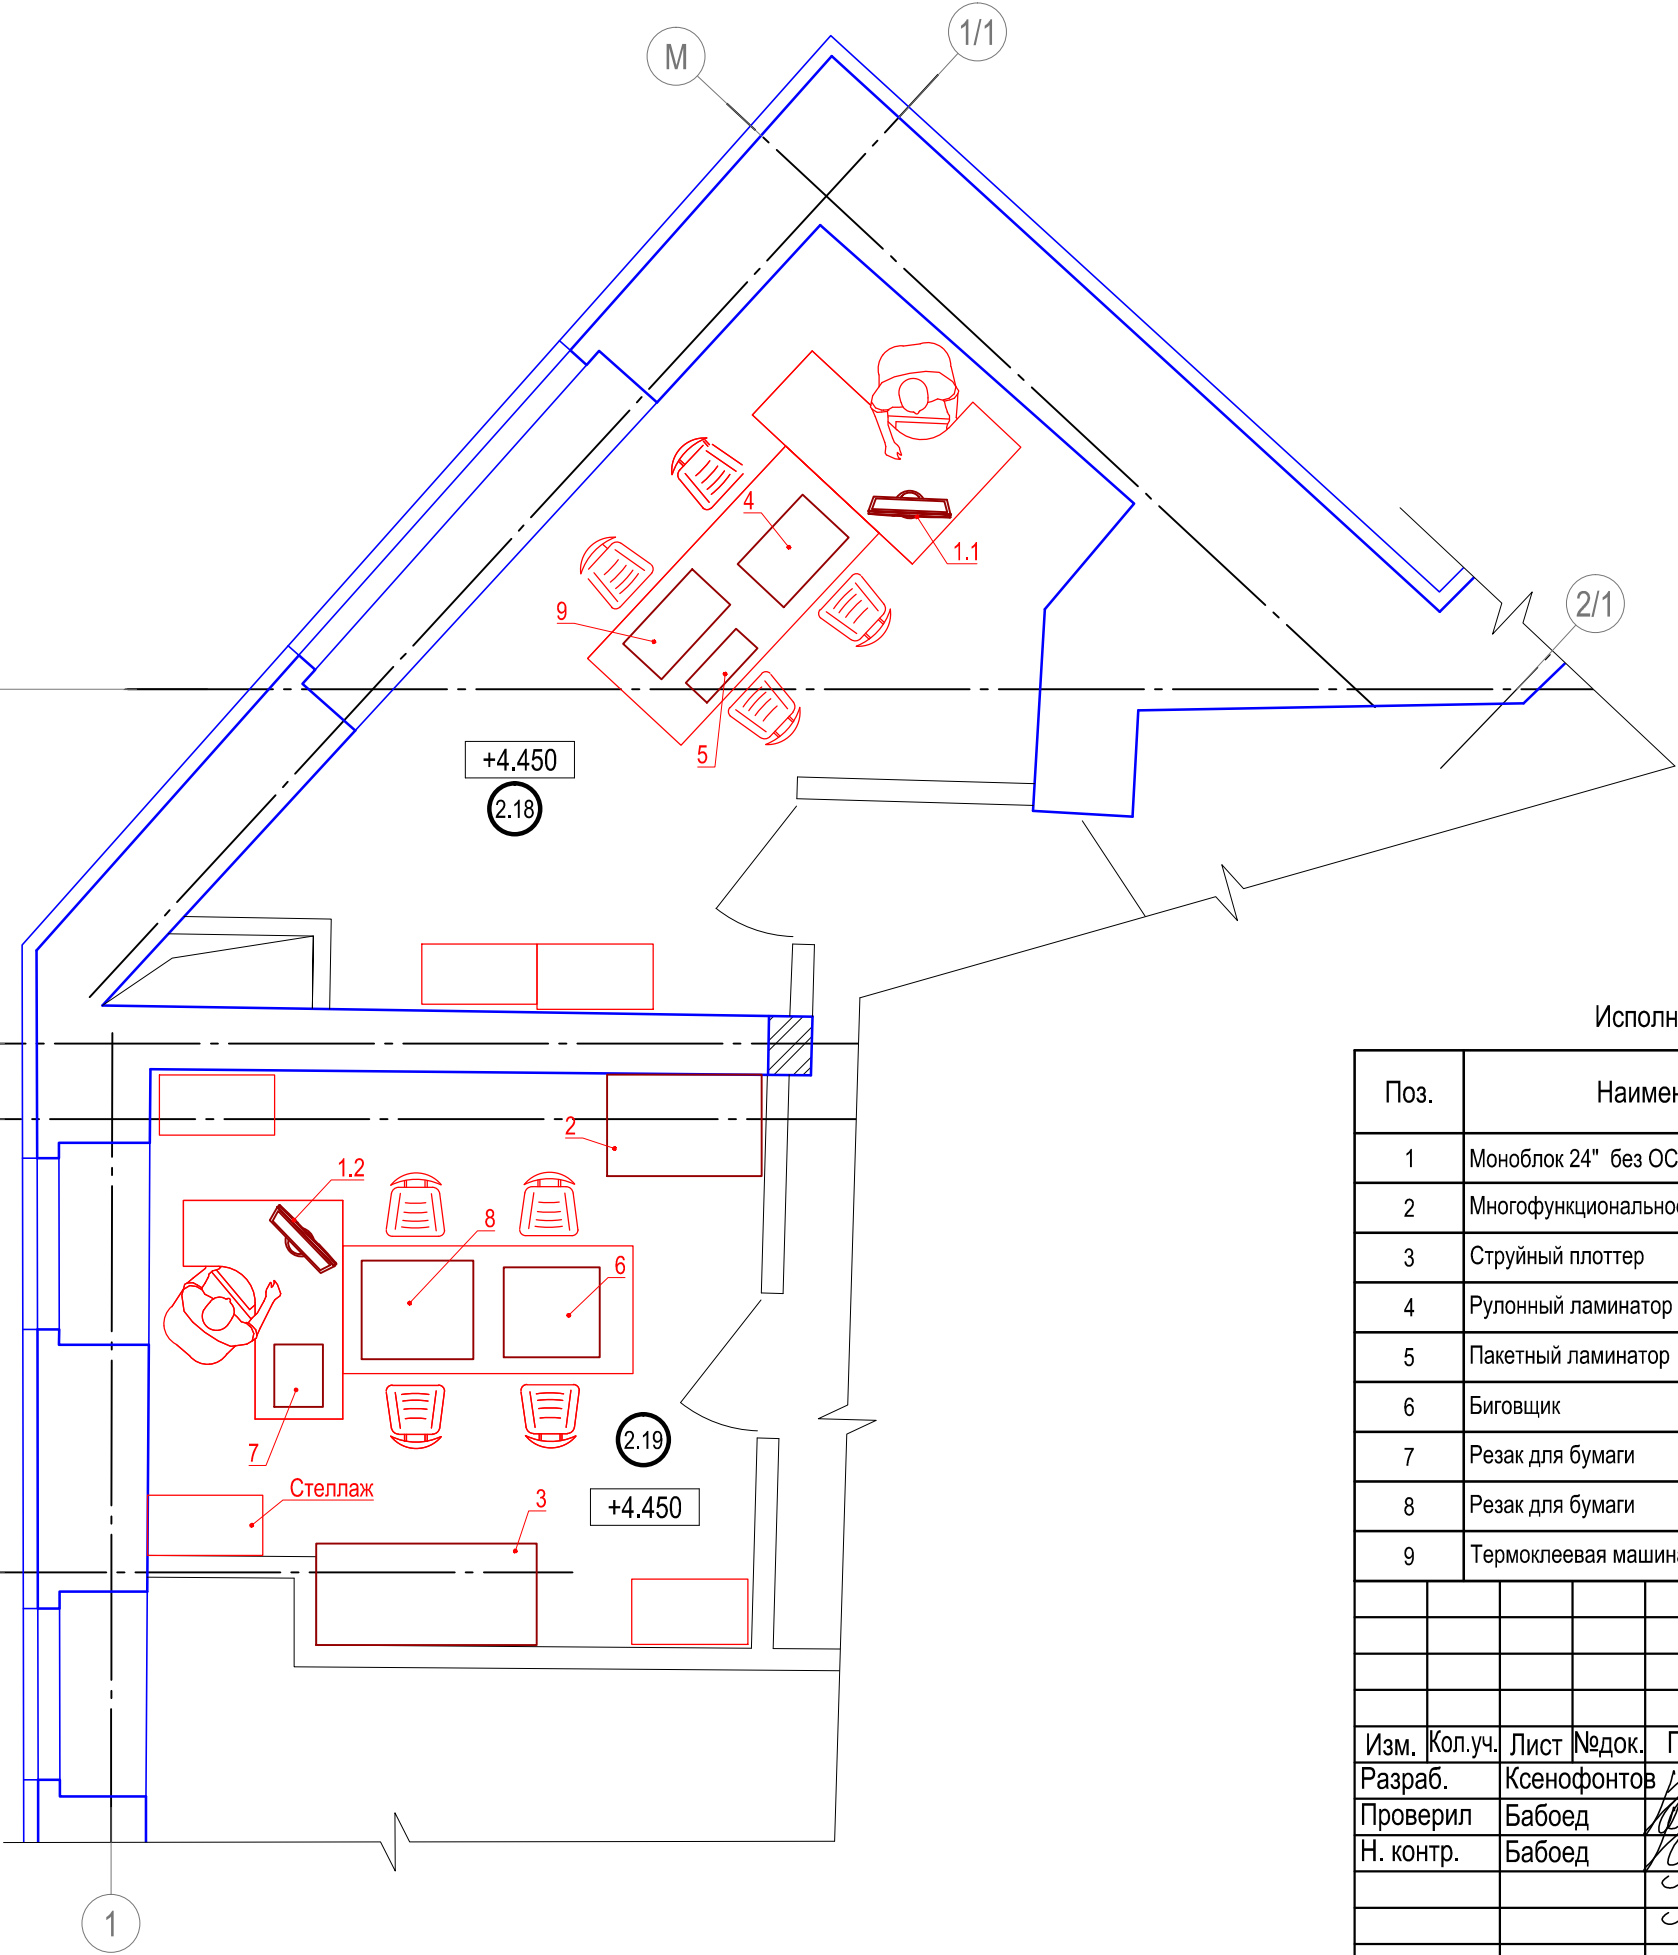

[illegible]

Экспликация помещений (Зэтаж)			
№№	Наименование	Площадь м2	Категория по взрыво-пожар опасности
3.2	Поточная аудитория	183,68	
3.3	Подсобное помещение	15,90	В4/ П-IIа
3.19	Коридор	6,10	

Инв. № подл.	Подпись и дата	Взам. инв. №	Согласовано	

[illegible]

Technical drawing of a lecture hall showing lighting layout and beam angles. The drawing includes dimensions for room height (1273, 1700, 1600), floor levels (+12.530, +12.330, +12.130, +11.930), and beam angles (24.9°, 11.6°). A red hatched area indicates a restricted zone for lighting fixtures, with a note: "В обозначенной области не должно находиться приборов освещения" (No lighting fixtures should be in this designated area). The drawing also shows the positions of four seated figures and a stage area.


Поз.	Наименование	Марка	Кол.	Примеч.
1	Экран INLINE-Motor Strato, 16:9	AVStumpfl BIM-SC310/R5	1	
2	Проектор инсталляционный с объективом, 8500лм, WUXGA	Panasonic PT-DZ870ELK+ET-DLE250	1	
3	Архитектурный лючок для подключения аудио- и видеосигналов	Extron Cable Cubby 700	1	
4	Монитор преподавателя	Dell P2314T	1	
5	Двухполосный, настенный громкоговоритель в деревянном корпусе.	Apart MASK8F-W	4	
6	Конденсаторный микрофон на "тусиной шее"	Beyerdynamic GM 305 T	1	
7	Планшет	Apple Ipad mini 2 ME277RU/A	1	
8	Стол преподавателя	Изделие индивидуального изготовления Ascreen 0415	1	
9	Шкаф 19"	Hyperline TTC-3268-SR-RAL9004	1	
10	Кронштейн для проектора	Vogels PPC 2555	1	
11	Направленная антенна, диапазон UHF	Beyerdynamic AT91	2	
12	Настенный кронштейн	Beyerdynamic MS50	2	
13	Настенный переключатель	Somfy Inis Uno	1	
14	Настольное крепление для сенсорной панели	Vogels PTS1205 + PTA3003	1	
15	Люк ревизионный 600х600 мм, стальной	104668	4	Петрович
16	Веб-камера	Prestel HD-PTZ110HM	2	
17	Полка для камеры	Prestel HD-WM1	2	
18	Интерактивная доска 16:10	Qomo QWB898 - 98"	1	
19	Ультракраткофокусный проектор	Optoma EH320UST	1	
20	Стойка УШМ-02	Ascreen	1	
21	Документ-камера	Qomo QD3900	1	

Примечания:


1. За отметку +7,900 принята отметка чистового пола помещения.
2. Высота установки оборудования указана до нижнего края.
3. * - размер для справок.

[illegible]

Выкопировка из плана 3-го этажа. Пом. 3.4. М (1:50)

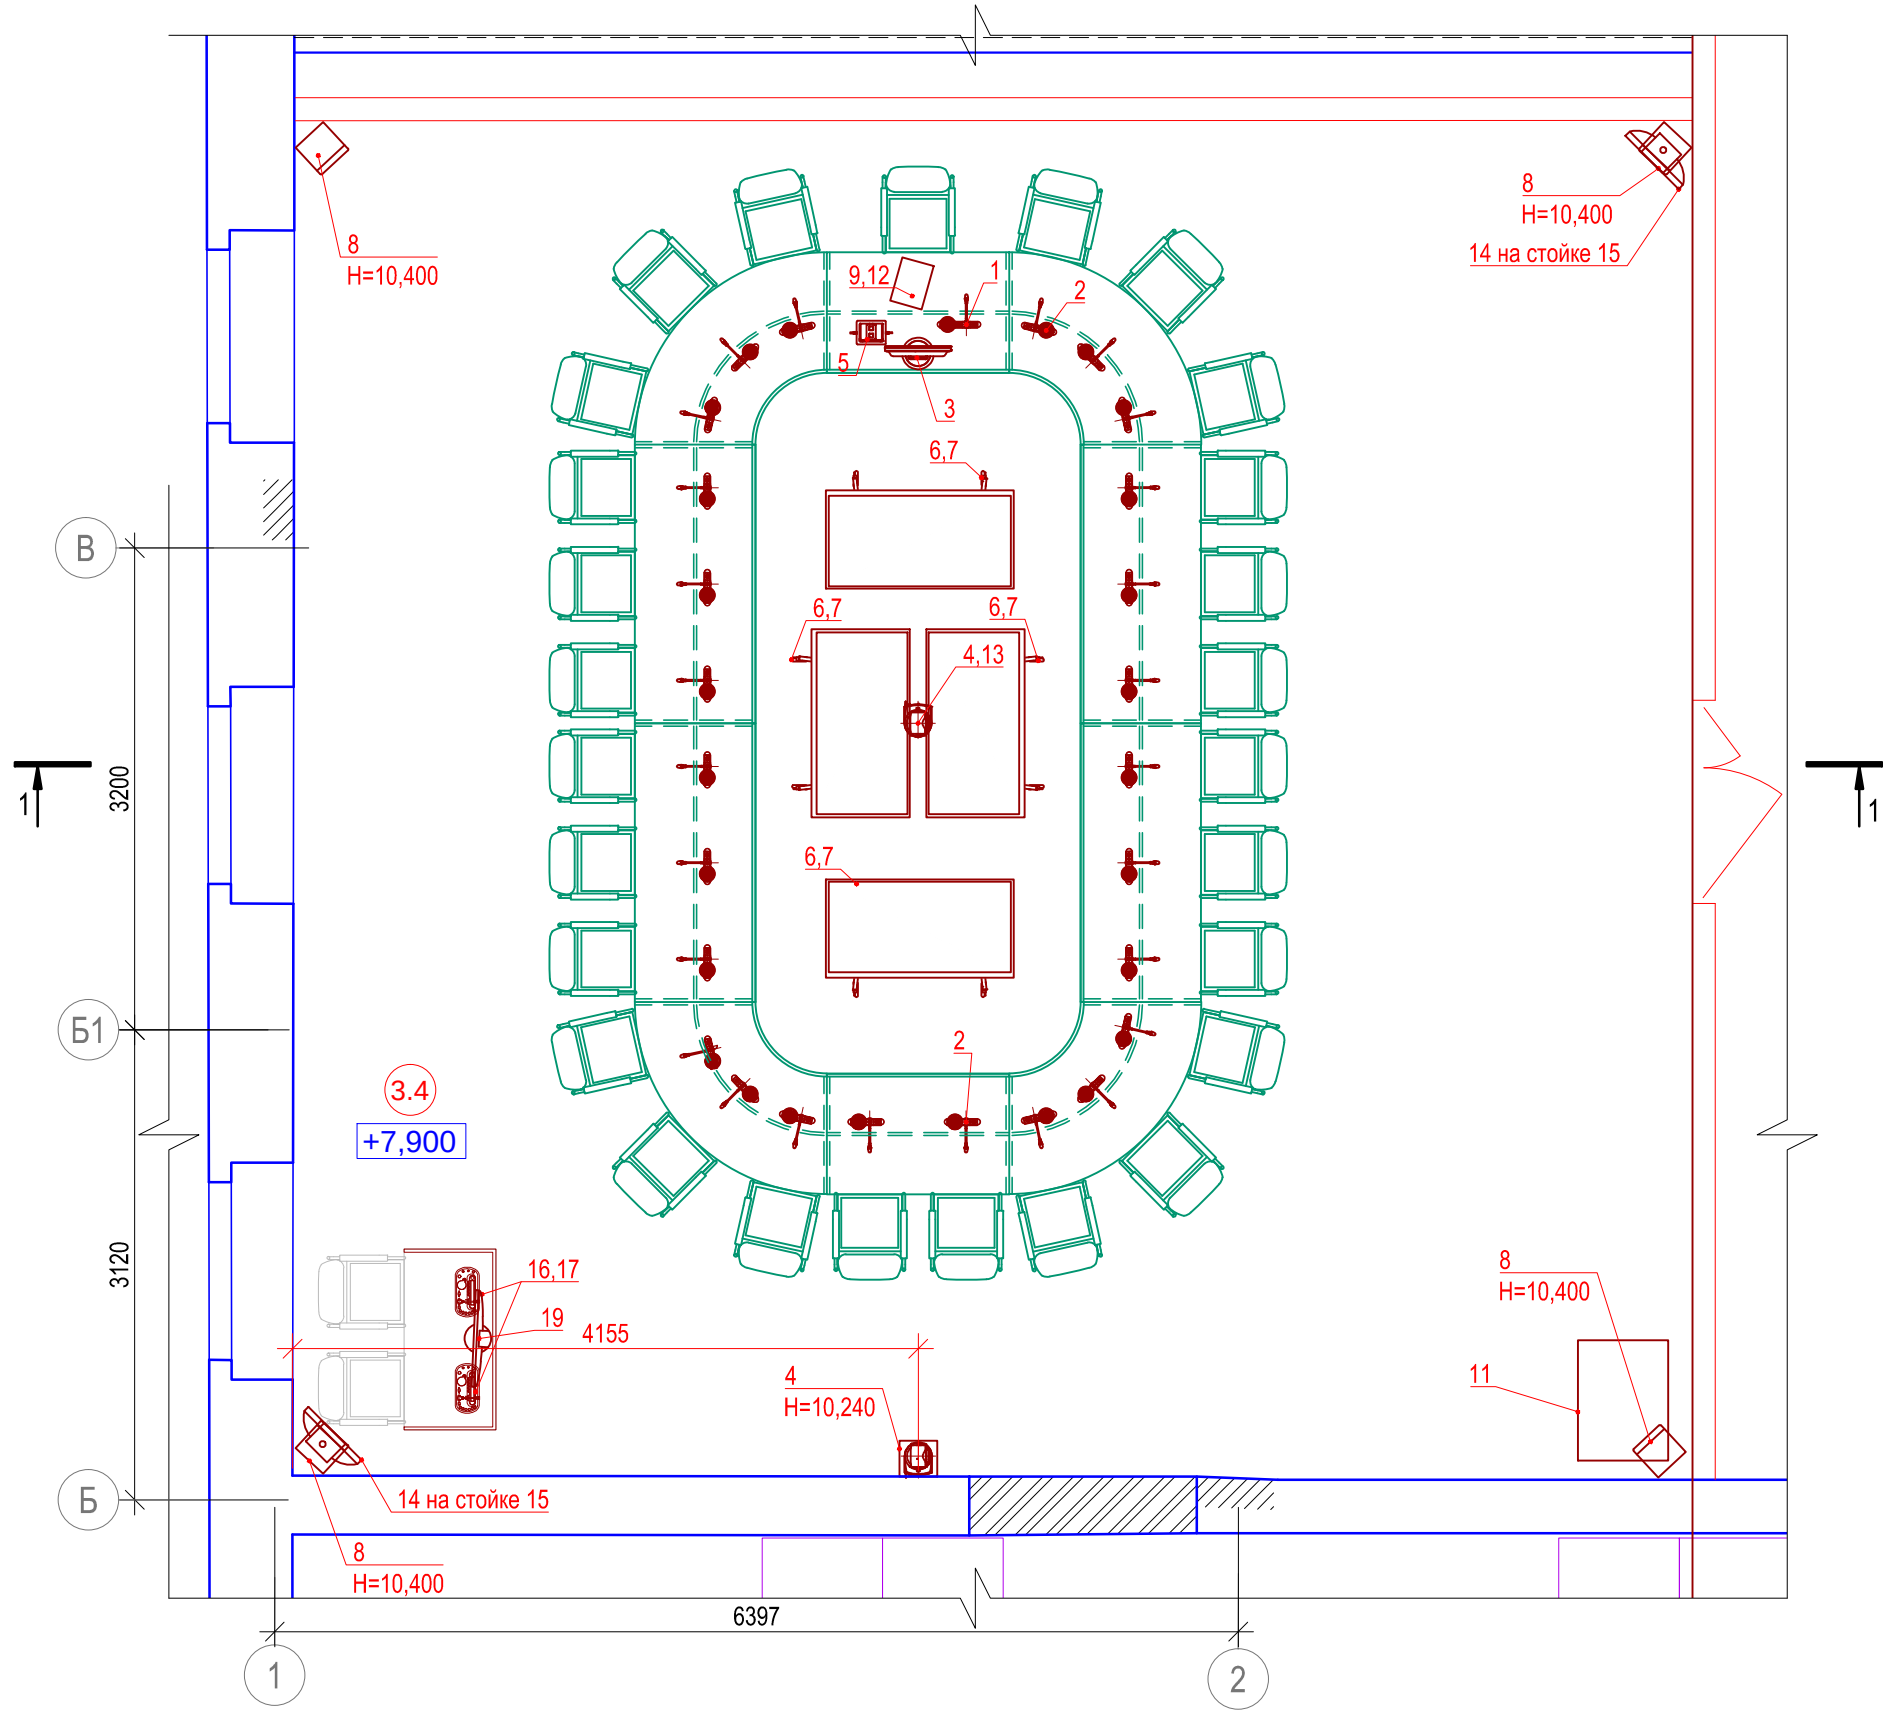

1-1 М (1:50)

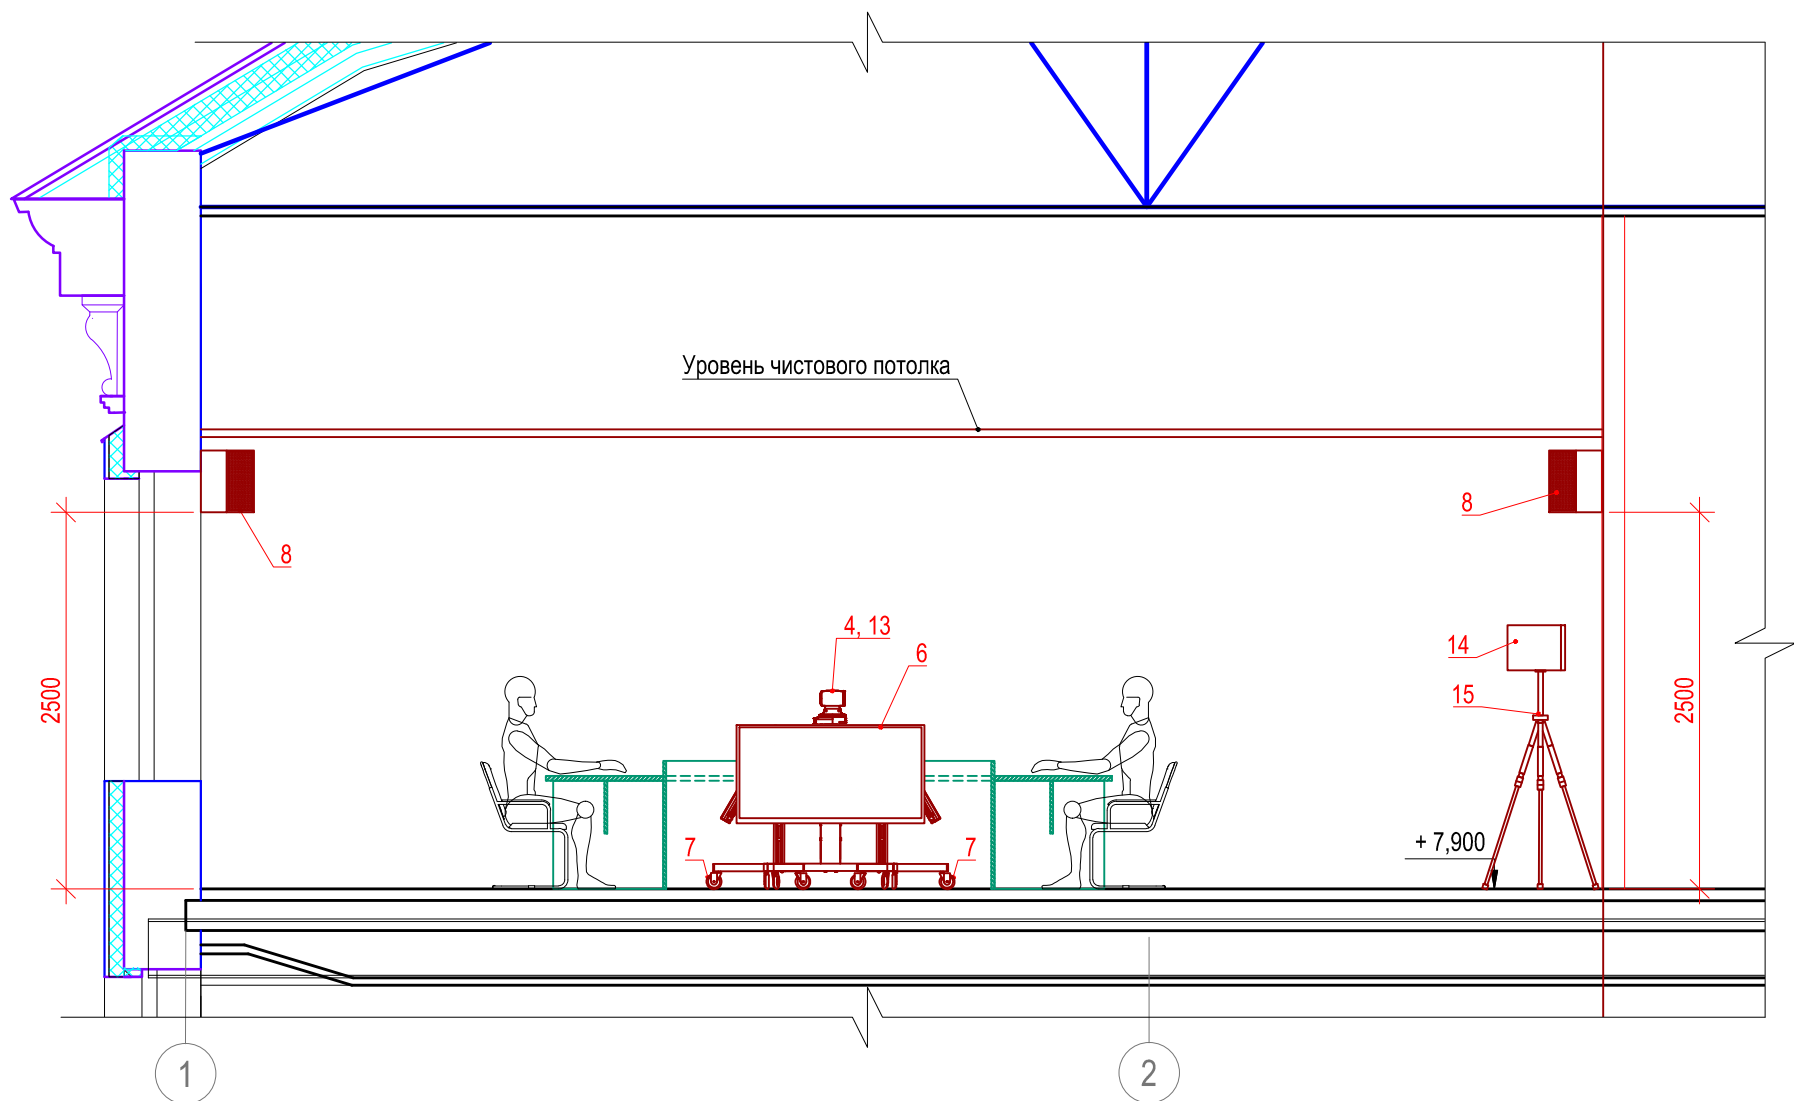

Исполнительная ведомость установленного оборудования в пом. 3.4


Поз.	Наименование	Марка	Кол-в о, шт	Масса ед., кг	Примеч.
1	Врезной микрофонный пульт председателя	Bosch	1		
2	Врезной микрофонный пульт участника	Bosch	26		
3	Монитор председателя	Dell S2240T	1		
4	Камера управляемая	Panasonic AW-HE130KEJ	2		
5	Архитектурный лючок для подключений аудио- и видеосигналов	Extron Cable Cubby 700	1		
6	ЖК-панель 55"	AMS DS55FHD	4	25,8	
7	Мобильный кронштейн для ЖК панели	SMS Flatscreen FH MT600	4		
8	Двухполосный, настенный громкоговоритель в деревянном корпусе.	Apart MASK8F-W	2		
9	Планшет	Apple Ipad mini 2 ME277RU/A	1		
10	Стол совещаний	Изделие индивидуального изготовлени Ascreen 0515	1		
11	Шкаф 19"	Hypertline TTC-4268-SR-RAL9004	1		
12	Настольное крепление для сенсорной панели	Vogels PTS1215 + PTA3003	1		
13	Стойка напольная	Изделие индивидуального изготовлени Ascreen 0715	1		

Оборудование синхронного перевода (переносимое из пом.1.11)



14	ИК-излучатель	Bosch LBB 4512/00	2		Мобильное
15	Универсальная напольная стойка	Bosch LBC 1259 / 01	2		Мобильное
16	Микрофон на гибком держателе, короткий	Bosch DCN-MICS	2		Мобильное
17	32-канальный пульт переводчика, светлый	Bosch DCN-IDESK-L	2		Мобильное
18	Кабина для синхроперевода	Multi-Caissees TB-0070	2		Мобильное
19	Монитор переводчиков	Dell S2240T	1		Мобильное

Экспликация помещений (3этаж)



№№	Наименование	Площадь м2	Категория по взрыво-пожар опасности
3.4	Аудитория для дискуссий	54,76	

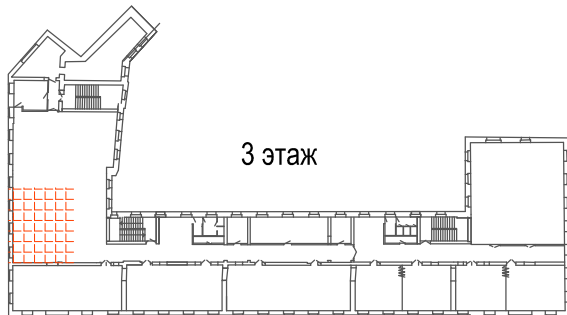

  Примечания:
1. За отметку +7,900 принята отметка чистового пола помещения.

						2016-BA-CC3.C7.1.3.4			
						Реконструкция здания, расположенного по адресу: г.Санкт-Петербург, пер.Чернорецкий, д.4-6, литера А, инв.№11000007			
Изм.	Кол.уч.	Лист	№док.	Подп.	Дата	Система мультимедийного обеспечения	Стадия	Лист	Листов
Разраб.		Ксенофонтов			01.18		ИД		1
Проверил		Бабоед			01.18				
Н. контр.		Бабоед			01.18	Исполнительная схема расположения оборудования в пом. 3.4	ООО "Аскрин" Санкт-Петербург		

Выкопировка из плана 3-го этажа. Пом. 3.6. М (1:50)

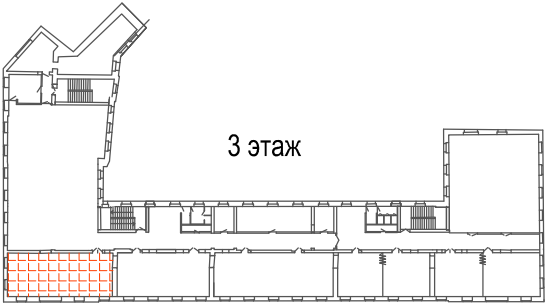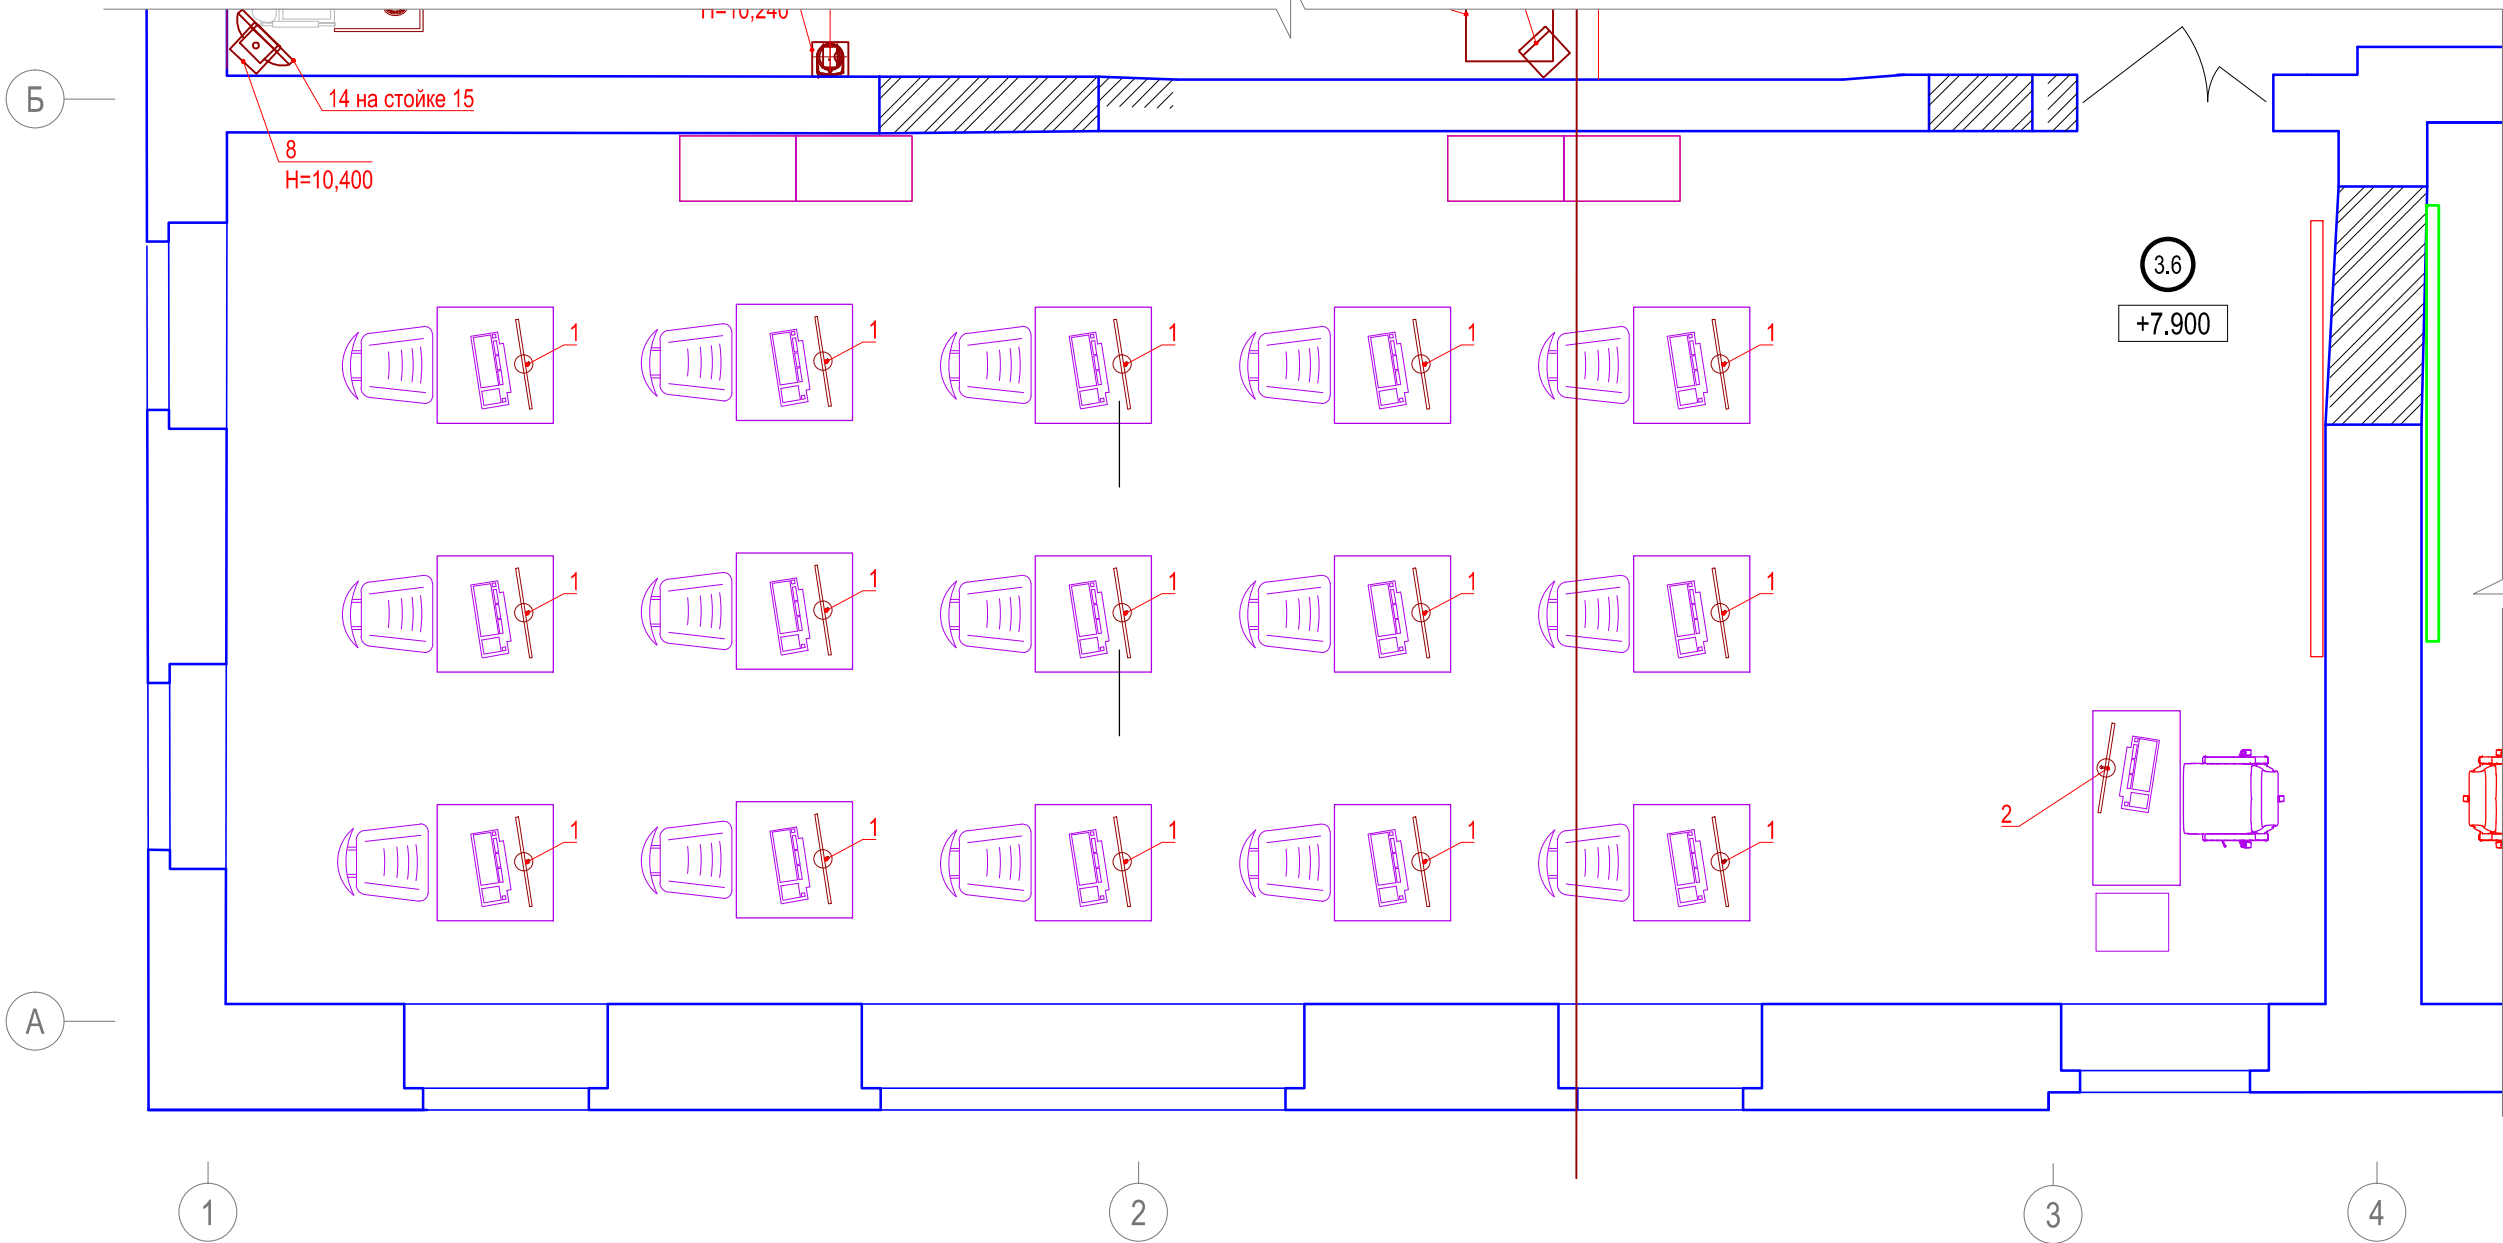

Примечания:
1. За отметку +7,900 принята отметка чистого пола помещения.

Экспликация помещений (3этаж)

№№	Наименование	Площадь м2	Категория по взрыво-пожар-опасности
3.6	Компьютерный класс	86,78	

2016-BA-CC3.C7.1.3.6

Реконструкция здания, расположенного по адресу: г.Санкт-Петербург, пер.Чернорецкий, д.4-6, литера А, инв.№11000007

Система мультимедийного обеспечения

Стадия	Лист	Листов
ИД		1

Исполнительная схема расположения оборудования в пом. 3.6

ООО "Аскрин" Санкт-Петербург


Исполнительная ведомость установленного оборудования в пом. 3.6

Поз.	Марка	Наименование	Кол.	Масса ед., кг	Примеч.
1	Моноблок 21,5" без ОС	Forsite W22i3450M	15		
2	Моноблок 24" без ОС	Forsite W24i5810DM	1		

Изм.	Кол.уч.	Лист	№док.	Подп.	Дата
Разраб.		Ксенофонтов			01.18
Проверил		Бабоед			01.18
Н. контр.		Бабоед			01.18

Согласовано				
Взам. инв.№				
Подпись и дата				
Инв. № подл.				

Выкопировка из плана 3-го этажа. Пом. 3.7 и 3.8. М (1:50)

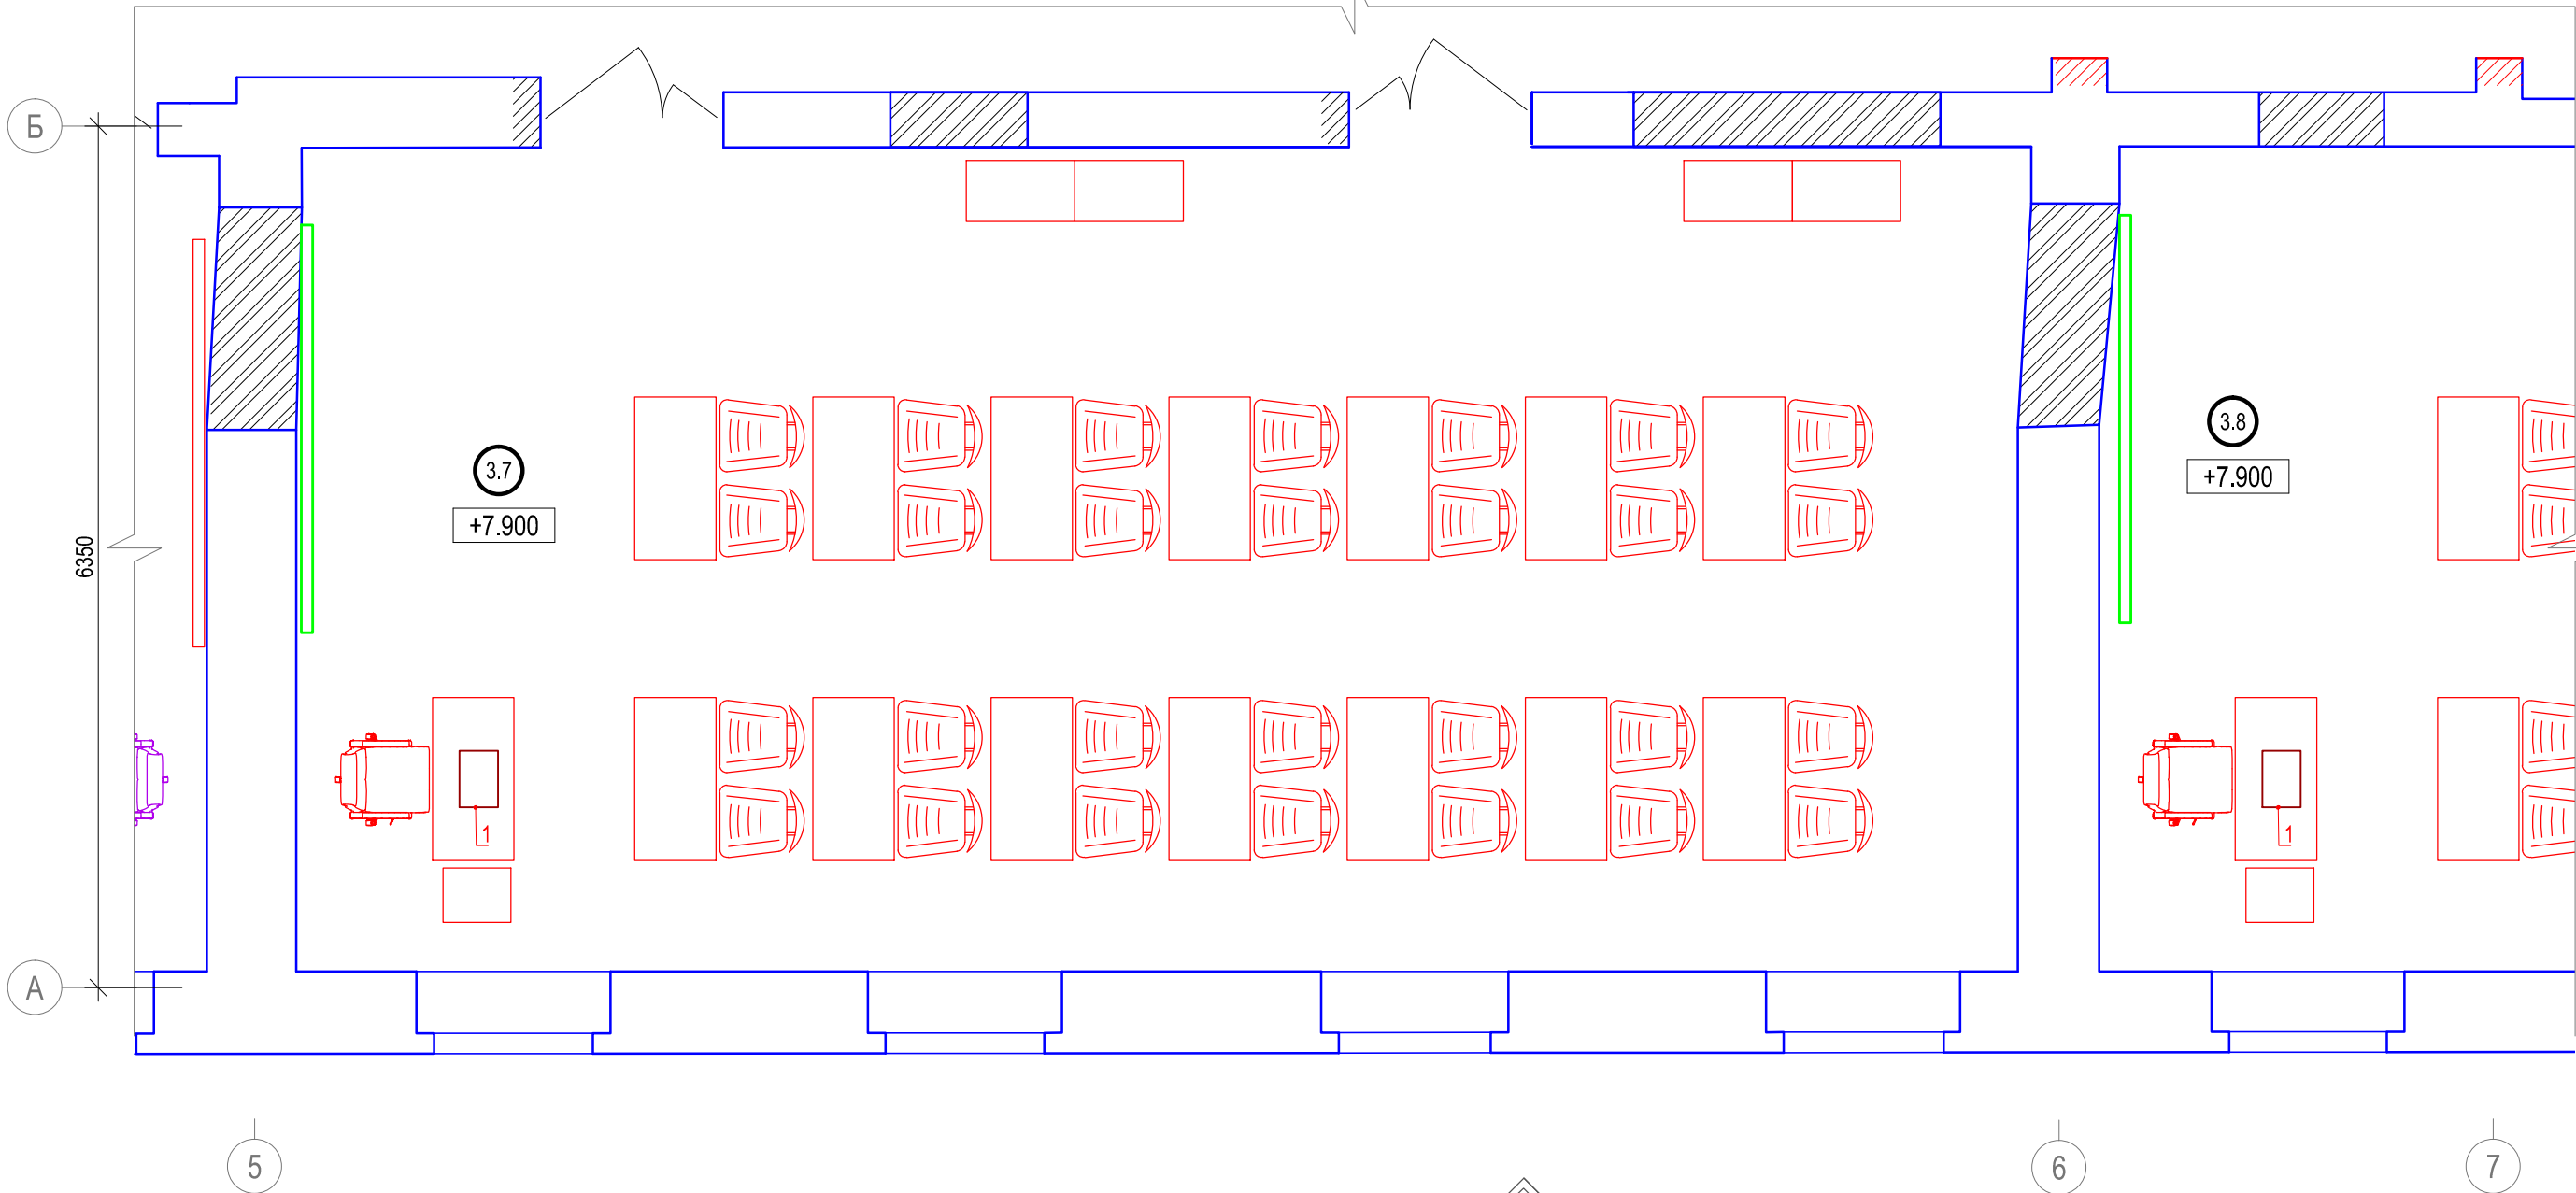

Примечания:
1. За отметку +7,900 принята отметка чистого пола помещения.

Экспликация помещений (3этаж)

№№	Наименование	Площадь м2	Категория по взрыво-пожар-опасности
3.8	Учебная аудитория	82,83	
3.7	Компьютерный класс	77,07	


Исполнительная ведомость установленного оборудования в пом. 3.7 (3.8 аналогично)

Поз.	Марка	Наименование	Кол.	Масса ед., кг	Примеч.
1	Ноутбук	Lenovo IdeaPad 110-17IKB	1		

2016-BA-CC3.C7.1.3.7					
Реконструкция здания, расположенного по адресу: г.Санкт-Петербург, пер.Чернорецкий, д.4-6, литера А, инв.№11000007					
Изм.	Кол.уч.	Лист	№док.	Подп.	Дата
Разраб.		Ксенофонтов			01.18
Проверил		Бабоед			01.18
Н. контр.		Бабоед			01.18
Система мультимедийного обеспечения				Стадия	Лист
				ИД	Листов
План расположения оборудования в пом. 3.7 и 3.8				ООО "Аскрин" Санкт-Петербург	
				1	

Согласовано				
Взам. инв.№				
Подпись и дата				
Инв. № подл.				

Выкопировка из плана 3-го этажа. Пом. 3.9. М (1:50)

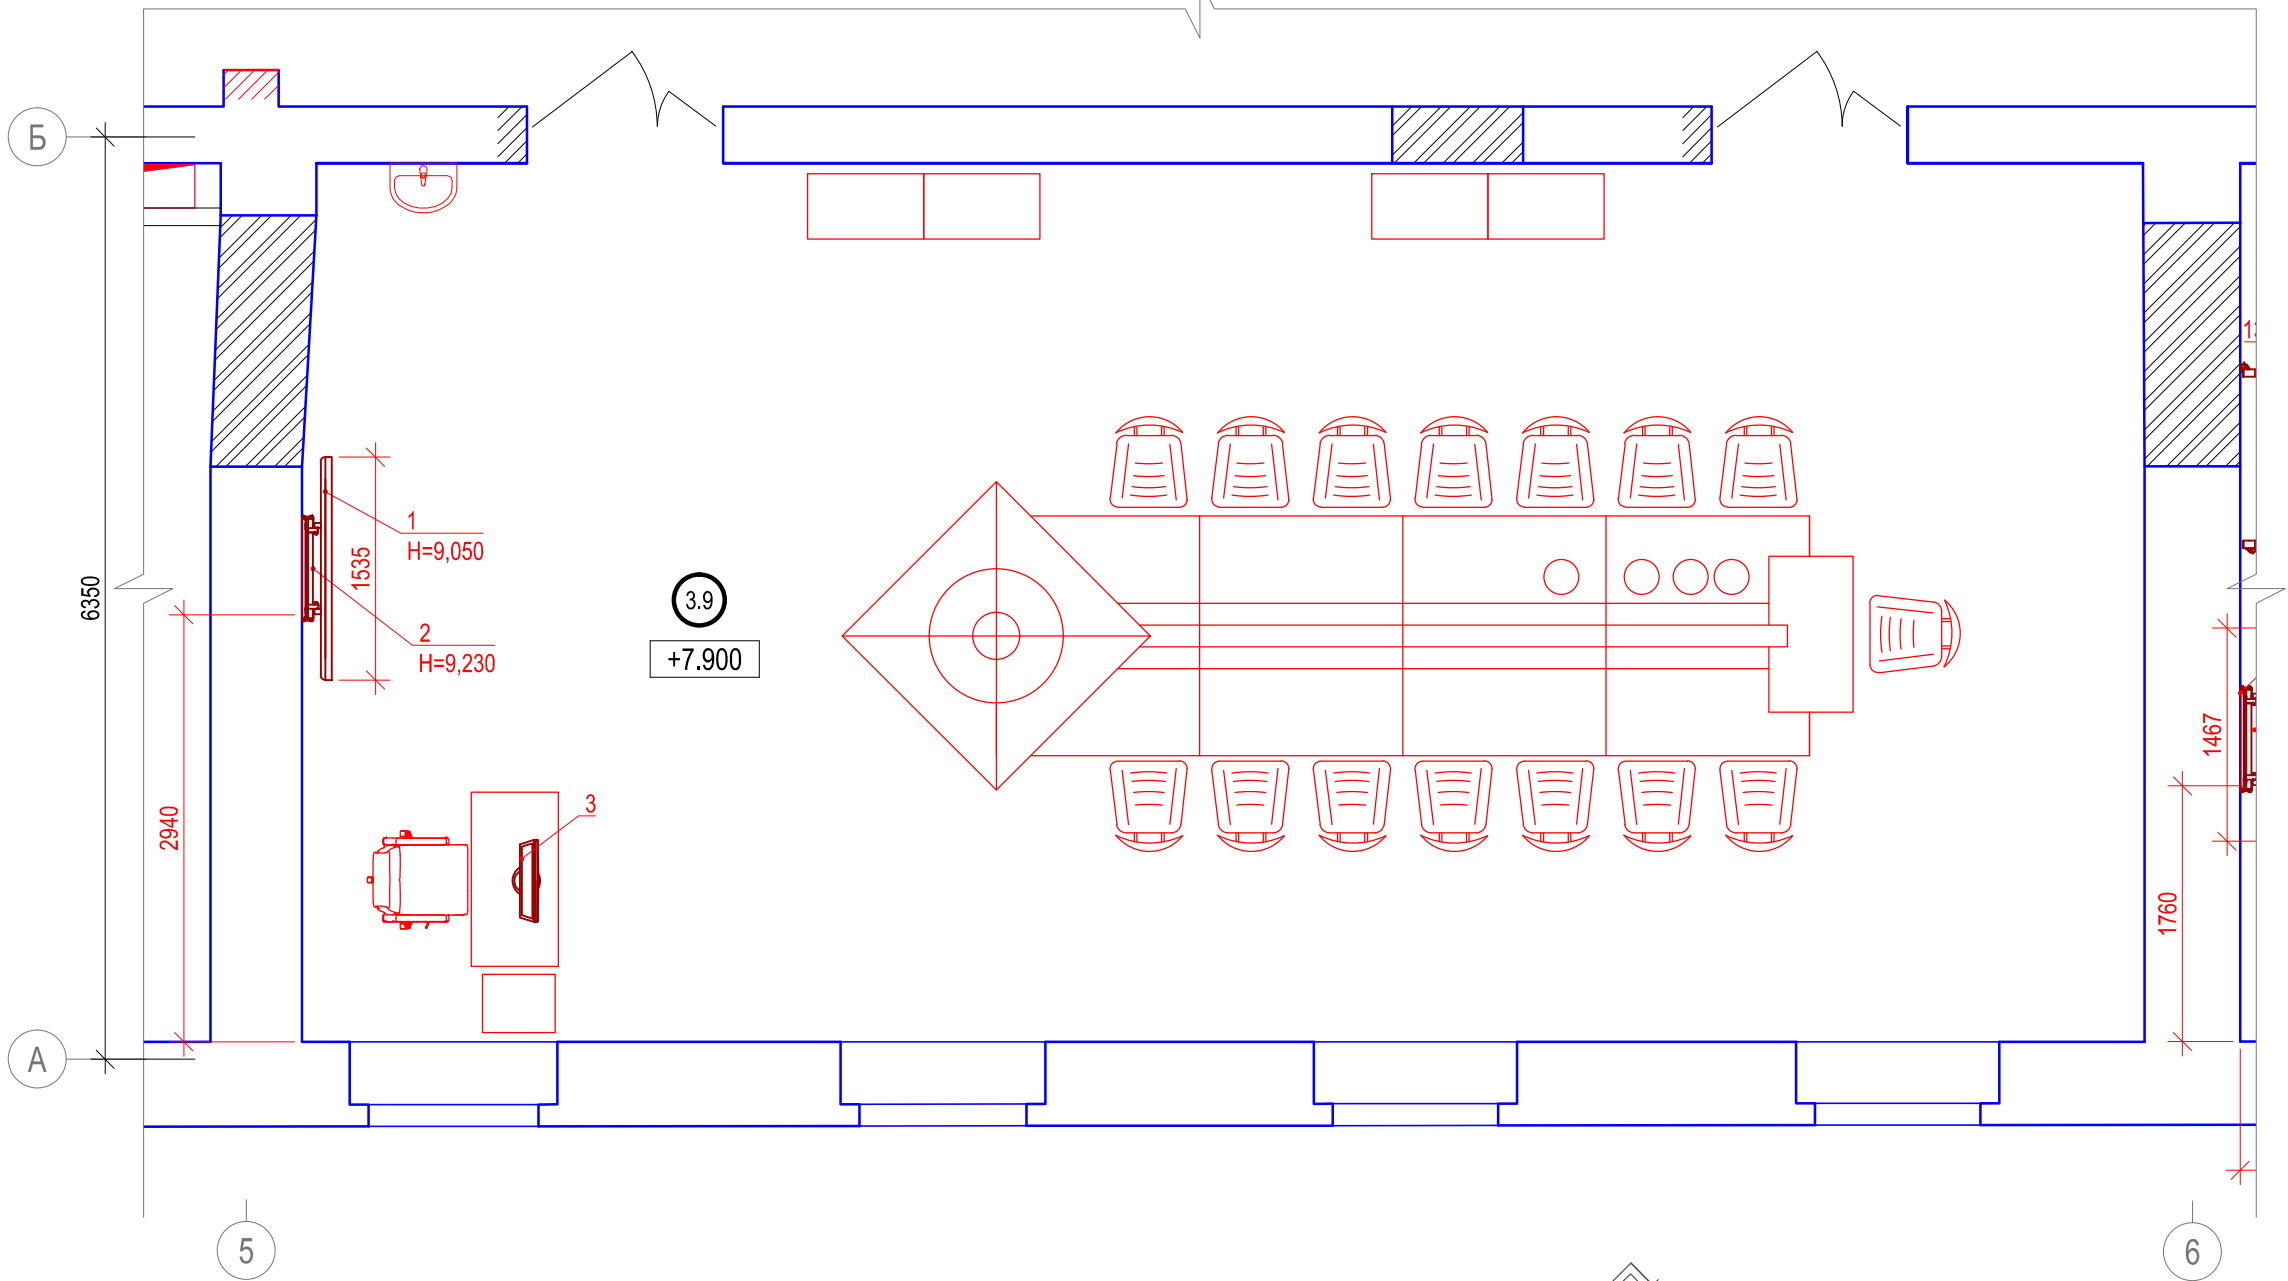

Примечания:
1. За отметку +7,900 принята отметка чистового пола помещения.



Экспликация помещений (3этаж)

№№	Наименование	Площадь м2	Категория по взрыво-пожар-опасности
3.9	Лаборатория КИПиА	76,60	


Исполнительная ведомость установленного оборудования в пом. 3.9

Поз.	Наименование	Марка	Кол.	Масса ед., кг	Примеч.
1	Профессиональная ЖК-панель	Samsung DM65E	1	46.1	
2	Кронштейн для ЖК панели	Vogels PFW6870	1		
3	Моноблок 24" без ОС	Forsite W24i5810DM	1		

2016-BA-CC3.C7.1.3.9					
Реконструкция здания, расположенного по адресу: г.Санкт-Петербург, пер.Чернорецкий, д.4-6, литера А, инв.№11000007					
Изм.	Кол.уч.	Лист	№док.	Подп.	Дата
Разраб.		Ксенофонтов			01.18
Проверил		Бабоед			01.18
Н. контр.		Бабоед			01.18
Система мультимедийного обеспечения				Стадия	Лист
Исполнительная схема расположения оборудования в пом. 3.9				ИД	Листов
					1
				ООО "Аскрин" Санкт-Петербург	

Согласовано				
Взам. инв.№				
Подпись и дата				
Инв. № подл.				

Выкопировка из плана 3-го этажа. Пом. 3.10. М (1:50)

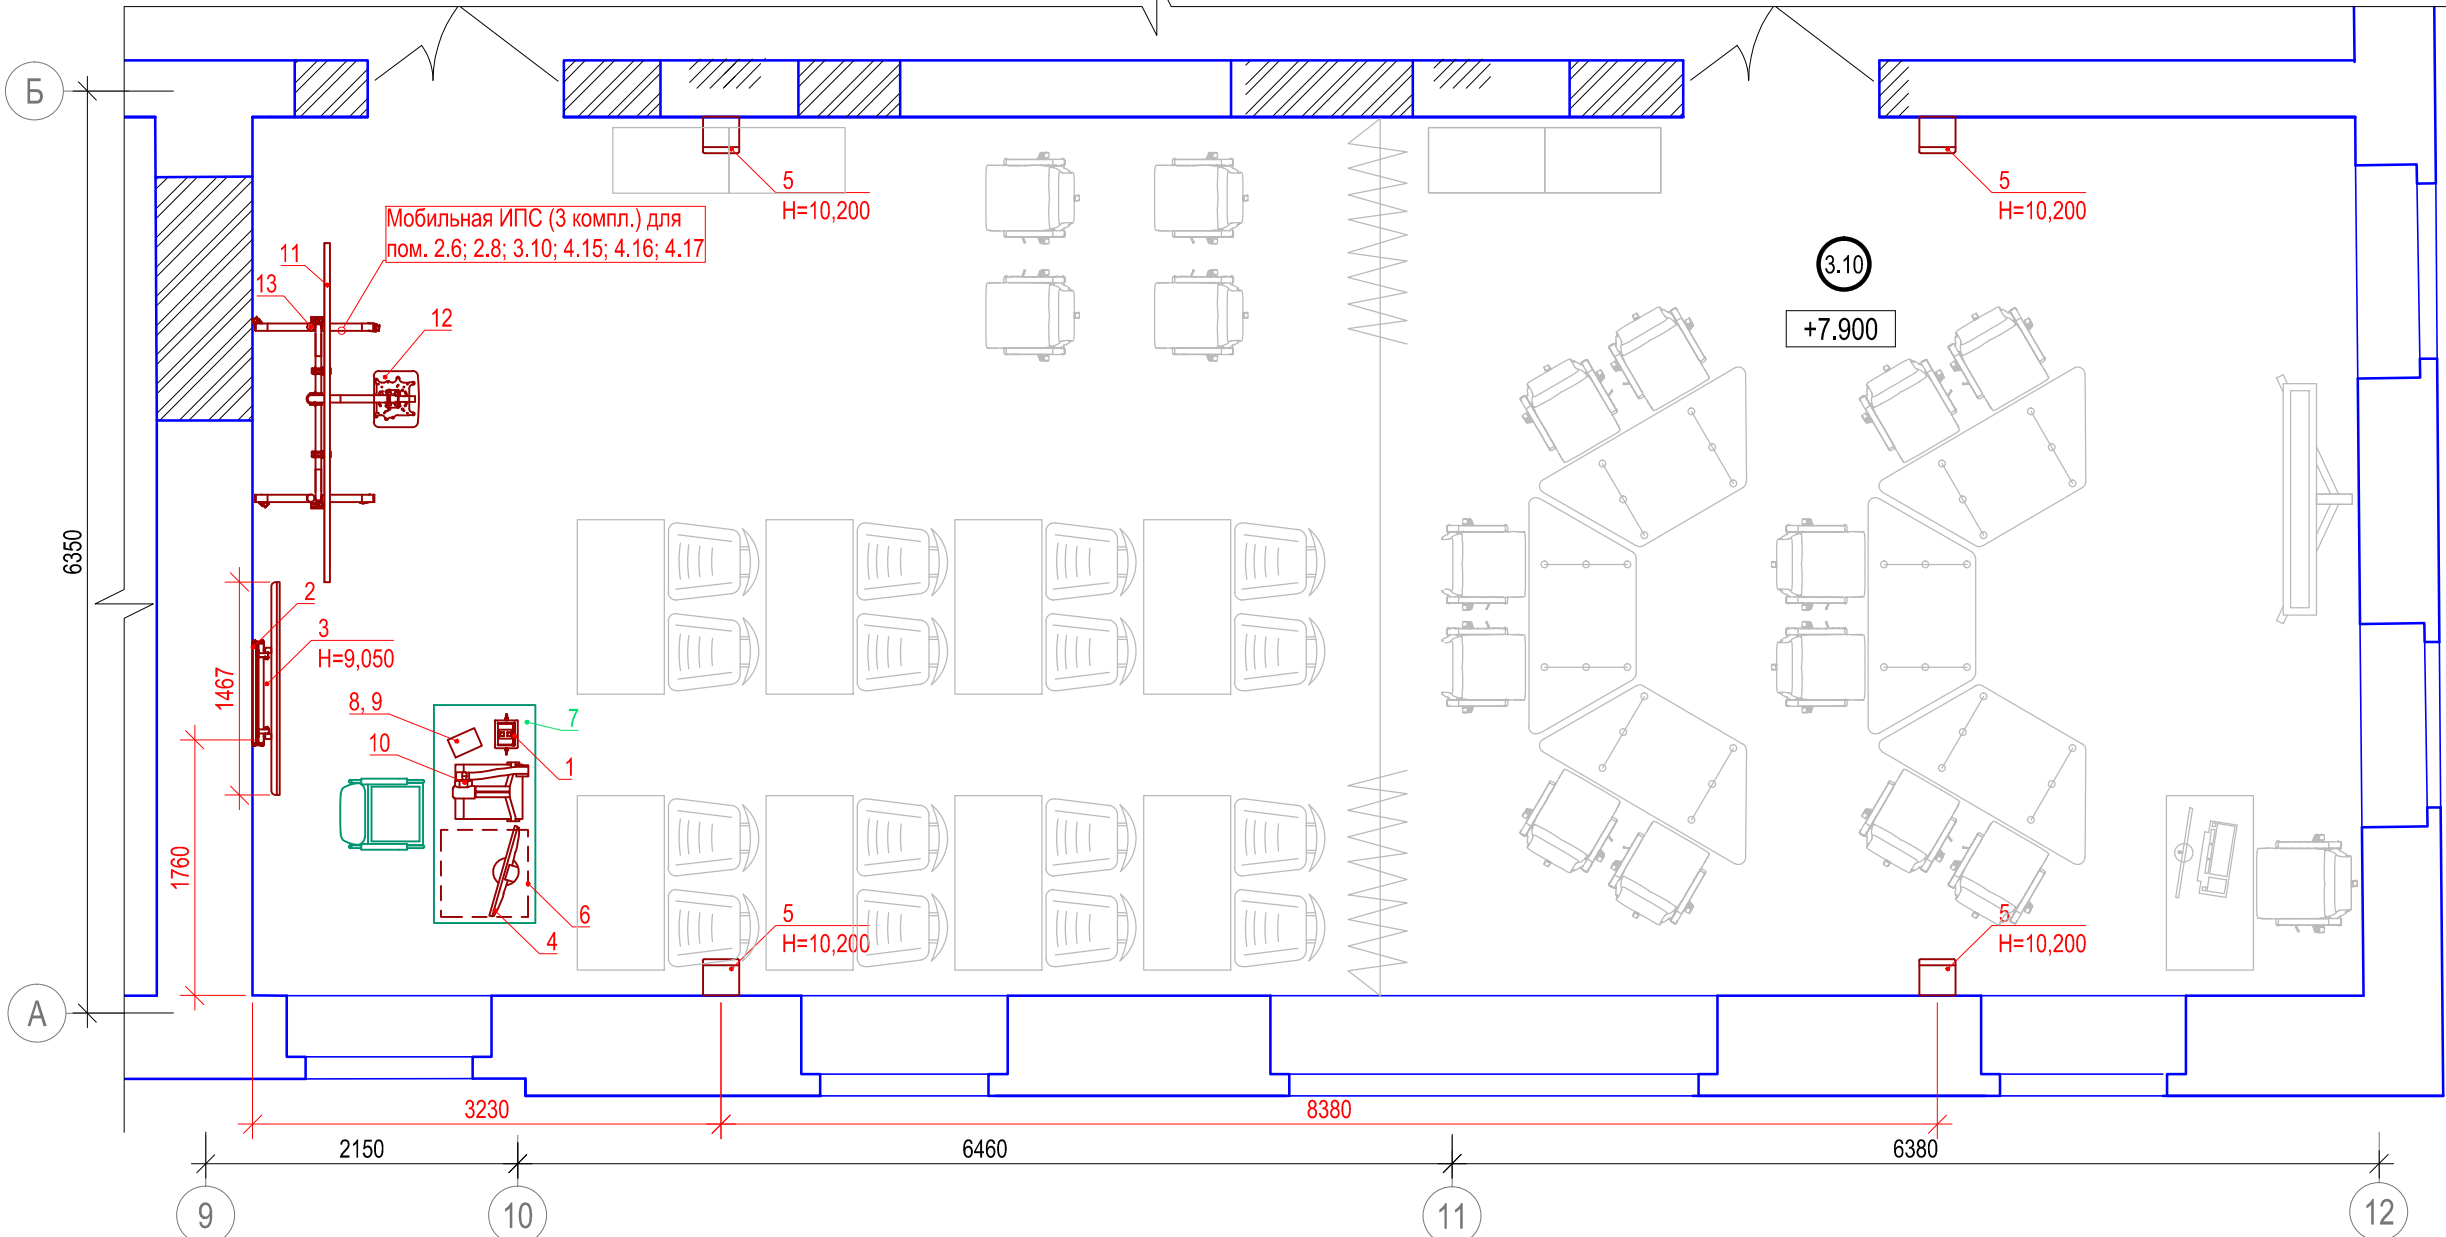


Исполнительная ведомость установленного оборудования в пом. 3.10

Поз.	Наименование	Марка	Кол-в о, шт	Масса ед., кг	Примечани е
1	Архитектурный лючок для подключений аудио- и видеосигналов	Extron Cable Cubby 700	1		
2	ЖК-панель 65"	Samsung DM65E	1	27,4	
3	Кронштейн для ЖК панели	Vogels PFW6870	1		
4	Монитор преподавателя	Dell P2314T	1		
5	Двухполосный, настенный громкоговоритель в деревянном корпусе.	Apart MASK8F-W	4		
6	Шкаф телекоммуникационный в сборе	Hyperline TWFS-FC-1266-GP-RAL9004	1		
7	Стол преподавателя	Изделие индивидуального изготовлени Ascreen Q415	1		
8	Настольное крепление для сенсорной панели	Vogels PTS1215 + PTA3003	1		
9	Планшет	Apple Ipad mini 2 ME277RU/A	1		
10	Документ-камера	Qomo QD3900	1		
11	Интерактивная доска 16:10	Qomo QWB898 - 98"	1		
12	Ультракороткофокусный проектор	Optoma EH320UST	1		
13	Стойка УШМ-02	Ascreen	1		

Примечания:
1. За отметку +7,900 принята отметка чистового пола помещения.
2. Высота установки оборудования указана до нижнего края.

Экспликация помещений (3этаж)

№№	Наименование	Площадь м2	Категория по взрыво-пожар- опасности
3.10	Учебная аудитория	87,77	

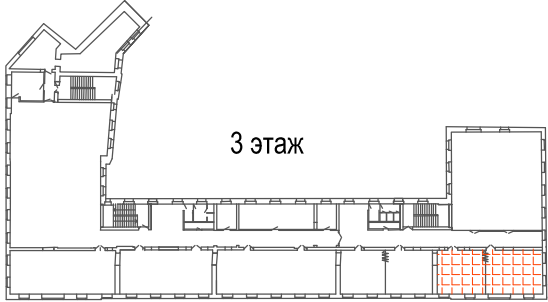

2016-BA-CC3.C7.1.3.10

Реконструкция здания, расположенного по адресу: г.Санкт-Петербург, пер.Чернорецкий, д.4-6, литера А, инв.№11000007

Изм.	Кол.уч.	Лист	№док.	Подп.	Дата
Разраб.		Ксенофонтов			01.18
Проверил		Бабоед			01.18
Н. контр.		Бабоед			01.18



Система мультимедийного обеспечения

Стадия	Лист	Листов
ИД		1

Исполнительная схема расположения оборудования в пом. 3.10

ООО "Аскрин" Санкт-Петербург

Выкопировка из плана 3-го этажа. Пом. 3.14. М (1:50)

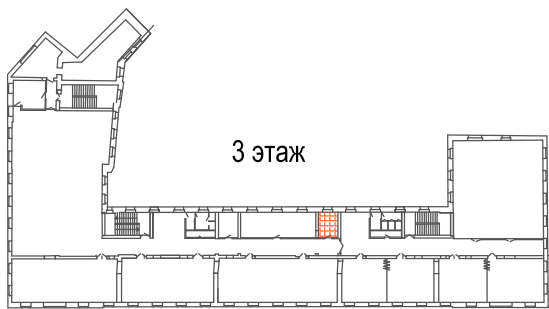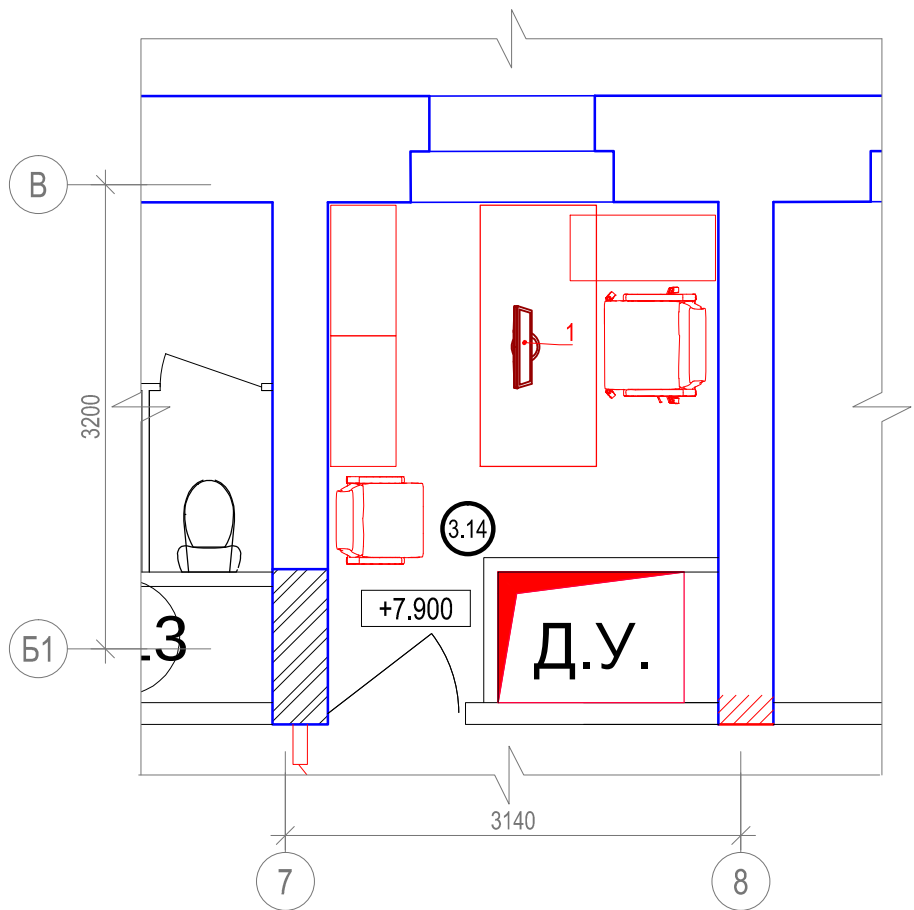

Примечания:
1. За отметку +7,900 принята отметка чистого пола помещения.

Экспликация помещений (3этаж)


№№	Наименование	Площадь м2	Категория по взрыво-пожар- опасности
3.14	Кабинет начальника кафедры	7,66	

Исполнительная ведомость установленного оборудования в пом. 3.14


Поз.	Наименование	Марка	Кол.	Масса ед., кг	Примеч.
1	Моноблок 24" без ОС	Forsite W24i5810DM	1		

2016-BA-CC3.C7.1.3.14					
Реконструкция здания, расположенного по адресу: г.Санкт-Петербург, пер.Чернорецкий, д.4-6, литера А, инв.№11000007					
Изм.	Кол.уч.	Лист	№док.	Подп.	Дата
Разраб.		Ксенофонов			01.18
Проверил		Бабоед			01.18
Н. контр.		Бабоед			01.18
Система мультимедийного обеспечения				Стадия	Лист
				ИД	Листов
Исполнительная схема расположения оборудования в пом. 3.14				ООО "Аскрин" Санкт-Петербург	

Инв. № подл.	Подпись и дата	Взам. инв.№	Согласовано		


 


№№	Наименование	Площадь м2	Категория по взрыво-пожар- опасности
3.15	Деканат	20,98	

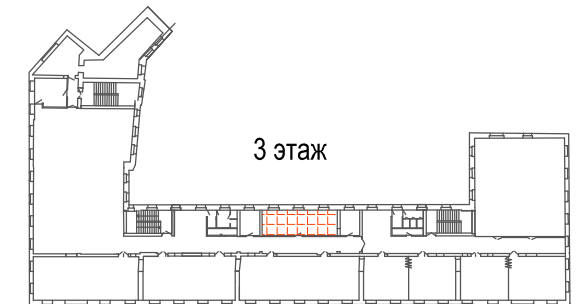

Поз.	Наименование	Марка	Кол-в о, шт	Масса ед., кг	Примеч.
1	2-полосная акустическая система	Tannoy Di5 DCt	2		
2	ПК - моноблок	DELL Inspiron 3263	1		
Изм.	Кол.уч.	Лист	№ док.	Подп.	Дата
Разраб.	Ксенофонтов				01.18
Проверил	Бабоед				01.18
Н. контр.	Бабоед				01.18

Выкопировка из плана 3-го этажа. Пом. 3.16. М (1:50)

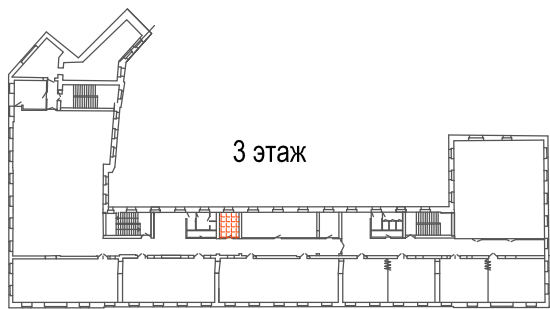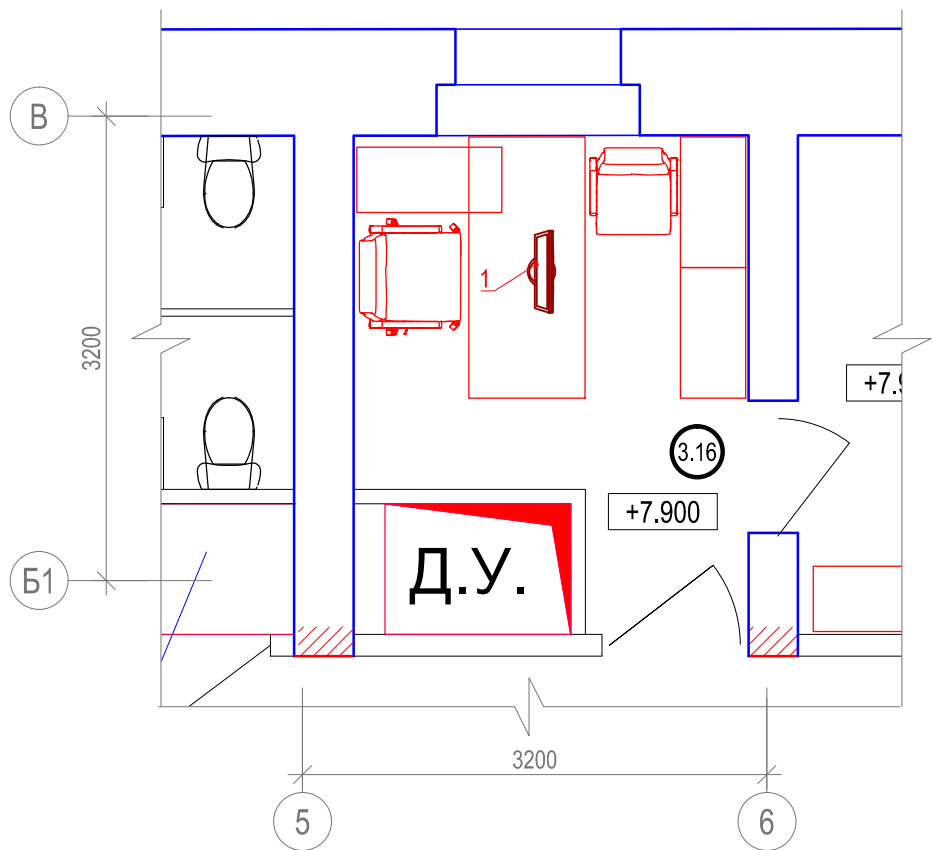

Примечания:
1. За отметку +7,900 принята отметка чистого пола помещения.


Экспликация помещений (3этаж)

№№	Наименование	Площадь м2	Категория по взрыво-пожар- опасности
3.16	Кабинет начальника кафедры	7,76	

Исполнительная ведомость установленного оборудования в пом. 3.16

Поз.	Наименование	Марка	Кол.	Масса ед., кг	Примеч.
1	Моноблок 24" без ОС	Forsite W24i5810DM	1		
2016-BA-CC3.C7.1.3.16					
Реконструкция здания, расположенного по адресу: г.Санкт-Петербург, пер.Чернорецкий, д.4-6, литера А, инв.№11000007					
Изм.	Кол.уч.	Лист	№док.	Подп.	Дата
Разраб.		Ксенофонтов			01.18
Проверил		Бабоед			01.18
Н. контр.		Бабоед			01.18
Система мультимедийного обеспечения				Стадия	Лист
				ИД	Листов
Исполнительная схема расположения оборудования в пом. 3.16				ООО "Аскрин" Санкт-Петербург	

Выкопировка из плана мансарды. Пом. 4.1. М (1:50)

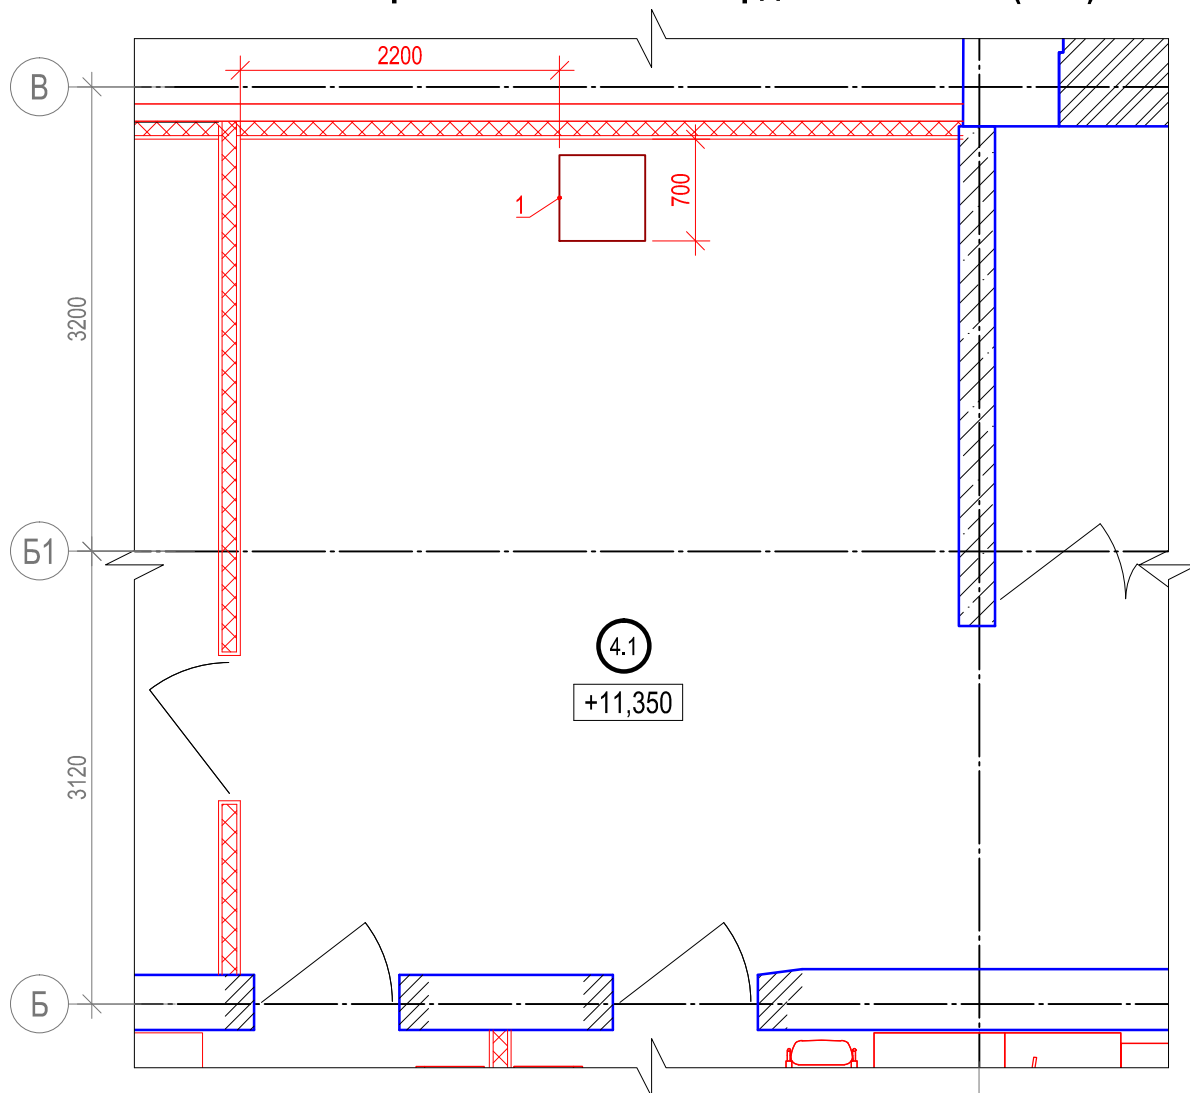


Примечания:

1. За отметку +11,350 принята отметка чистового пола помещения.
2. Высота установки оборудования указана до нижнего края.

Экспликация помещений (мансарда)

№№	Наименование	Площадь м2	Категория по взрыво-пожар-опасности
4.1	Коридор	113,60	

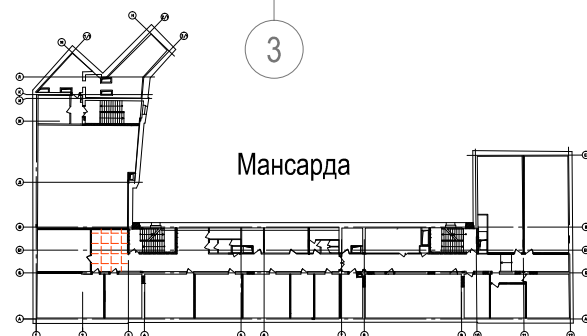

Исполнительная ведомость установленного оборудования в пом. 4.1

Поз.	Наименование	Марка, тип	Кол.	Масса ед., кг	Примеч.
1	МФУ	Kyocera FS-C8525MFP	1		
2016-BA-CC3.C7.1.4.1					
Реконструкция здания, расположенного по адресу: г.Санкт-Петербург, пер.Чернорецкий, д.4-6, литера А, инв.№11000007					
Изм.	Кол.уч.	Лист	№док.	Подп.	Дата
Разраб.		Ксенофонов			01.18
Проверил		Бабоед			01.18
Н. контр.		Бабоед			01.18
Система мультимедийного обеспечения				Стадия	Лист
				ИД	Листов
Исполнительная схема расположения оборудования в пом. 4.1				ООО "Аскрин" Санкт-Петербург	


Согласовано

Взам. инв.№

Подпись и дата

Инв. № подл.

Выкопировка из плана мансарды. Пом. 4.2. М (1:50)

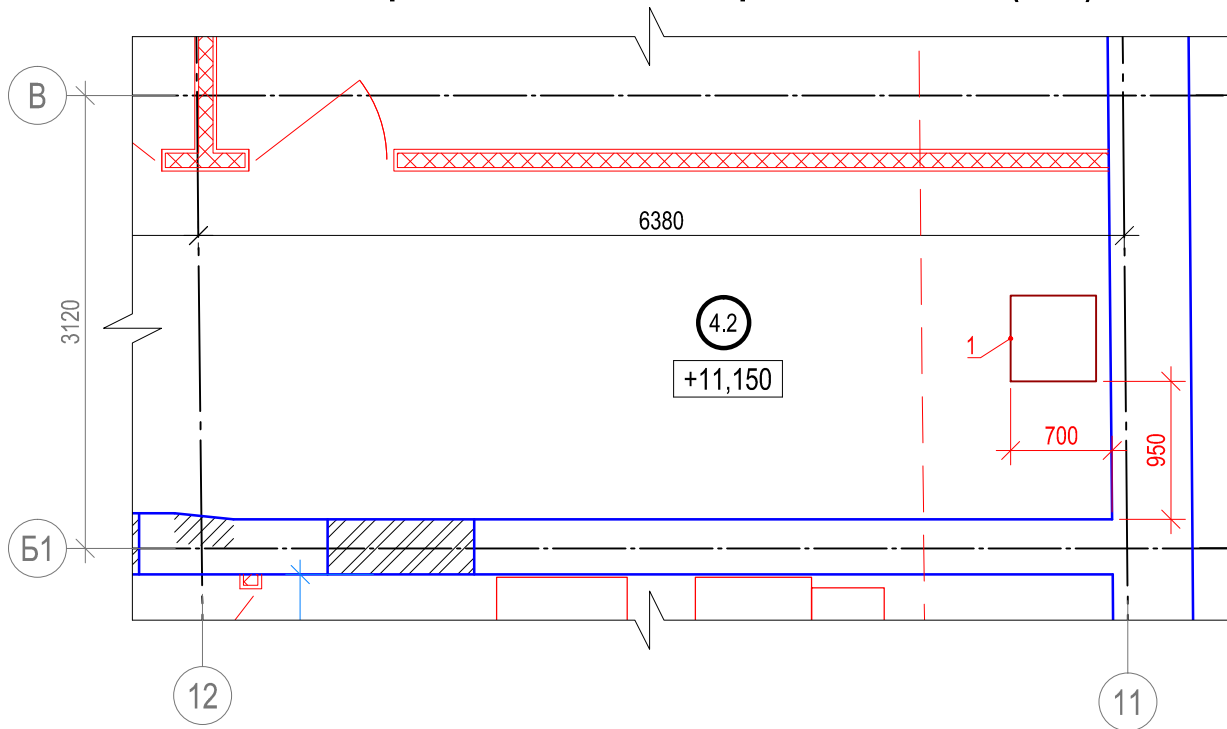


Примечания:

1. За отметку +11,150 принята отметка чистого пола помещения.
2. Высота установки оборудования указана до нижнего края.

Экспликация помещений (мансарда)

№№	Наименование	Площадь м2	Категория по взрыво-пожар-опасности
4.2	Коридор	81,75	

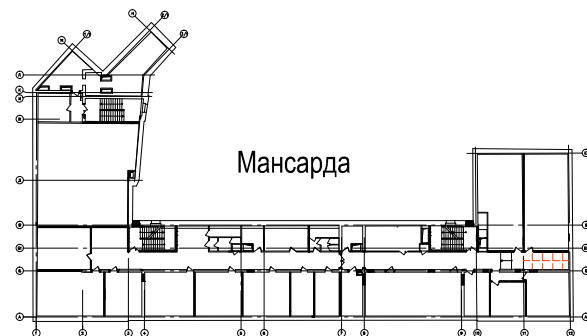

Исполнительная ведомость установленного оборудования в пом. 4.2

Поз.	Наименование	Марка, тип	Кол.	Масса ед., кг	Примеч.
1	МФУ	Kyocera FS-C8525MFP	1		
2016-BA-CC3.C7.1.4.2					
Реконструкция здания, расположенного по адресу: г.Санкт-Петербург, пер.Чернорецкий, д.4-6, литера А, инв.№11000007					
Изм.	Кол.уч.	Лист	№док.	Подп.	Дата
Разраб.		Ксенофонтов			01.18
Проверил		Бабоед			01.18
Н. контр.		Бабоед			01.18
Система мультимедийного обеспечения				Стадия	Лист
				ИД	Листов
Исполнительная схема расположения оборудования в пом. 4.2				ООО "Аскрин" Санкт-Петербург	


Согласовано

Взам. инв.№

Подпись и дата

Инв. № подл.


Выкопировка из плана мансарды. Пом. 4.4. М (1:50)

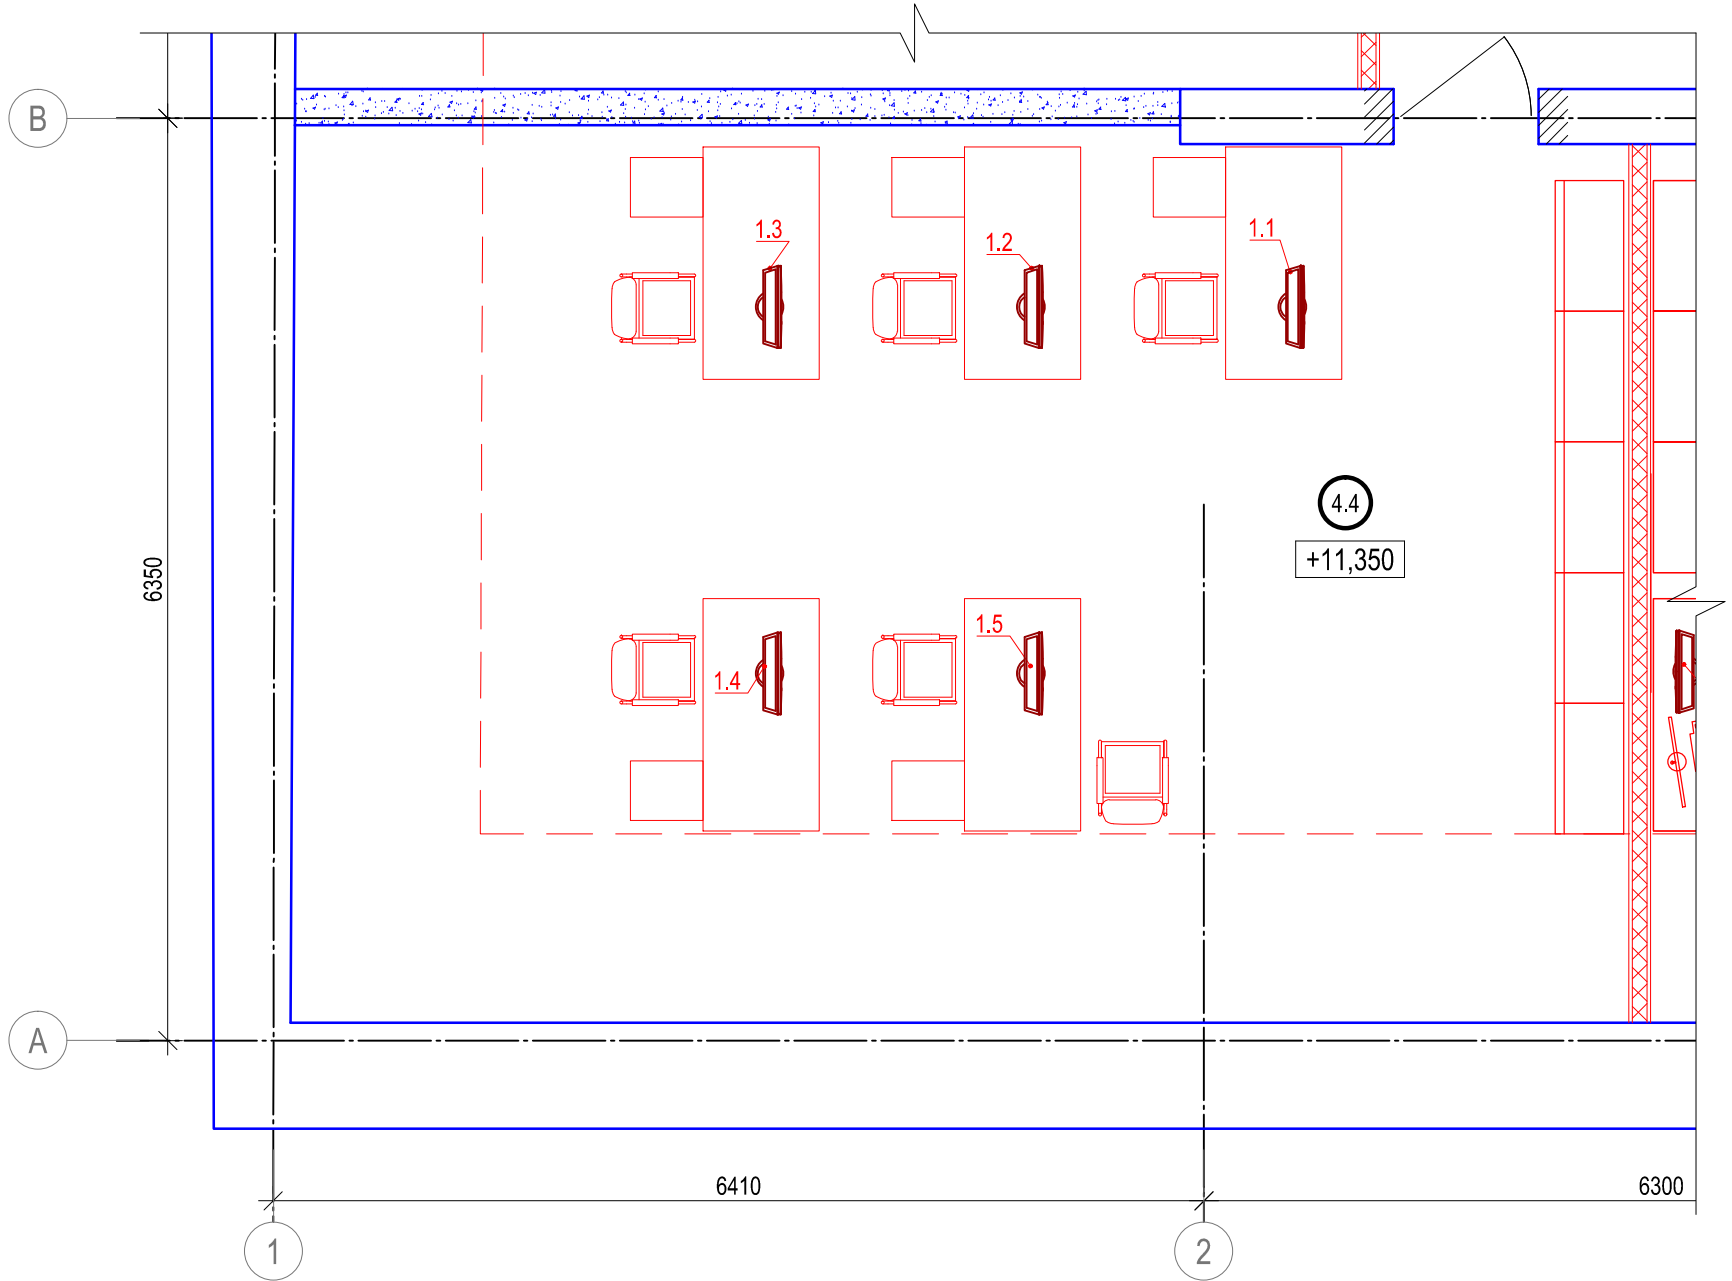



Примечания:
1. За отметку +11,350 принята отметка чистового пола помещения.
2. Высота установки оборудования указана до нижнего края.

Экспликация помещений (мансарда)


№№	Наименование	Площадь м2	Категория по взрыво-пожар-опасности
4.4	Помещение кафедры	55,98	

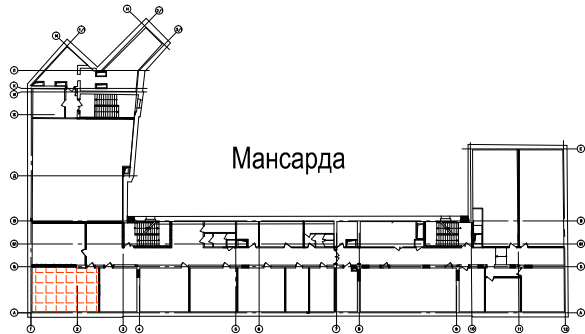

  Исполнительная ведомость установленного оборудования в пом. 4.4

Поз.	Наименование					Марка, тип	Кол.	Масса ед., кг	Примеч.	
1	Моноблок 24" без ОС					Forsite W24i5810DM	5			
						2016-BA-CC3.C7.1.4.4				
						Реконструкция здания, расположенного по адресу: г.Санкт-Петербург, пер.Чернорецкий, д.4-6, литера А, инв.№11000007				
Изм.	Кол.уч.	Лист	№док.	Подп.	Дата					
Разраб.		Ксенофонов			01.18	Система мультимедийного обеспечения		Стадия	Лист	Листов
Проверил		Бабоед			01.18			ИД		1
Н. контр.		Бабоед			01.18					
						Исполнительная схема расположения оборудования в пом. 4.4		ООО "Аскрин" Санкт-Петербург		

Выкопировка из плана мансарды. Пом. 4.5. М (1:50)

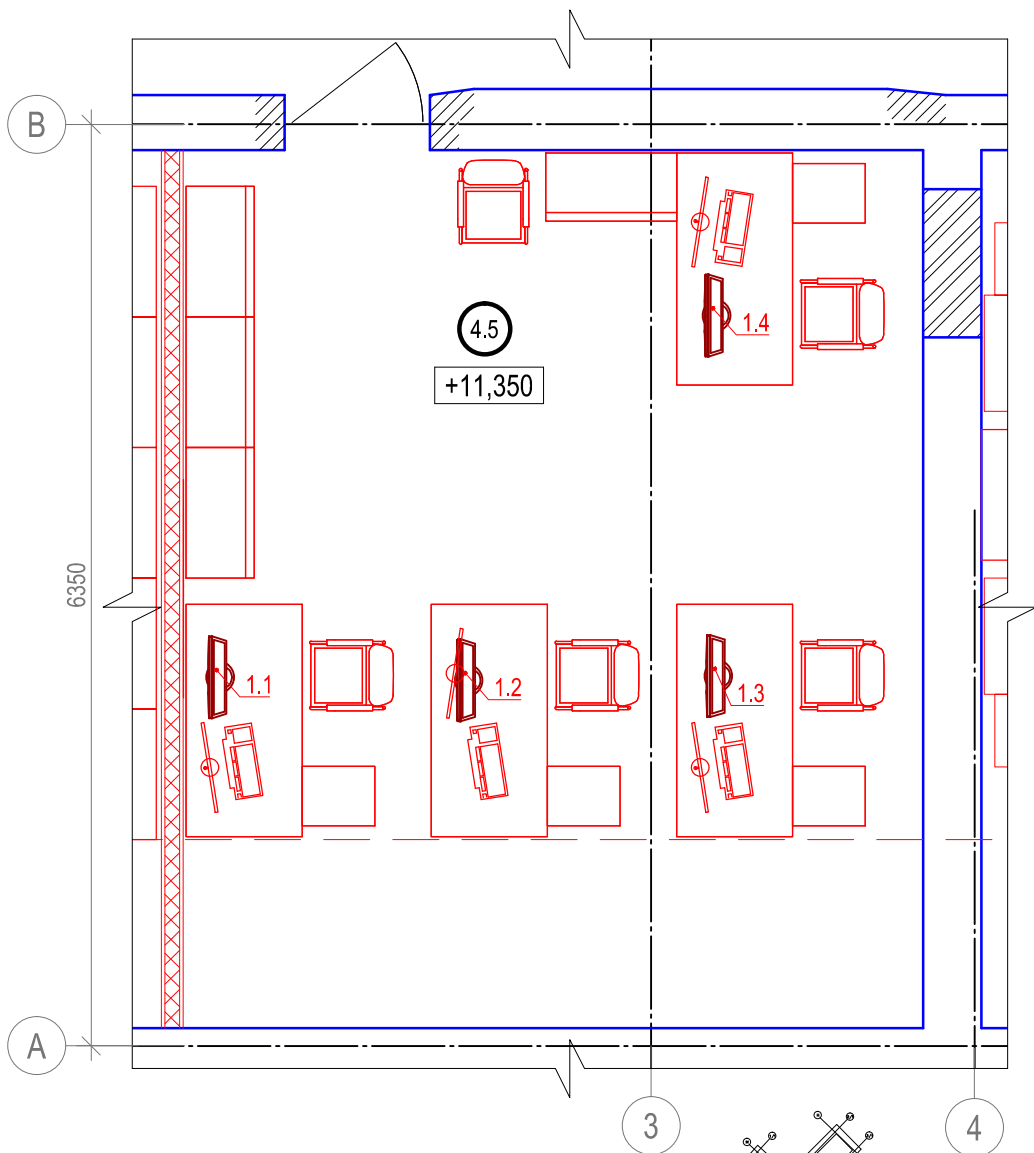

- Примечания:
1. За отметку +11,350 принята отметка чистового пола помещения.
 2. Высота установки оборудования указана до нижнего края.

Экспликация помещений (мансарда)

№№	Наименование	Площадь м2	Категория по взрыво-пожар- опасности
4.5	Помещение кафедры	30,85	



Исполнительная ведомость установленного оборудования в пом. 4.5

Поз.	Наименование	Марка, тип	Кол.	Масса ед., кг	Примеч.
1	Моноблок 24" без ОС	Forsite W24i5810DM	4		
2016-BA-CC3.C7.1.4.5					
Реконструкция здания, расположенного по адресу: г.Санкт-Петербург, пер.Чернорецкий, д.4-6, литера А, инв.№11000007					
Изм.	Кол.уч.	Лист	№ док.	Подп.	Дата
Разраб.		Ксенофонов			01.18
Проверил		Бабоед			01.18
Н. контр.		Бабоед			01.18
Система мультимедийного обеспечения				Стадия	Лист
				ИД	Листов
Исполнительная схема расположения оборудования в пом. 4.5				ООО "Аскрин" Санкт-Петербург	


Согласовано

Взам. инв.№

Подпись и дата

Инв. № подл.

Выкопировка из плана мансарды. Пом. 4.6. М (1:50)

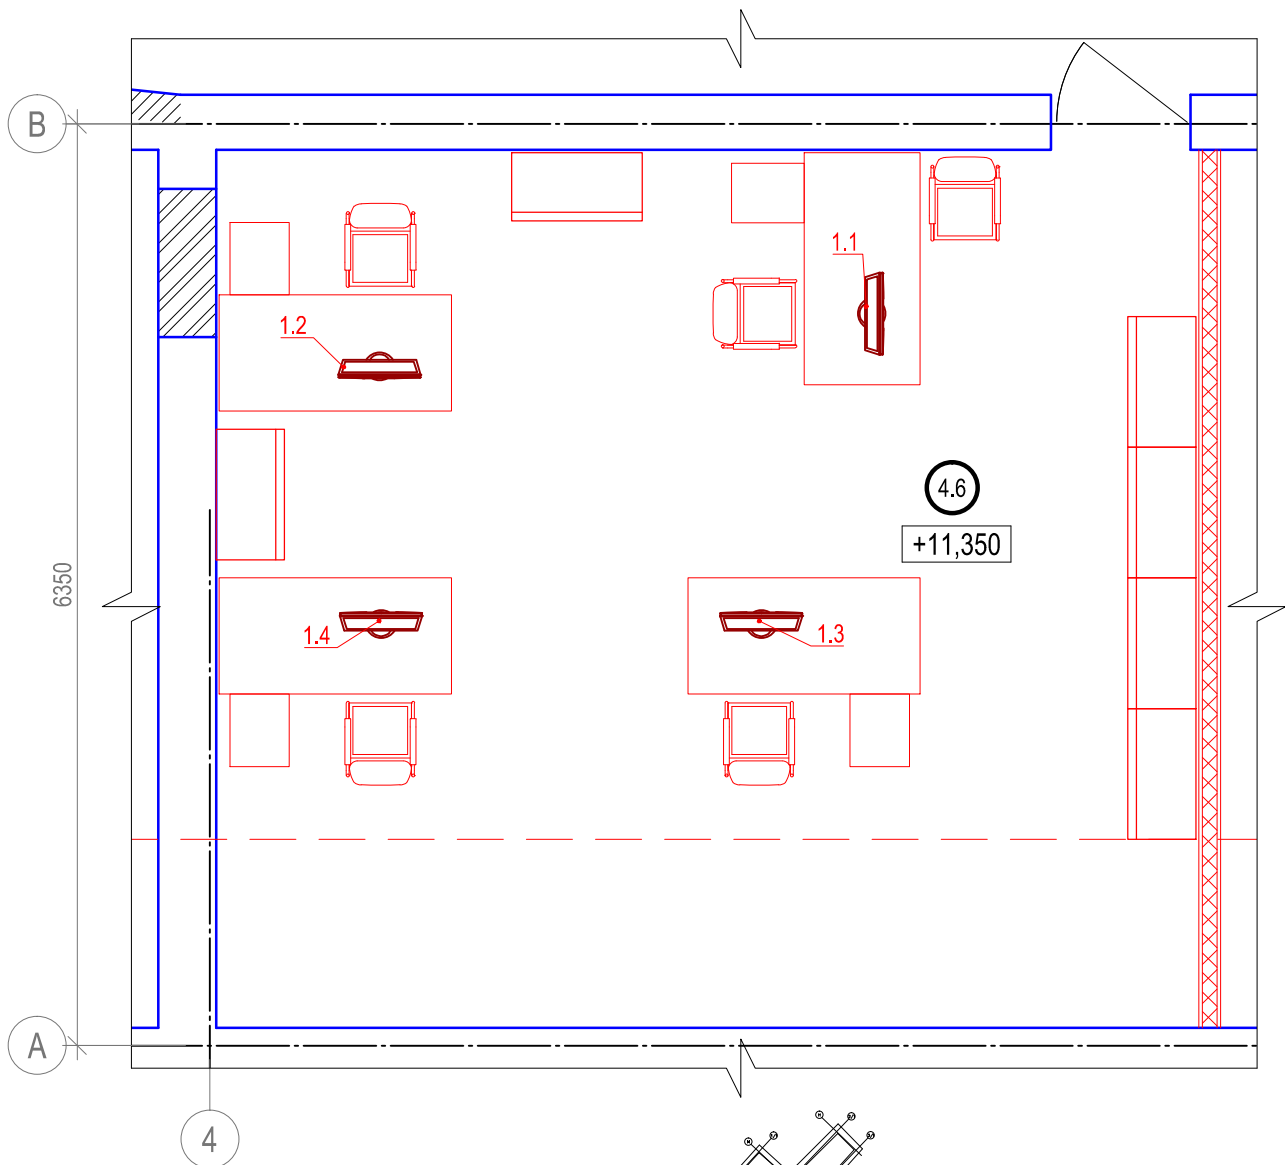


Примечания:

1. За отметку +11,350 принята отметка чистого пола помещения.
2. Высота установки оборудования указана до нижнего края.

Экспликация помещений (мансарда)

№№	Наименование	Площадь м2	Категория по взрыво-пожар-опасности
4.6	Помещение кафедры	40,96	

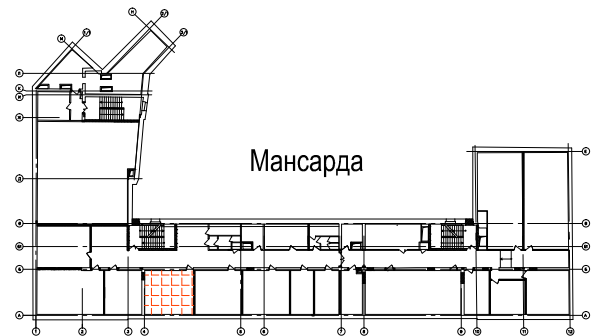

Исполнительная ведомость установленного оборудования в пом. 4.6

Поз.	Наименование	Марка, тип	Кол.	Масса ед., кг	Примеч.
1	Моноблок 24" без ОС	Forsite W24i5810DM	4		
2016-BA-CC3.C7.1.4.6					
Реконструкция здания, расположенного по адресу: г.Санкт-Петербург, пер.Чернорецкий, д.4-6, литера А, инв.№11000007					
Изм.	Кол.уч.	Лист	№ док.	Подп.	Дата
Разраб.		Ксенофонов			01.18
Проверил		Бабоед			01.18
Н. контр.		Бабоед			01.18
Система мультимедийного обеспечения				Стадия	Лист
				ИД	Листов
Исполнительная схема расположения оборудования в пом. 4.6				ООО "Аскрин" Санкт-Петербург	


Согласовано

Взам. инв.№

Подпись и дата

Инв. № подл.


Выкопировка из плана мансарды. Пом. 4.7. М (1:50)

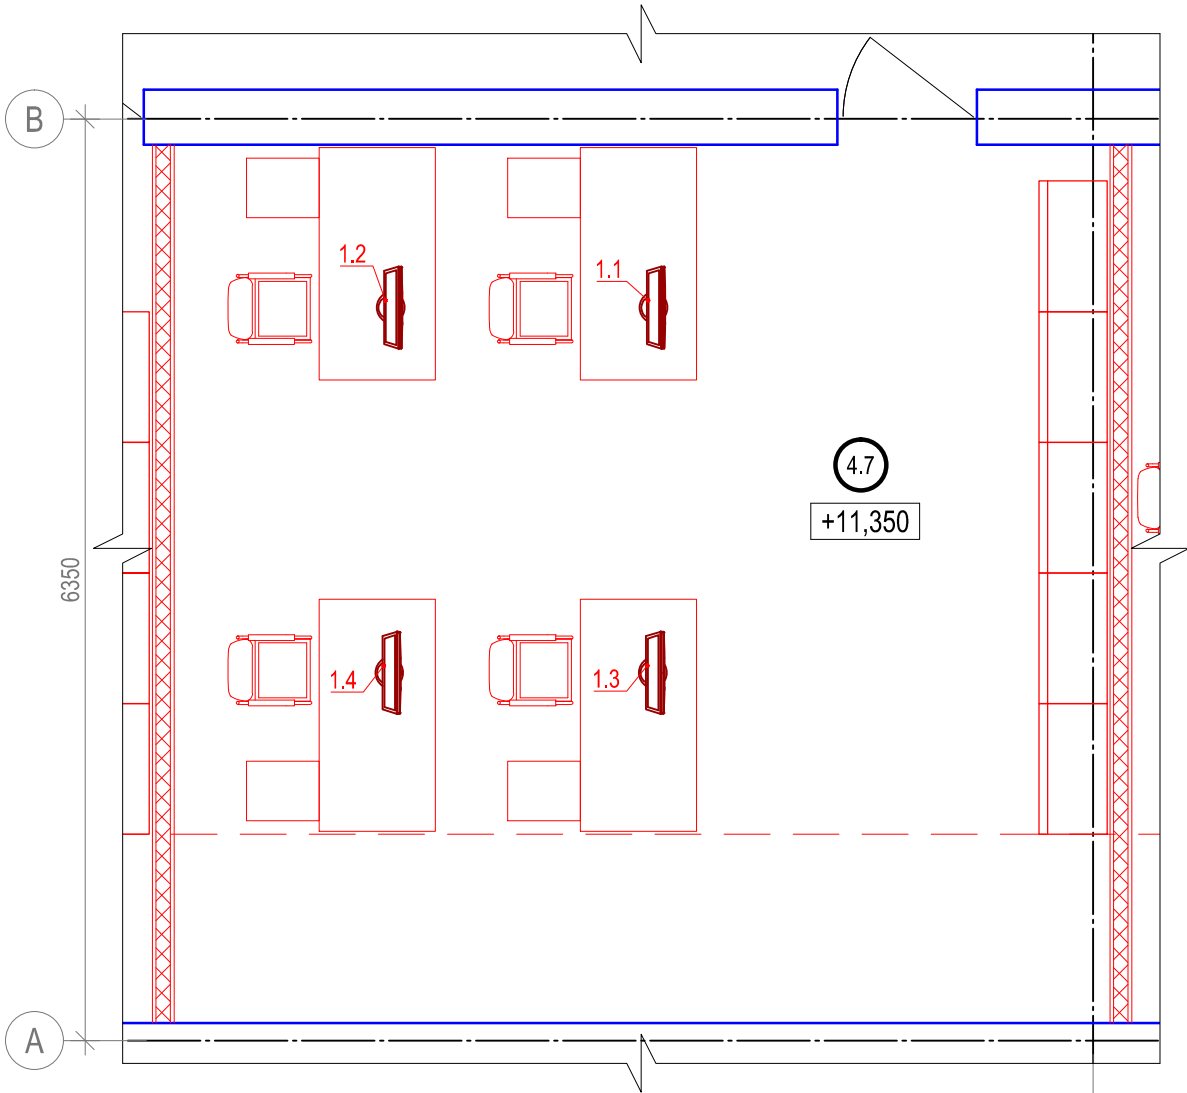

- Примечания:
1. За отметку +11,350 принята отметка чистого пола помещения.
 2. Высота установки оборудования указана до нижнего края.

Экспликация помещений (мансарда)

№№	Наименование	Площадь м2	Категория по взрыво-пожар-опасности
4.7	Помещение кафедры	39,02	

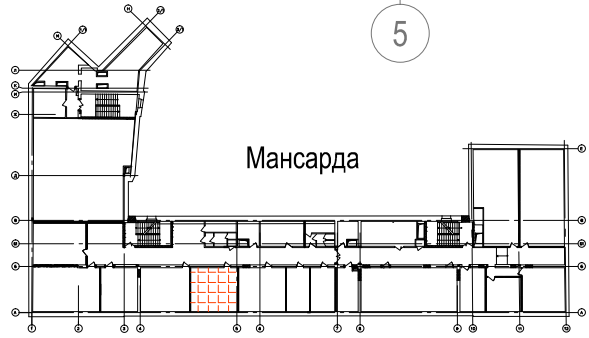

Исполнительная ведомость установленного оборудования в пом. 4.7

Поз.	Наименование	Марка, тип	Кол.	Масса ед., кг	Примеч.
1	Моноблок 24" без ОС	Forsite W24i5810DM	4		
2016-BA-CC3.C7.1.4.7					
Реконструкция здания, расположенного по адресу: г.Санкт-Петербург, пер.Чернорецкий, д.4-6, литера А, инв.№11000007					
Изм.	Кол.уч.	Лист	№док.	Подп.	Дата
Разраб.		Ксенофонтов			01.18
Проверил		Бабоед			01.18
Н. контр.		Бабоед			01.18
Система мультимедийного обеспечения				Стадия	Лист
				ИД	Листов
Исполнительная схема расположения оборудования в пом. 4.7				ООО "Аскрин" Санкт-Петербург	


Согласовано

Взам. инв.№

Подпись и дата

Инв. № подл.


Выкопировка из плана мансарды. Пом. 4.8. М (1:50)

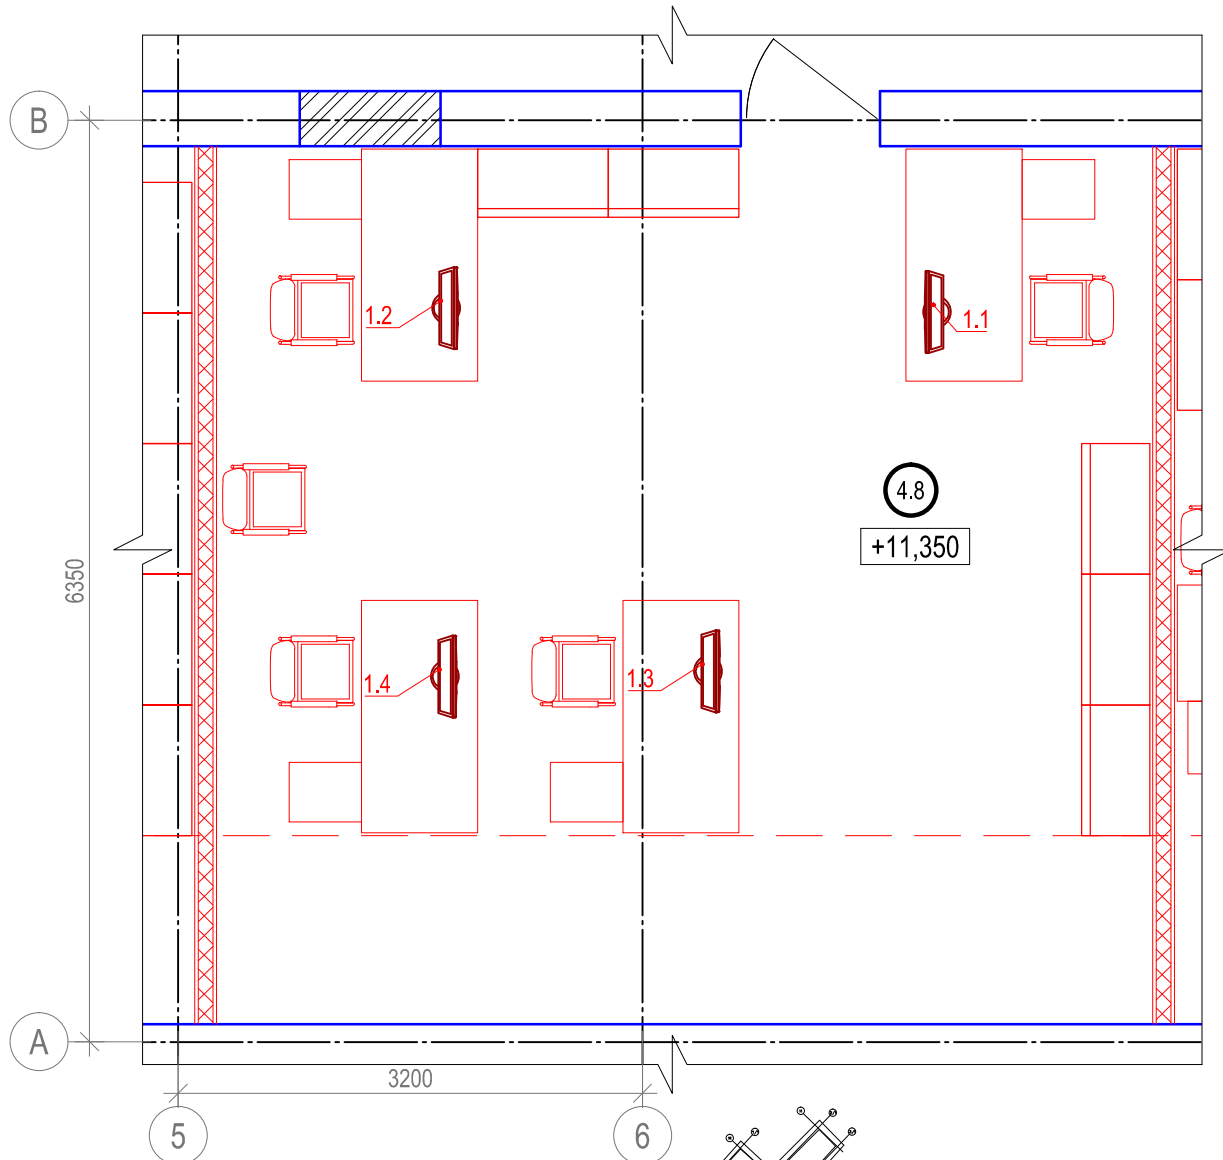

Примечания:
1. За отметку +11,350 принята отметка чистового пола помещения.
2. Высота установки оборудования указана до нижнего края.

Экспликация помещений (мансарда)

№№	Наименование	Площадь м2	Категория по взрыво-пожар-опасности
4.8	Помещение кафедры	39,02	

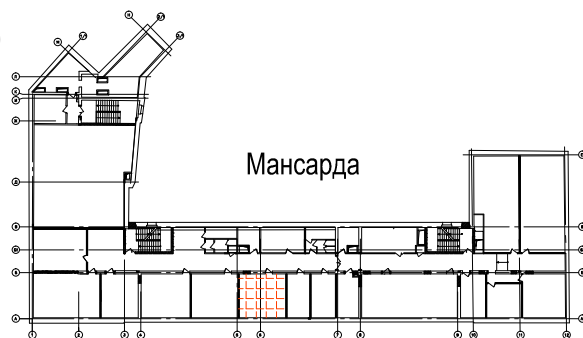

Исполнительная ведомость установленного оборудования в пом. 4.8

Поз.	Наименование	Марка, тип	Кол.	Масса ед., кг	Примеч.
1	Моноблок 24" без ОС	Forsite W24i5810DM	4		
2016-BA-CC3.C7.1.4.8					
Реконструкция здания, расположенного по адресу: г.Санкт-Петербург, пер.Чернорецкий, д.4-6, литера А, инв.№11000007					
Изм.	Кол.уч.	Лист	№ док.	Подп.	Дата
Разраб.		Ксенофонов			01.18
Проверил		Бабоед			01.18
Н. контр.		Бабоед			01.18
Система мультимедийного обеспечения				Стадия	Лист
				ИД	Листов
Исполнительная схема расположения оборудования в пом. 4.8				ООО "Аскрин" Санкт-Петербург	


Согласовано

Взам. инв.№

Подпись и дата

Инв. № подл.

Выкопировка из плана мансарды. Пом. 4.9. М (1:50)

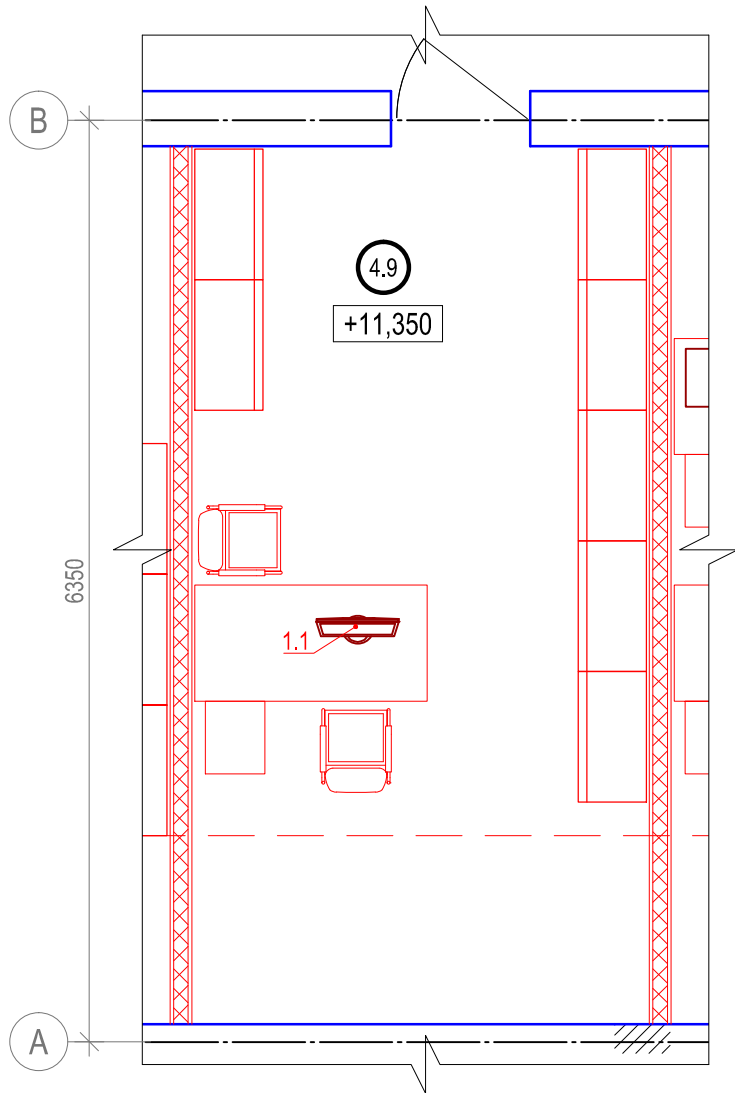


Примечания:

1. За отметку +11,350 принята отметка чистового пола помещения.
2. Высота установки оборудования указана до нижнего края.

Экспликация помещений (мансарда)

№№	Наименование	Площадь м2	Категория по взрыво-пожар-опасности
4.9	Помещение хоз. службы	19,05	

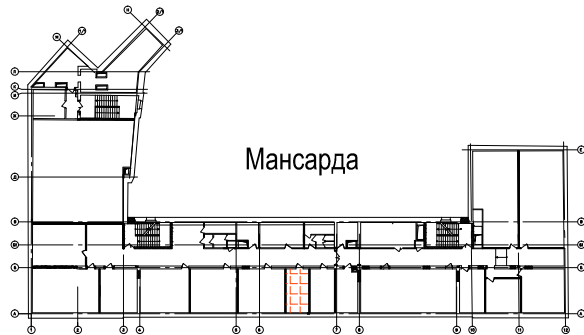

Исполнительная ведомость установленного оборудования в пом. 4.9

Поз.	Наименование	Марка, тип	Кол.	Масса ед., кг	Примеч.
1	Моноблок 24" без ОС	Forsite W24i5810DM	1		
2016-BA-CC3.C7.1.4.9					
Реконструкция здания, расположенного по адресу: г.Санкт-Петербург, пер.Чернорецкий, д.4-6, литера А, инв.№11000007					
Изм.	Кол.уч.	Лист	№док.	Подп.	Дата
Разраб.		Ксенофонтов			01.18
Проверил		Бабоед			01.18
Н. контр.		Бабоед			01.18
Система мультимедийного обеспечения				Стадия	Лист
				ИД	Листов
Исполнительная схема расположения оборудования в пом. 4.9				ООО "Аскрин" Санкт-Петербург	


Согласовано

Взам. инв.№

Подпись и дата

Инв. № подл.

Выкопировка из плана мансарды. Пом. 4.10. М (1:50)

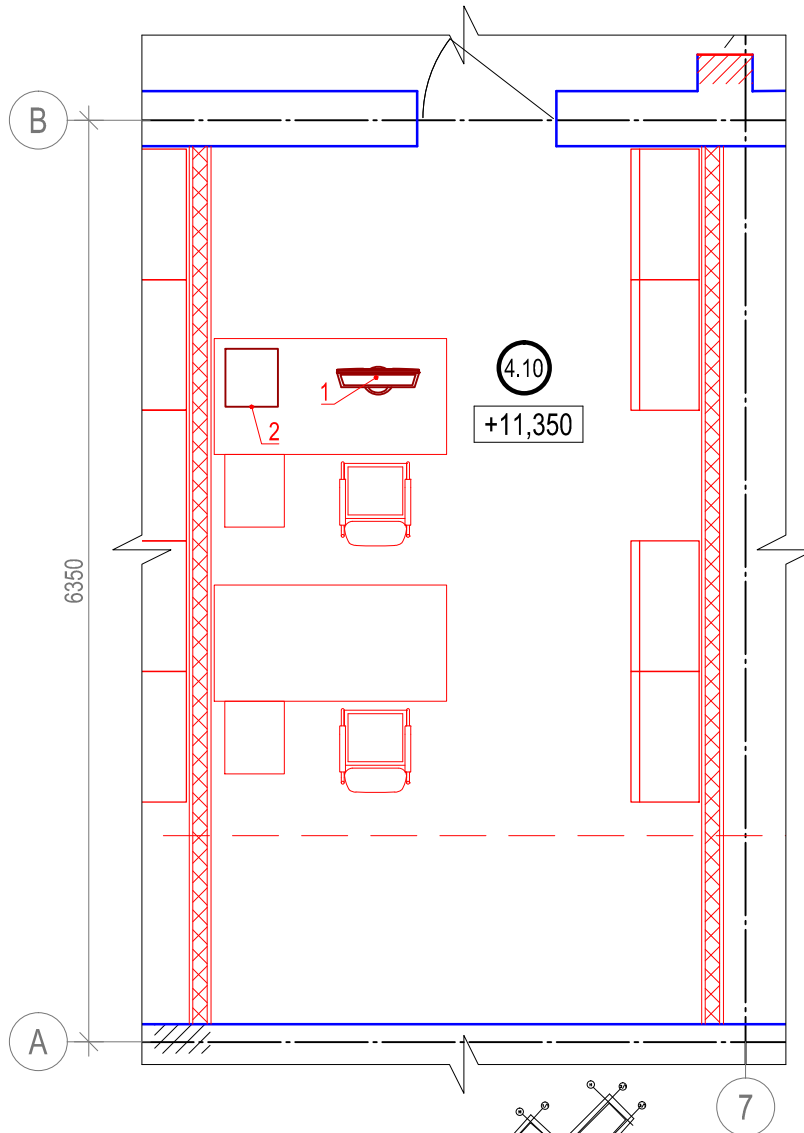


Примечания:

1. За отметку +11,350 принята отметка чистого пола помещения.
2. Высота установки оборудования указана до нижнего края.

Экспликация помещений (мансарда)

№№	Наименование	Площадь м2	Категория по взрыво-пожар-опасности
4.10	Бухгалтерия	20,45	

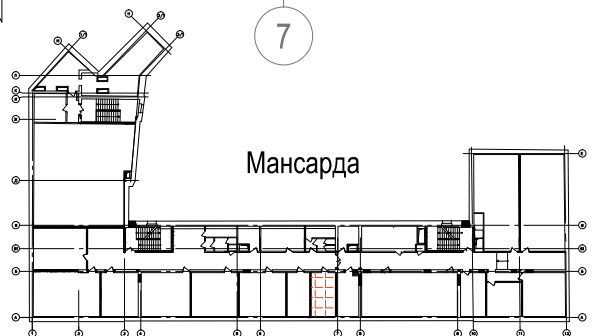

Исполнительная ведомость установленного оборудования в пом. 4.10

Поз.	Наименование	Марка, тип	Кол.	Масса ед., кг	Примеч.
1	Моноблок 24" без ОС	Forsite W24i5810DM	1		
2	МФУ	XEROX WORKCENTRE 3225DNI	1		
2016-BA-CC3.C7.1.4.10					
Реконструкция здания, расположенного по адресу: г.Санкт-Петербург, пер.Чернорецкий, д.4-6, литера А, инв.№11000007					
Изм.	Кол.уч.	Лист	№ док.	Подп.	Дата
Разраб.		Ксенофонтов			01.18
Проверил		Бабоед			01.18
Н. контр.		Бабоед			01.18
Система мультимедийного обеспечения				Стадия	Лист
				ИД	Листов
Исполнительная схема расположения оборудования в пом. 4.10				ООО "Аскрин" Санкт-Петербург	

Согласовано


Взам. инв.№

Подпись и дата

Инв. № подл.


Согласовано				
Инов. № подл.	Подпись и дата		Взам. инв.№	

Выкопировка из плана мансарды. Пом. 4.12. М (1:50)

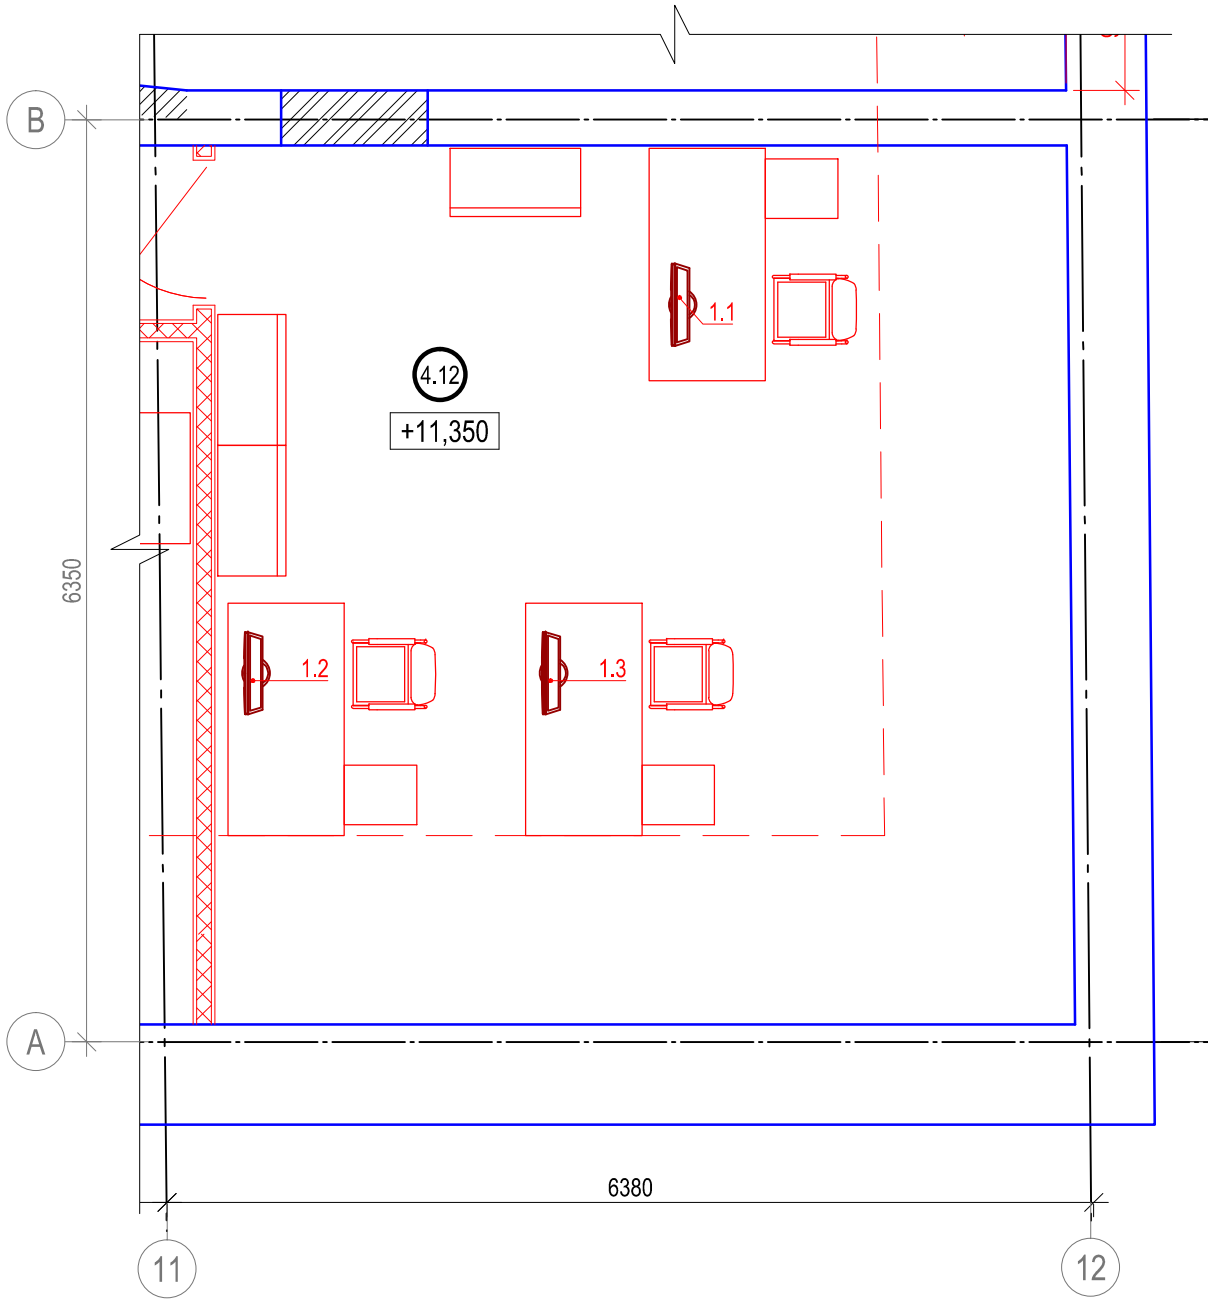

Примечания:
1. За отметку +11,350 принята отметка чистого пола помещения.
2. Высота установки оборудования указана до нижнего края.


Экспликация помещений (мансарда)			
№№	Наименование	Площадь м2	Категория по взрыво-пожар-опасности
4.12	Учебно-методический отдел	35,65	

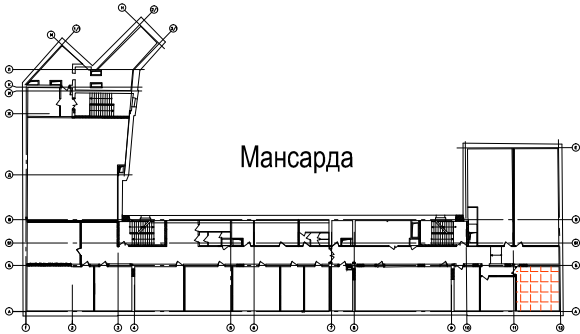

Исполнительная ведомость установленного оборудования в пом. 4.12

Поз.		Наименование				Марка, тип		Кол.	Масса ед., кг	Примеч.	
1		Моноблок 24" без ОС				Forsite W24i5810DM		3			
						2016-BA-CC3.C7.1.4.12					
						Реконструкция здания, расположенного по адресу: г.Санкт-Петербург, пер.Чернорецкий, д.4-6, литера А, инв.№11000007					
Изм.	Кол.уч.	Лист	№ док.	Подп.	Дата	Система мультимедийного обеспечения			Стадия	Лист	Листов
Разраб.		Ксенофонтов			01.18				ИД		1
Проверил		Бабоед			01.18						
Н. контр.		Бабоед			01.18	Исполнительная схема расположения оборудования в пом. 4.12			ООО "Аскрин" Санкт-Петербург		


Выкопировка из плана мансарды. Пом. 4.13. М (1:50)

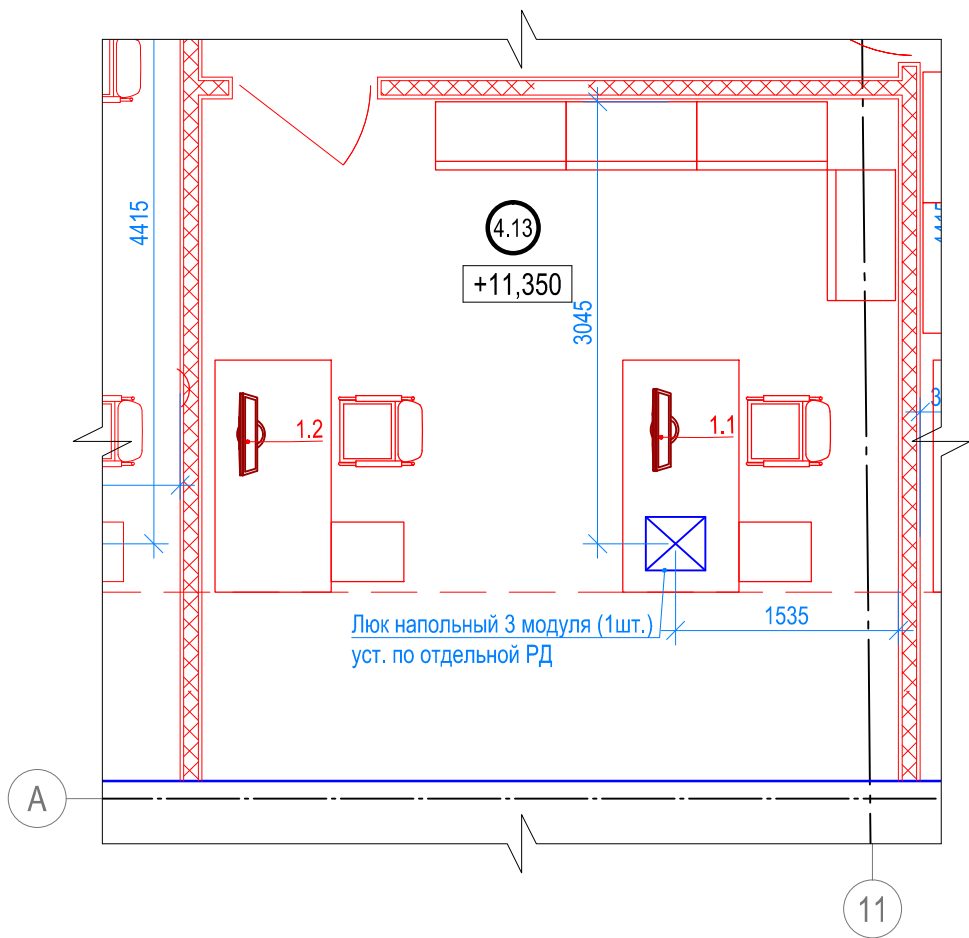

Примечания:
1. За отметку +11,350 принята отметка чистового пола помещения.
2. Высота установки оборудования указана до нижнего края.

Экспликация помещений (мансарда)

№№	Наименование	Площадь м2	Категория по взрыво-пожар-опасности
4.13	Отдел НИР	22,55	

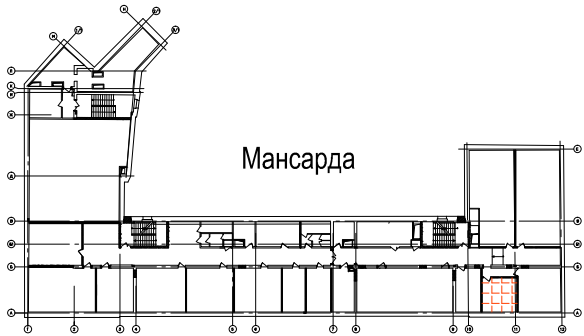

Исполнительная ведомость установленного оборудования в пом. 4.13

Поз.	Наименование	Марка, тип	Кол.	Масса ед., кг	Примеч.
1	Моноблок 24" без ОС	Forsite W24i5810DM	3		
2016-BA-CC3.C7.1.4.13					
Реконструкция здания, расположенного по адресу: г.Санкт-Петербург, пер.Чернорецкий, д.4-6, литера А, инв.№11000007					
Изм.	Кол.уч.	Лист	№док.	Подп.	Дата
Разраб.		Ксенофонов			01.18
Проверил		Бабоед			01.18
Н. контр.		Бабоед			01.18
Система мультимедийного обеспечения				Стадия	Лист
				ИД	Листов
Исполнительная схема расположения оборудования в пом. 4.13				ООО "Аскрин" Санкт-Петербург	


Согласовано

Взам. инв.№

Подпись и дата

Инв. № подл.


Выкопировка из плана мансарды. Пом. 4.14. М (1:50)

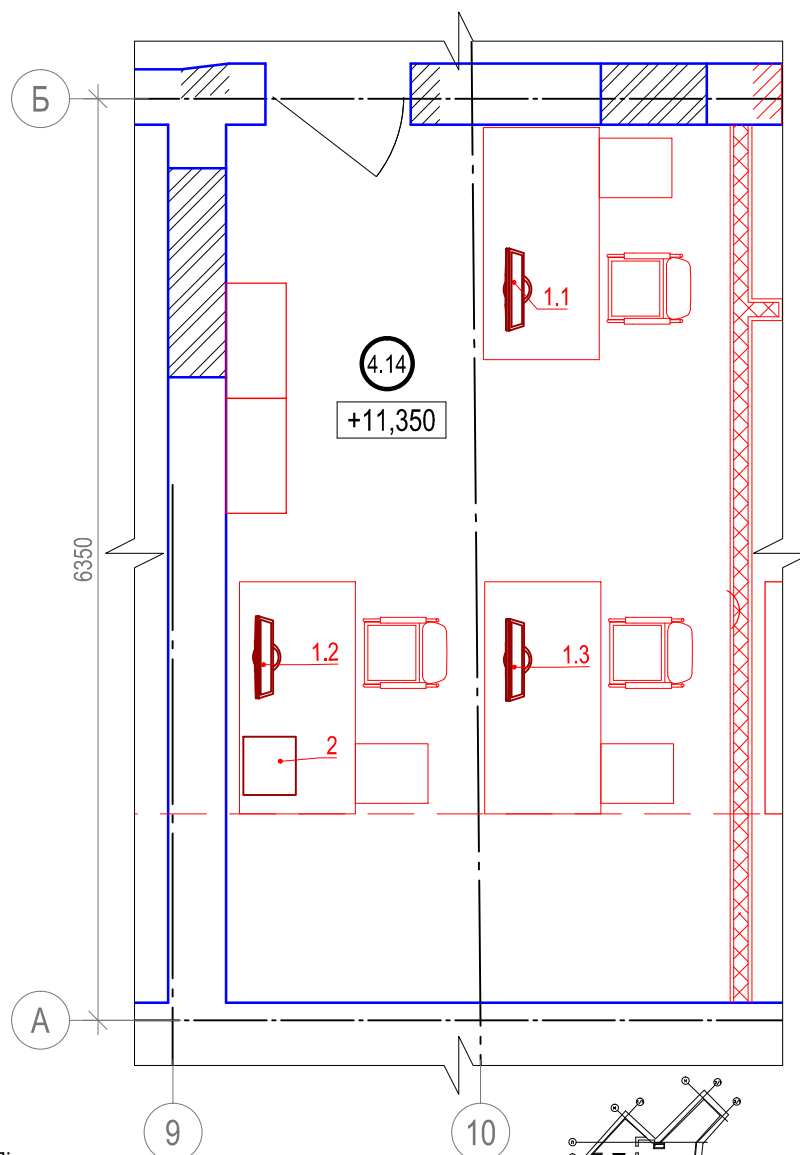

Примечания:
1. За отметку +11,350 принята отметка чистого пола помещения.
2. Высота установки оборудования указана до нижнего края.

Экспликация помещений (мансарда)

№№	Наименование	Площадь м2	Категория по взрыво-пожар-опасности
4.14	Отдел кадров	21,00	

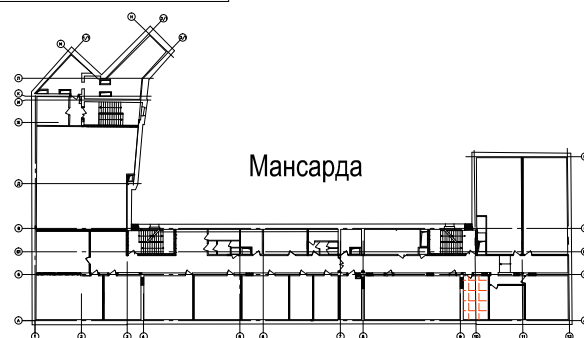

Ведомость устанавливаемого оборудования в пом. 4.14

Поз.	Наименование	Марка, тип	Кол.	Масса ед., кг	Примеч.
1	Моноблок 24" без ОС	Forsite W24i5810DM	3		
2	МФУ	XEROX WORKCENTRE 3225DNI	1		
2016-BA-CC3.C7.1.4.14					
Реконструкция здания, расположенного по адресу: г.Санкт-Петербург, пер.Чернорецкий, д.4-6, литера А, инв.№11000007					
Изм.	Кол.уч.	Лист	№ док.	Подп.	Дата
Разраб.		Ксенофонов			01.18
Проверил		Бабоед			01.18
Н. контр.		Бабоед			01.18
Система мультимедийного обеспечения				Стадия	Лист
Исполнительная схема расположения оборудования в пом. 4.14				ИД	Листов
					1
				ООО "Аскрин" Санкт-Петербург	


Согласовано

Взам. инв.№

Подпись и дата

Инв. № подл.

Выкопировка из плана мансарды.
Пом. 4.15. М (1:50)

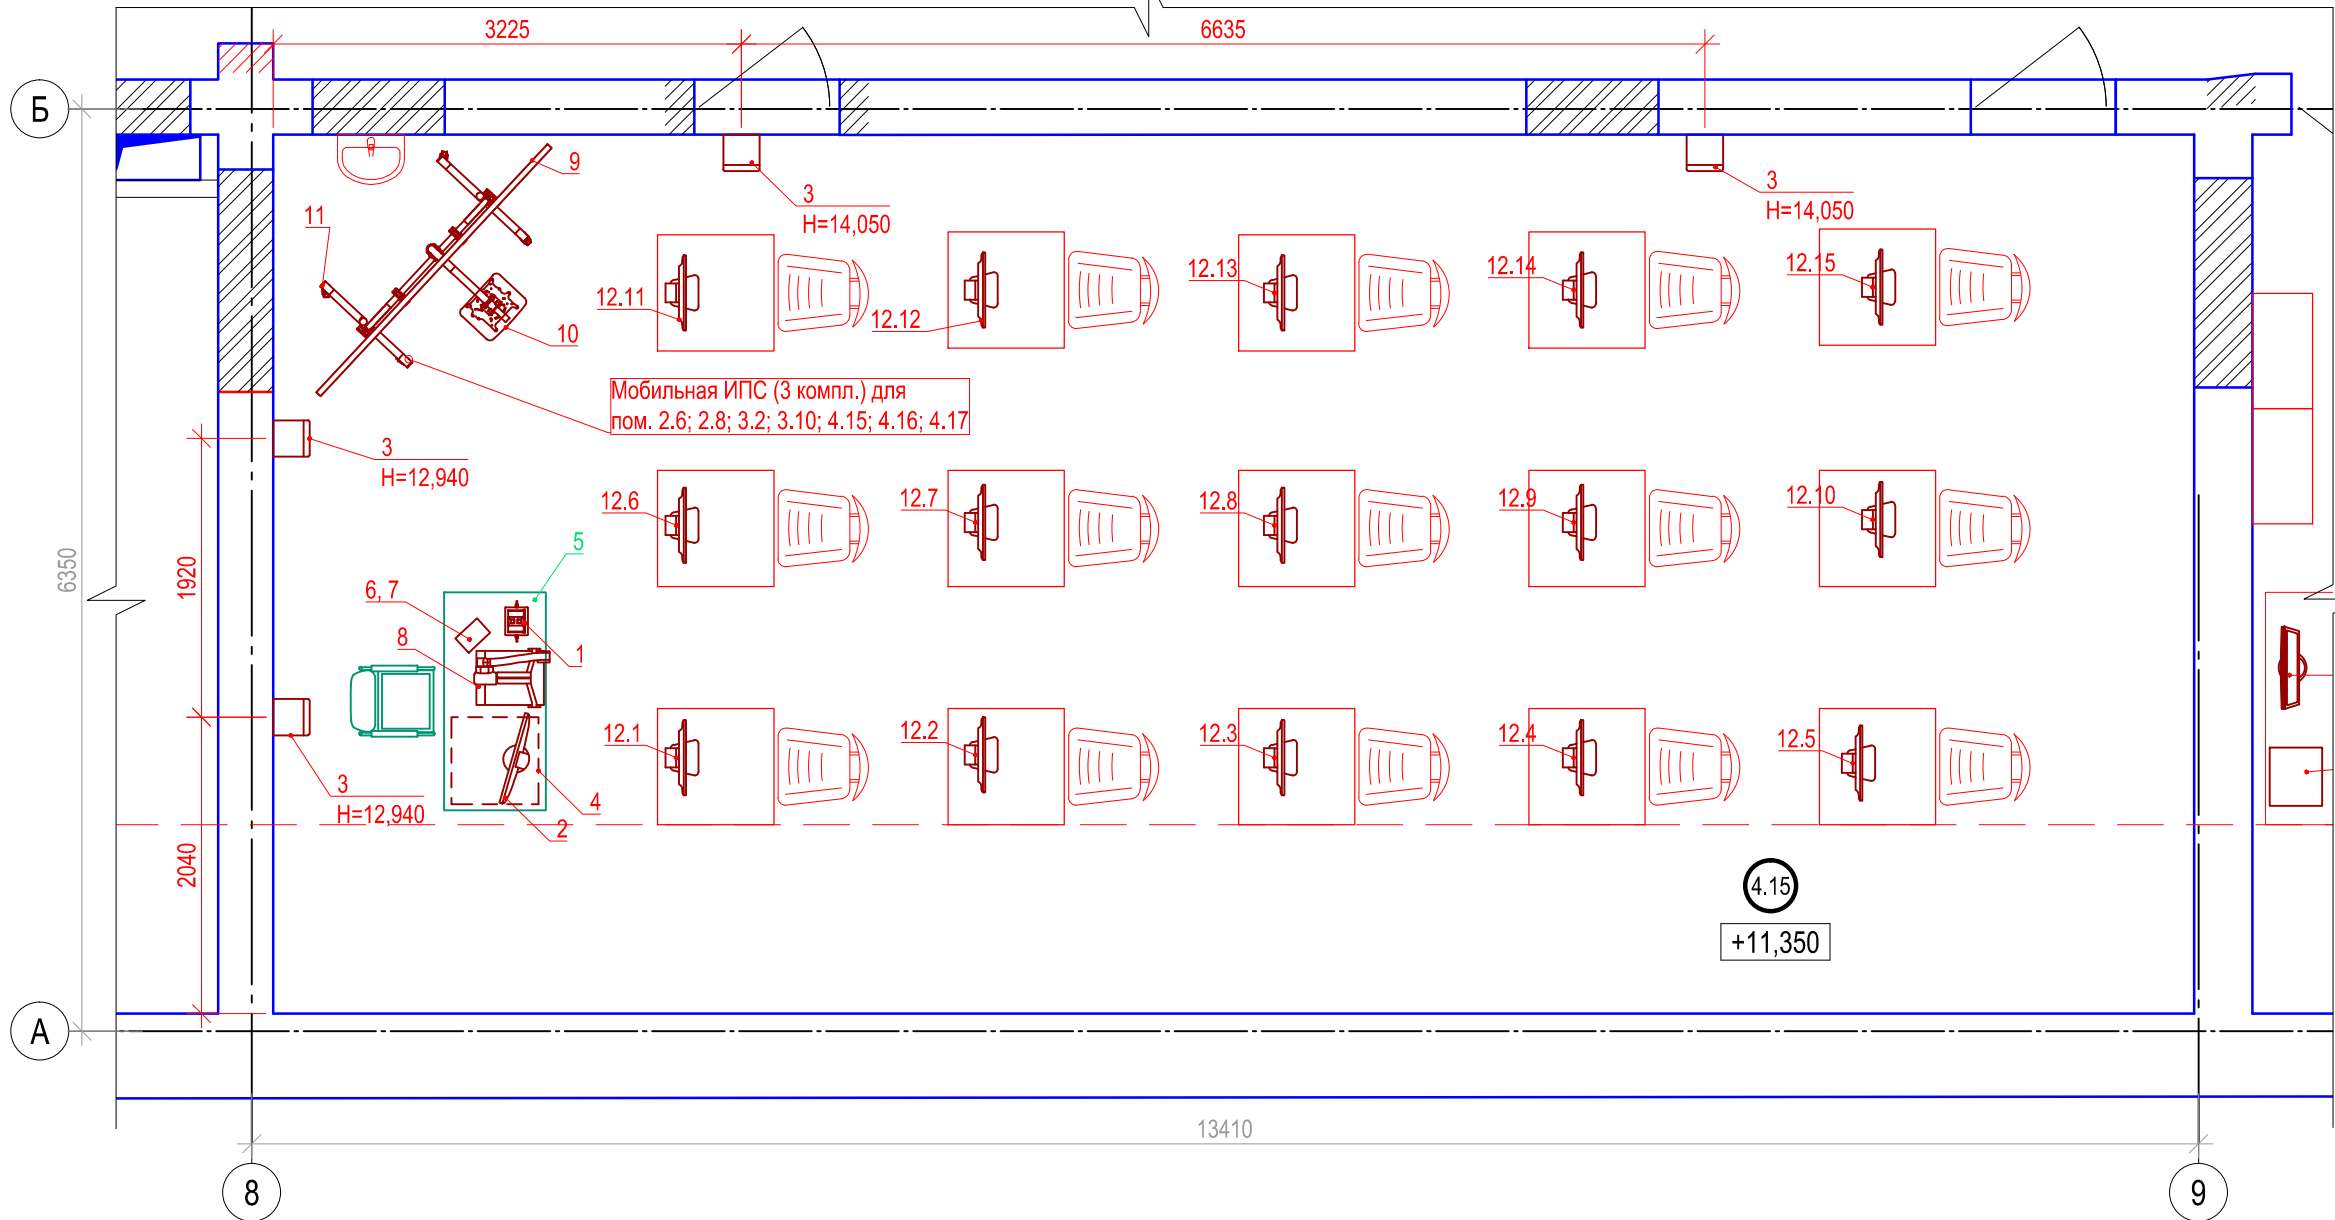


Исполнительная ведомость установленного оборудования в пом. 4.15

Поз.	Наименование	Марка	Кол.	Масса ед., кг	Примеч.
1	Архитектурный лючок для подключений аудио- и видеосигналов	Extron Cable Cubby 700	1		
2	Монитор преподавателя	Dell P2314T	1		
3	Двухполосный, настенный громкоговоритель в деревянном корпусе.	Apart MASK8F-W	4		
4	Шкаф телекоммуникационный в сборе	Hyperline TWFS-FC-1266-GP-RAL9004	1		
5	Стол преподавателя	Изделие индивидуального изготовлени Ascreen 0415	1		
6	Настольное крепление для сенсорной панели	Vogels PTS1215 + PTA3003	1		
7	Планшет	Apple Ipad mini 2 ME277RU/A	1		
8	Документ-камера	Qomo QD3900	1		
9	Интерактивная доска 16:10	Qomo QWB898 - 98"	1		
10	Ультракороткофокусный проектор	Optoma EH320UST	1		
11	Стойка УШМ-02	Ascreen	1		
12	Моноблок 21,5"	Forsite W22i3450M	15		

Примечания:
1. За отметку +11,350 принята отметка чистового пола помещения.
2. Высота установки оборудования указана до нижнего края.

Экспликация помещений (мансарда)

№№	Наименование	Площадь м2	Категория по взрыво-пожар- опасности
4.15	Компьютерный класс	79,17	

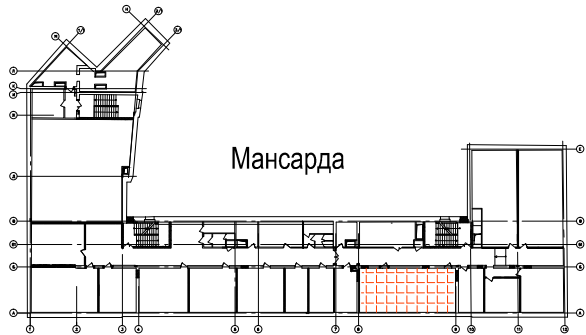

2016-BA-CC3.C7.1.4.15

Реконструкция здания, расположенного по адресу: г.Санкт-Петербург, пер.Чернорецкий, д.4-6, литера А, инв.№11000007

Изм.	Кол.уч.	Лист	№ док.	Подп.	Дата
Разраб.		Ксенофонтов			01.18
Проверил		Бабоед			01.18
Н. контр.		Бабоед			01.18

Система мультимедийного обеспечения

Стадия	Лист	Листов
ИД		1

Исполнительная схема расположения оборудования в пом. 4.15

ООО "Аскрин" Санкт-Петербург


Согласовано

Взам. инв.№

Подпись и дата


Инв. № подл.

Выкопировка из плана мансарды.
Пом. 4.16 и 4.17. М (1:50)

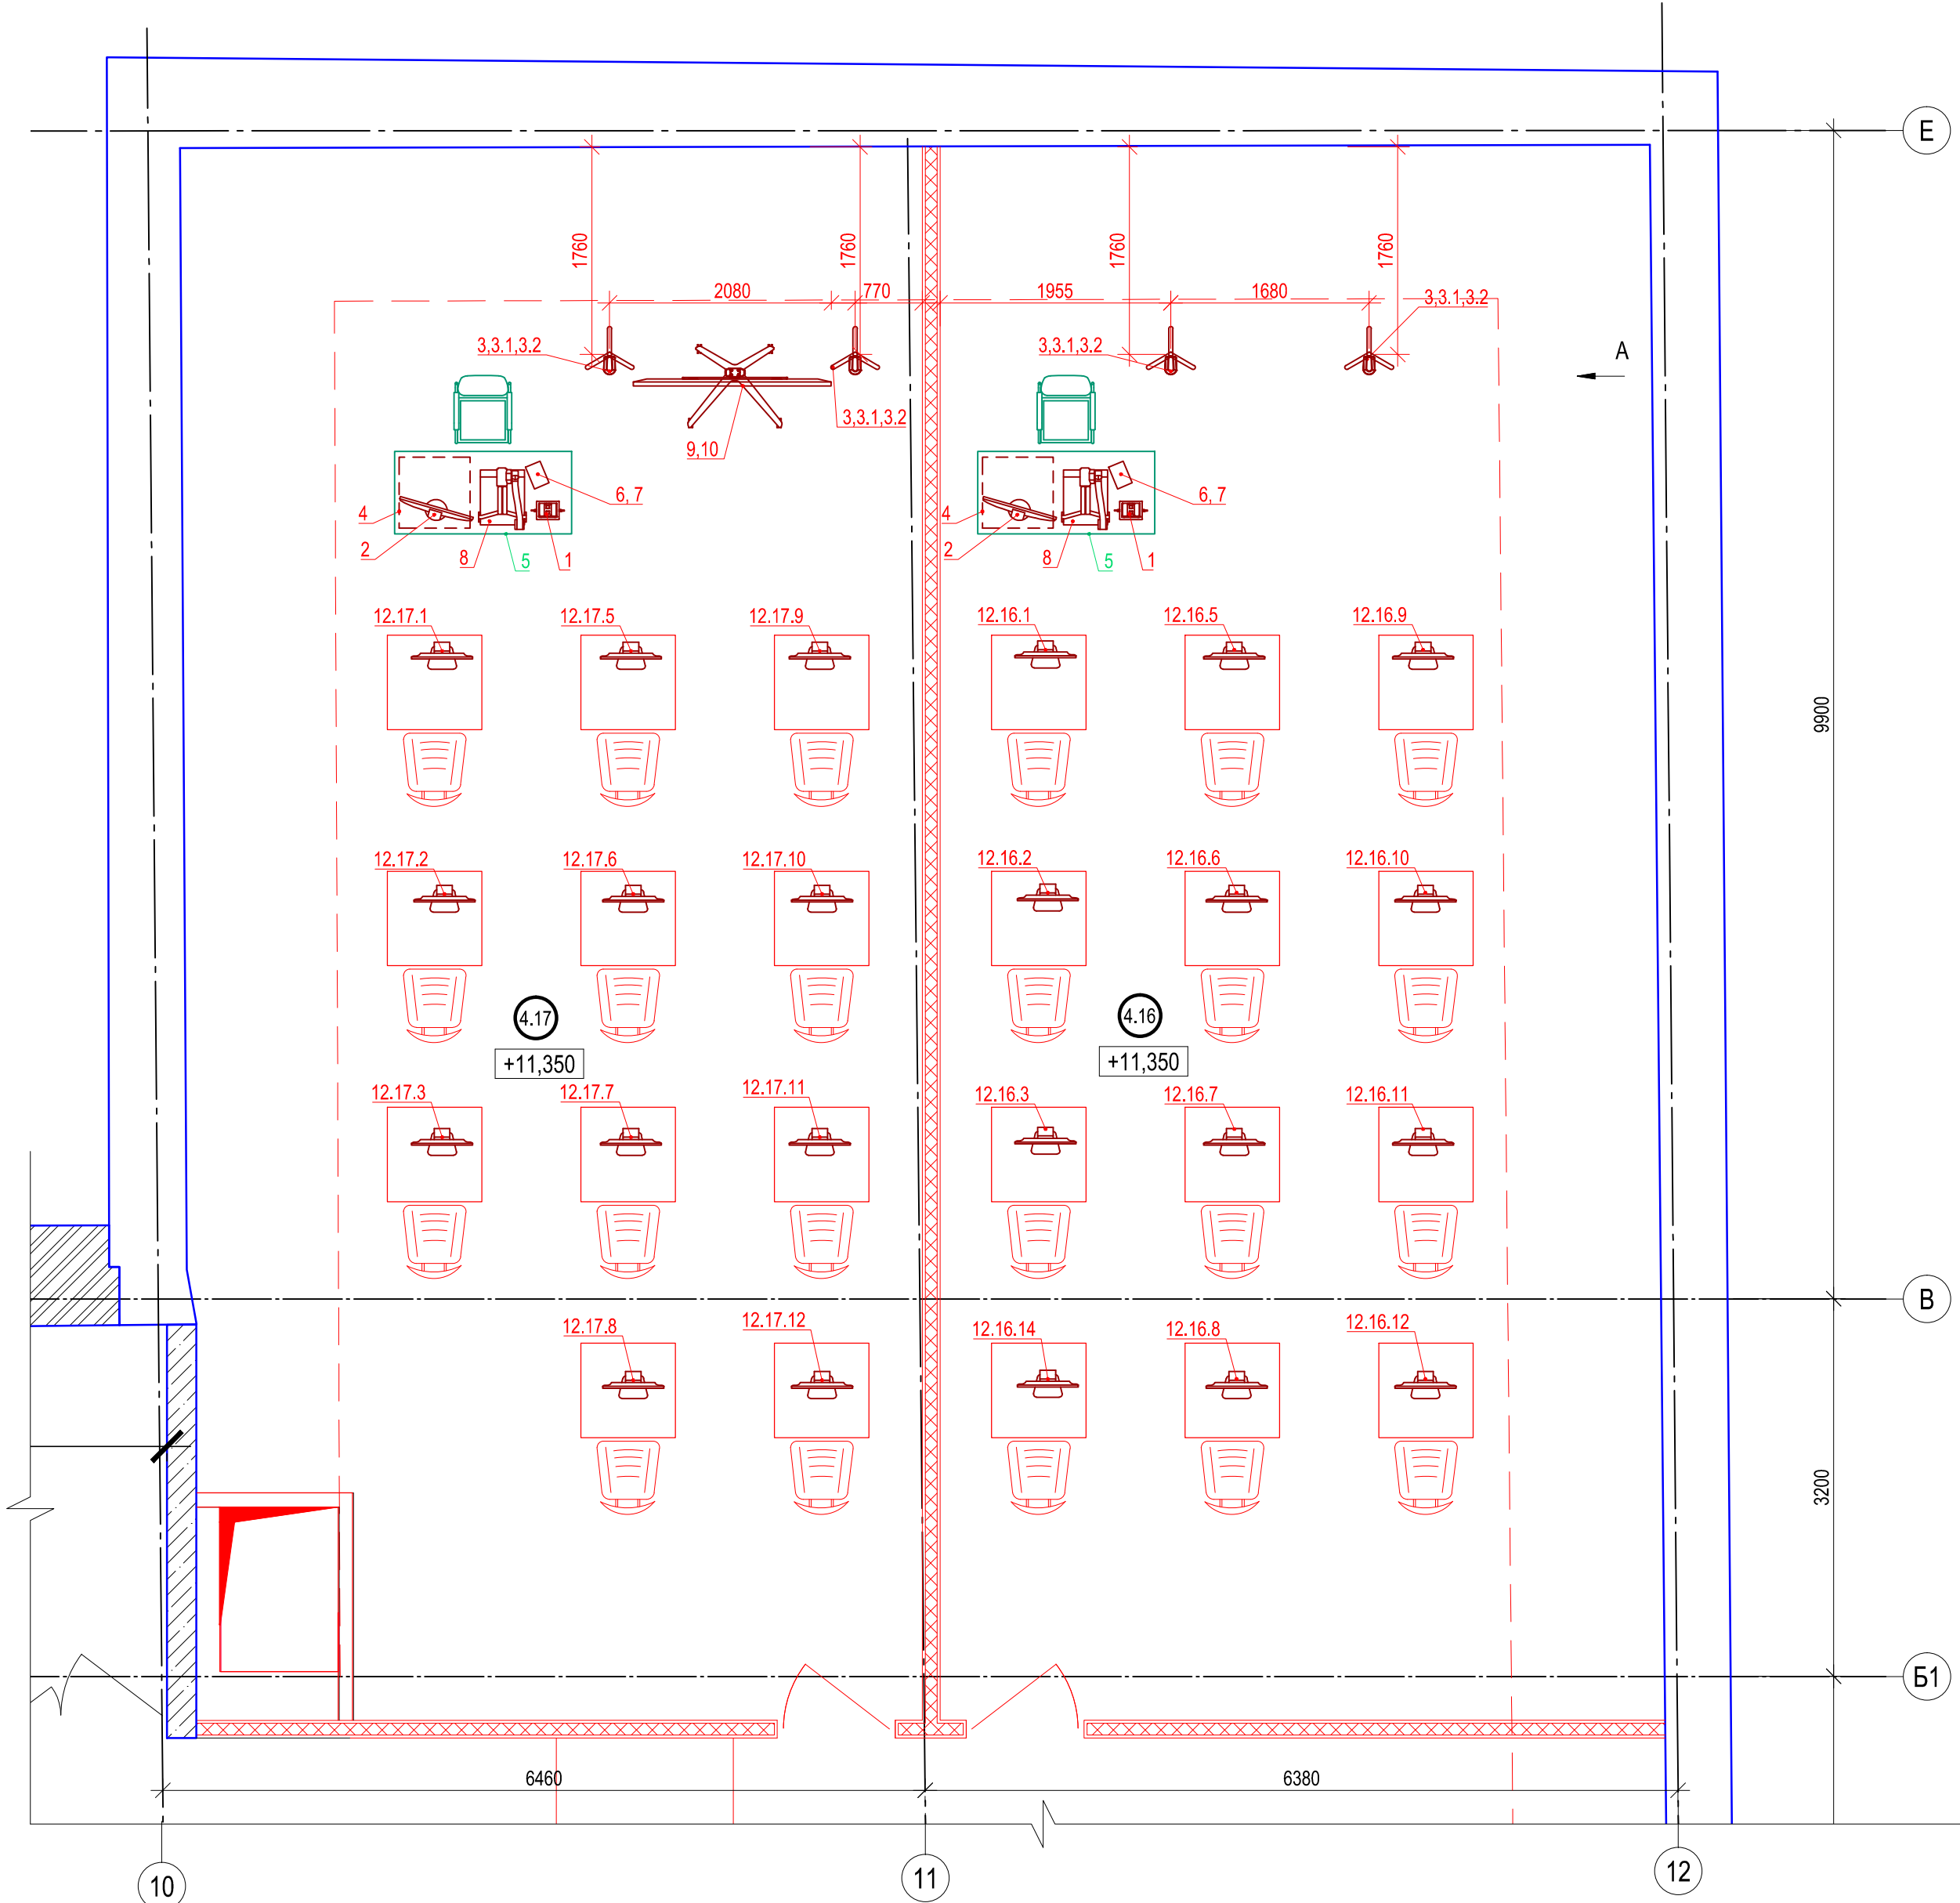

Примечания:
1. За отметку +11,150 принята отметка чистого пола помещения.
2. Высота установки оборудования указана до нижнего края.

Экспликация помещений (мансарда)			
№№	Наименование	Площадь м2	Категория по взрыво-пожар-опасности
4.16	Компьютерный класс	81,14	
4.17	Компьютерный класс	80,43	

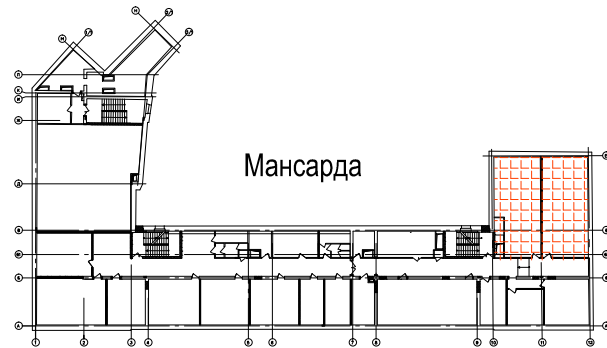


Исполнительная ведомость установленного оборудования в пом. 4.16

Поз.	Наименование	Марка	Кол.	Масса ед., кг	Примеч.
1	Архитектурный лючок для подключений аудио- и видеосигналов	Extron Cable Cubby 700	1		
2	Монитор преподавателя	Dell P2314T	1		
3	Громкоговоритель-колонна	JBL CBT 50LA-1	2		
3.1	Адаптер для установки на трубу 35мм	MTC-CBT-SMB1	2		
3.2	Стойка	EUROMET BS/52-TE	2		
4	Шкаф телекоммуникационный в сборе	Hyperline TWFS-FC-1266-GP-RAL9004	1		
5	Стол преподавателя	Изделие индивидуального изготовления Ascreen 0415	1		
6	Настольное крепление для сенсорной панели	Vogels PTS1215 + PTA3003	1		
7	Планшет	Apple Ipad mini 2 ME277RU/A	1		
8	Документ-камера	Qomo QD3900	1		
12.16	Моноблок 21,5"	Forsite W22i3450M	12		

Исполнительная ведомость установленного оборудования в пом. 4.17

Поз.	Наименование	Марка	Кол.	Масса ед., кг	Примеч.
1	Архитектурный лючок для подключений аудио- и видеосигналов	Extron Cable Cubby 700	1		
2	Монитор преподавателя	Dell P2314T	1		
3	Громкоговоритель-колонна	JBL CBT 50LA-1	2		
3.1	Адаптер для установки на трубу 35мм	MTC-CBT-SMB1	2		
3.2	Стойка	EUROMET BS/52-TE	2		
4	Шкаф телекоммуникационный в сборе	Hyperline TWFS-FC-1266-GP-RAL9004	1		
5	Стол преподавателя	Изделие индивидуального изготовления Ascreen 0415	1		
6	Настольное крепление для сенсорной панели	Vogels PTS1215 + PTA3003	1		
7	Планшет	Apple Ipad mini 2 ME277RU/A	1		
8	Документ-камера	Qomo QD3900	1		
9	ЖК-панель 75"		1		
10	Стойка напольная для ЖК-панели		1		
12.17	Моноблок 21,5"	Forsite W22i3450M	11		


Вид А М (1:50)

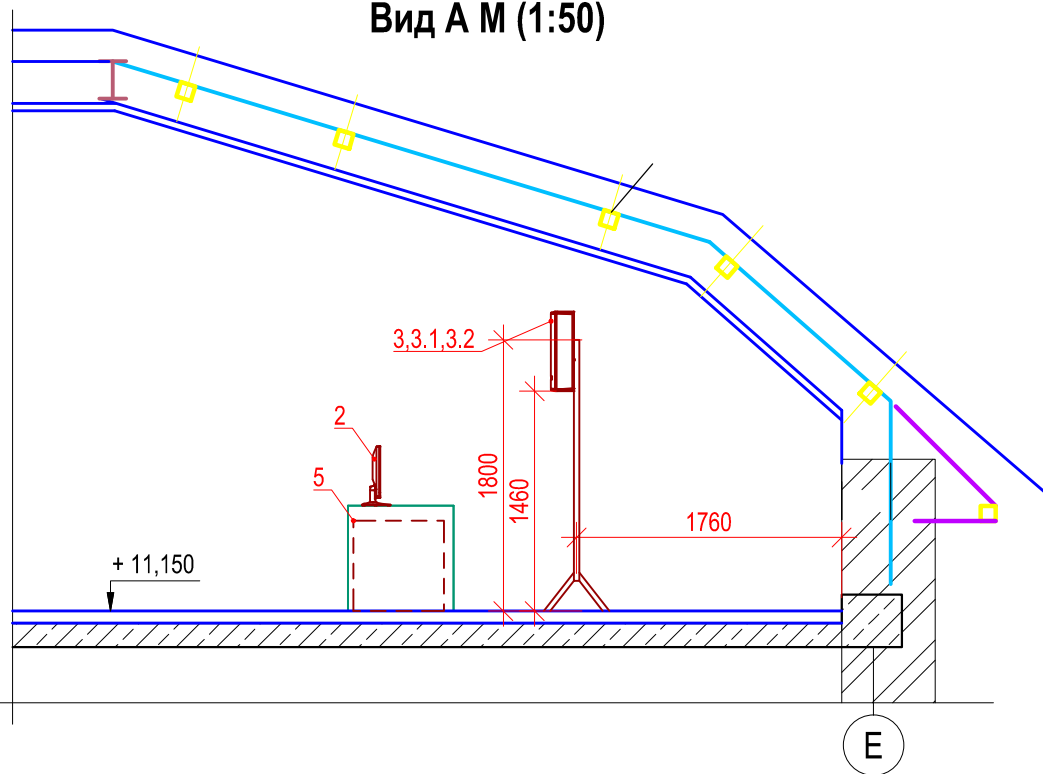

2016-BA-CC3.C7.1.4.16(17)

Реконструкция здания, расположенного по адресу: г.Санкт-Петербург, пер.Чернорецкий, д.4-6, литера А, инв.№11000007					
Изм.	Кол.уч.	Лист	№ док.	Подп.	Дата
Разраб.		Ксенофонтов			01.18
Проверил	Бабоед				01.18
Н. контр.	Бабоед				01.18
Исполнительная схема расположения оборудования в пом.4.16 и 4.17					
Система мультимедийного обеспечения					
ИД					
Лист					
1					
ООО "Аскрин" Санкт-Петербург					


Выкопировка из плана мансарды. Пом. 4.21. М (1:50)

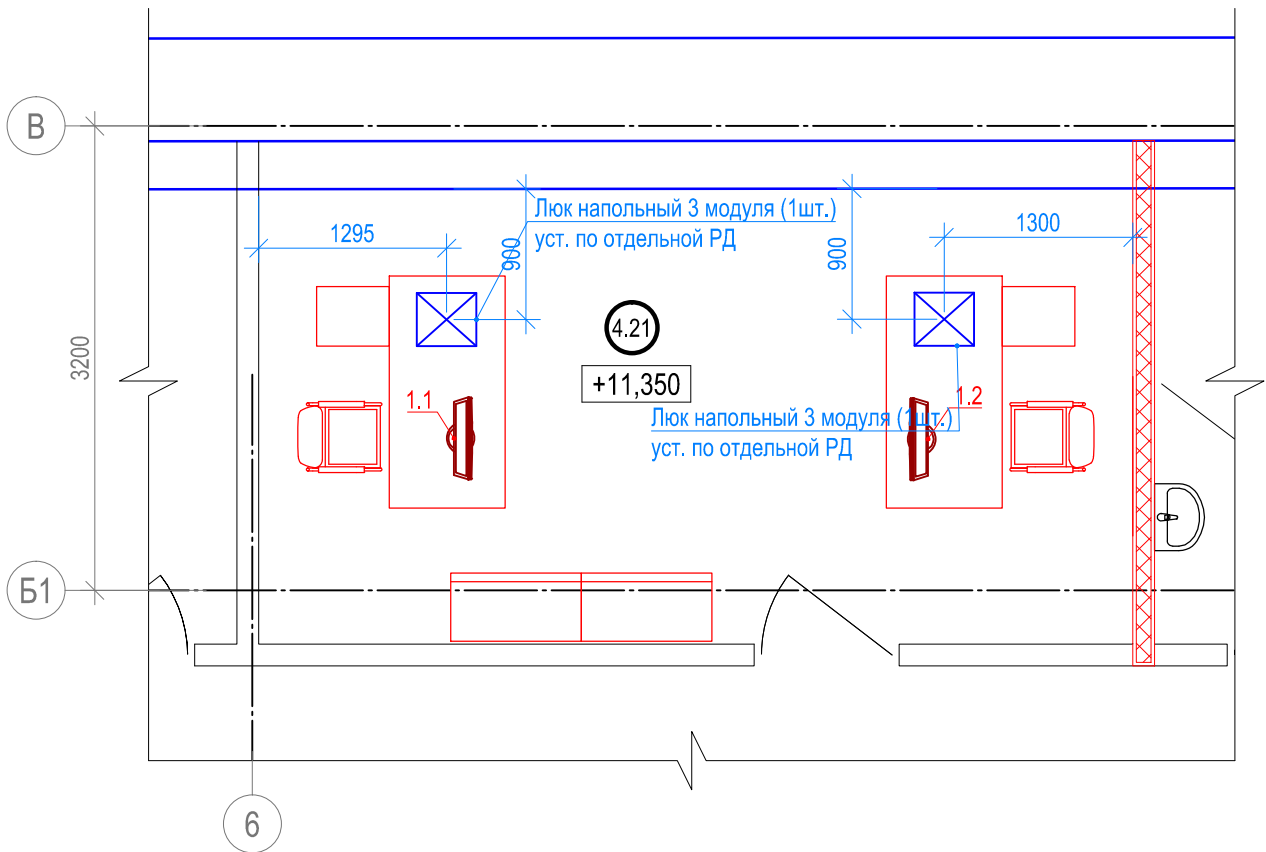

Примечания:
1. За отметку +11,350 принята отметка чистого пола помещения.
2. Высота установки оборудования указана до нижнего края.

Экспликация помещений (мансарда)

№№	Наименование	Площадь м2	Категория по взрыво-пожароопасности
4.21	Помещение кафедры	20,89	

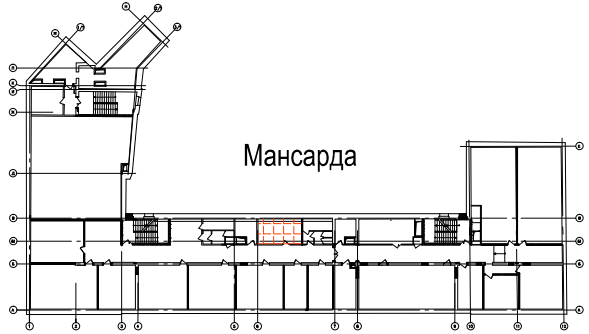

Исполнительная ведомость установленного оборудования в пом. 4.21

Поз.	Наименование	Марка, тип	Кол.	Масса ед., кг	Примеч.
1	Моноблок 24" без ОС	Forsite W24i5810DM	2		
2016-BA-CC3.C7.1.4.21					
Реконструкция здания, расположенного по адресу: г.Санкт-Петербург, пер.Чернорецкий, д.4-6, литера А, инв.№11000007					
Изм.	Кол.уч.	Лист	№ док.	Подп.	Дата
Разраб.		Ксенофонтов			01.18
Проверил		Бабоед			01.18
Н. контр.		Бабоед			01.18
Система мультимедийного обеспечения				Стадия	Лист
				ИД	Листов
Исполнительная схема расположения оборудования в пом. 4.21				ООО "Аскрин" Санкт-Петербург	